


電気

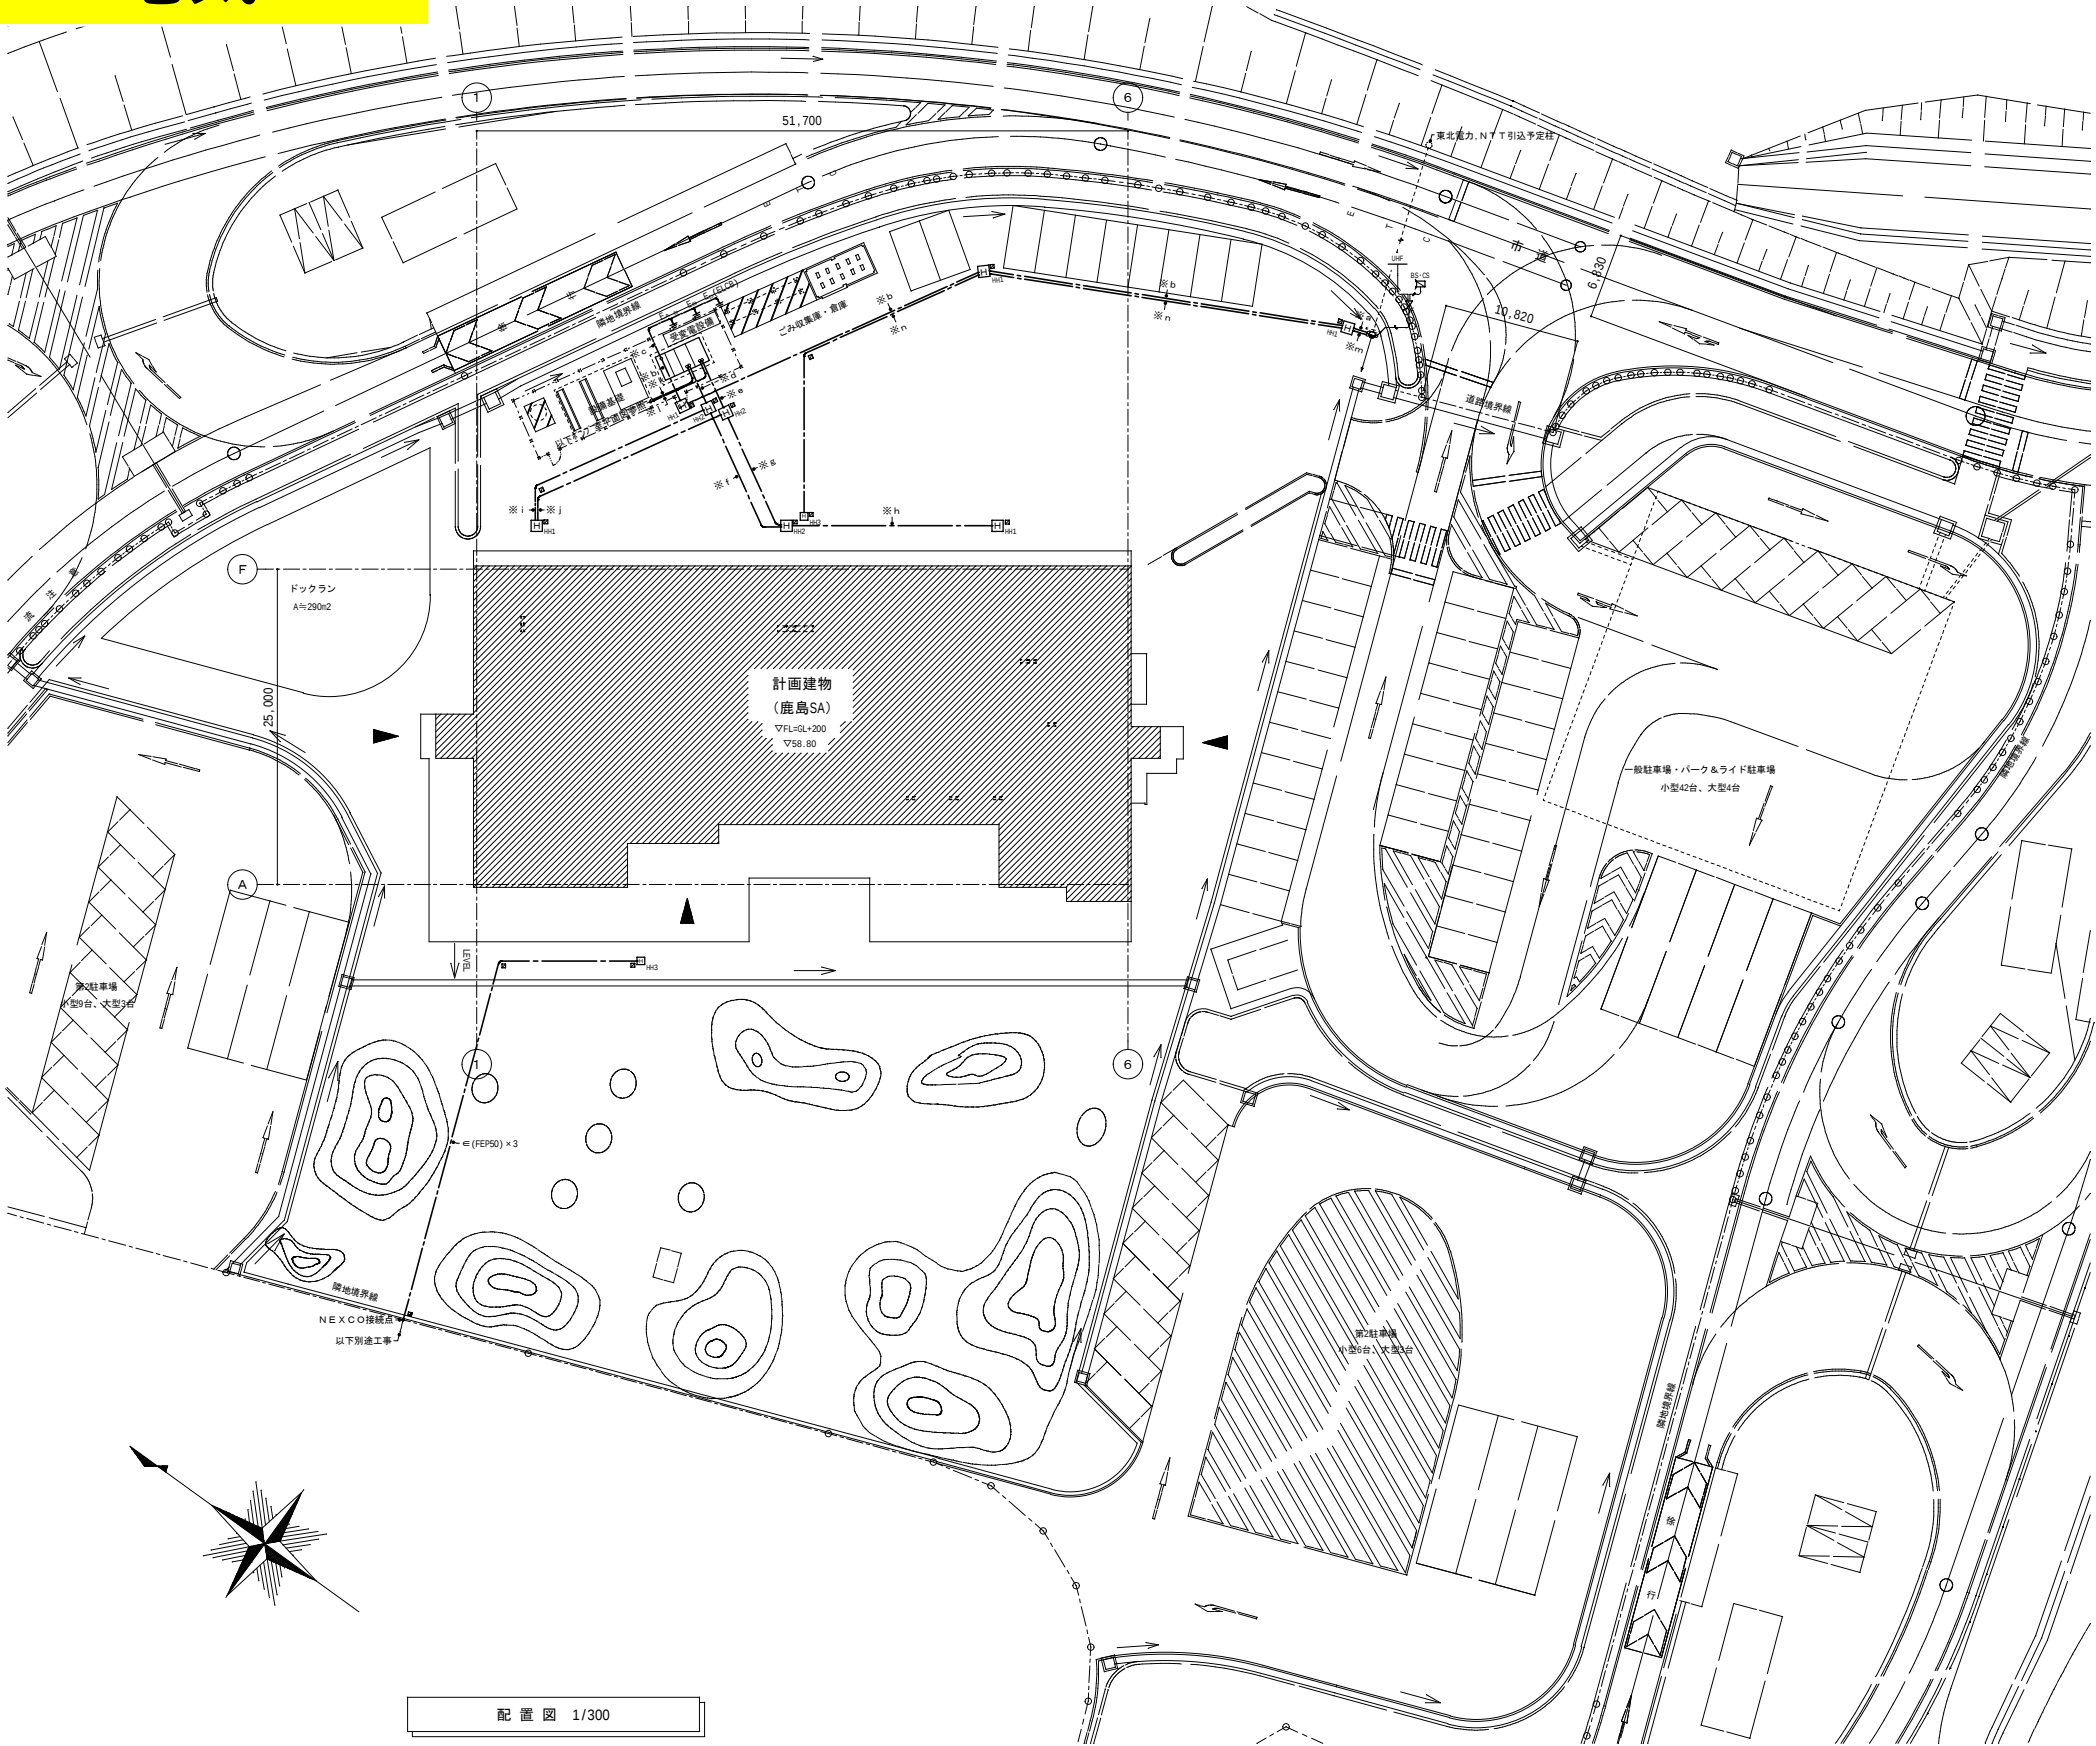

受電設備 特記事項

1. 受電設備は別図参照。

2. コンクリート基礎及びフェンスは建築工事とする。

3. フェンス内に消火器（ABC粉末10型）1本見込む。
[屋外消火器ステンレスボックス（1本収納用）共]

4. フェンスに表示板（アルミ製）取付

・受電設備

・立入禁止

※ a = GAVEN-CET38° (FEP80)・(PE70)・・・高圧引込
※ b = GAVEN-CET38° (FEP80)・・・高圧引込
※ c = ESB・E22° (FEP90)・・・E₁, E₂, E₃, E₄ (ELCB)
※ d = EM-CET100° E22° × 2 (FEP65)・・・LP-1-1(L)
EM-CET14° (FEP40)・・・LP-1-1(L), X3H (No.1)
EM-CET14° (FEP40)・・・LP-1-1(L), X3H (No.2)
EM-CET60° (FEP65)・・・LP-1-2(L)
EM-CET100° (FEP65)・・・LP-1-3(L)
EM-CET60° (FEP65)・・・LP-1-1, -T2, -T3(L)
EM-CET60° (FEP65)・・・L-1-1
※ e = (FEP65) × 2・・・ヨビ
※ f = EM-CET100° (FEP65)・・・LP-1-1(P)
EM-CET100° (FEP65)・・・LP-1-2(P)
EM-CET100° (FEP65)・・・LP-1-3(P)
EM-CET60° (FEP65)・・・LP-1-1, -T2, -T3(P)
※ g = (FEP30)・・・ヨビ
※ h = ECE2 0°-2C × 2 (FEP40)・・・警報
※ i = (FEP65) × 2・・・ヨビ
※ j = EM-CET100° E22° × 2 (FEP65)・・・LP-1-1(L)
EM-CET14° (FEP40)・・・LP-1-1(L), X3H (No.1)
EM-CET14° (FEP40)・・・LP-1-1(L), X3H (No.2)
EM-CET60° (FEP65)・・・LP-1-2(L)
EM-CET60° (FEP65)・・・LP-1-1, -T2, -T3(L)
EM-CET60° (FEP65)・・・L-1-1
※ k = (FEP65)・・・ヨビ
※ l = EM-CET100° (FEP65)・・・LP-1-1(P)
EM-CET100° (FEP65)・・・LP-1-2(P)
EM-CET60° (FEP65)・・・LP-1-1, -T2, -T3(P)
※ m = (FEP30)・・・ヨビ
※ n = ECE2 0°-2C × 2 (FEP40)・・・警報
※ o = (FEP65) × 2・・・ヨビ
※ p = EM-CET60° E22° × 2 (FEP65)・・・LP-1-2(L)
EM-CET60° (FEP65)・・・LP-1-1, -T2, -T3(L)
EM-CET60° (FEP65)・・・L-1-1
EM-CET100° (FEP65)・・・LP-1-2(P)
EM-CET60° (FEP65)・・・LP-1-1, -T2, -T3(P)
※ q = (FEP65)・・・ヨビ
※ r = EM-CET100° E22° × 2 (FEP65)・・・LP-1-3(L)
※ s = (FEP65)・・・ヨビ
※ t = EM-CET150° (FEP80)・・・LP-1-3(P)
※ u = (FEP65)・・・ヨビ
※ v = EM-CES 5°-3C, ES 5° × 2 (FEP30)・・・LP-P(L)
※ w = EM-CES 0°-3C (FEP30)・・・LP-P(P)
EM-CES2 0°-2C (FEP30)・・・警報
※ x = (FEP40) × 2・(PE36) × 2・・・電話引込(光, 93)
※ y = S-TC-R (FEP30)・(PE28)・・・テレビ
※ z = (FEP40) × 2・・・電話引込(光, 93)
※ aa = S-TC-R (FEP30)・・・テレビ
※ ab = (FEP40)・・・ヨビ

配置図 1/300

事務所登録

1級建築士事務所 知事登録

管理建築士

1級建築士(大臣)登録

検図

工事名称

サービスエリア活用拠点施設建設工事

DATE

2014.3

図面番号

SCALE

A1 : 1/300

A3 : 1/600

E-05

図面名称

屋外電気設備 配置図

水道

平面図 S=1:500

南相馬市鹿島区
浮畑字もみの木沢

不瀬水分岐工
DCIPφ250×φ150(RP)

HI LRRVP φ150 L=10m

HI I LRRVP φ150 L=358.8m(南相馬市・NEXCO)

HI LRRVP φ150 L=130.00m

配水管	耐摩損性硬質塩化ビニル管(ロング継ぎ手)(HI LRRVP)	m	683.29
(南相馬市・NEXCO)	HI LRR VP φ150	m	385.90
(南相馬市)	HI LRR VP φ150	m	130.00
(NEXCO)	HI LRR VP φ100	m	131.50
(南相馬市)	HI LRR VP φ100	m	32.39
不瀬水分岐工	DCIP用φ250×φ150 箇所	1.0	
完全弁工(南相馬市・NEXCO)	高排気弁(標準型) φ150×φ75 箇所	1.0	
排水弁工(南相馬市・NEXCO)	φ150×φ75-仕切弁 φ75 箇所	1.0	
排水弁工(南相馬市)	φ150×φ75-仕切弁 φ75 箇所	1.0	
排水弁工(NEXCO)	φ100×φ75-仕切弁 φ75 箇所	1.0	
地上式消火栓工	DCIP用φ250×φ150 箇所	1.0	
量水器工(南相馬市)	φ100×大型量水器80x共φ50 箇所	1.0	
量水器工(NEXCO)	φ100×大型量水器80x共φ50 箇所	1.0	

水道計画書 年度 工事番号 号

南相馬市「C32」V7 南相馬市鹿島区浮畑字もみの木沢地区

平面図

縮尺 1:500 図面番号 1/10



設計 〇〇〇 監修 〇〇〇

福島県南相馬市

[illegible]


1:500 下水道

05.220m i=46.00‰

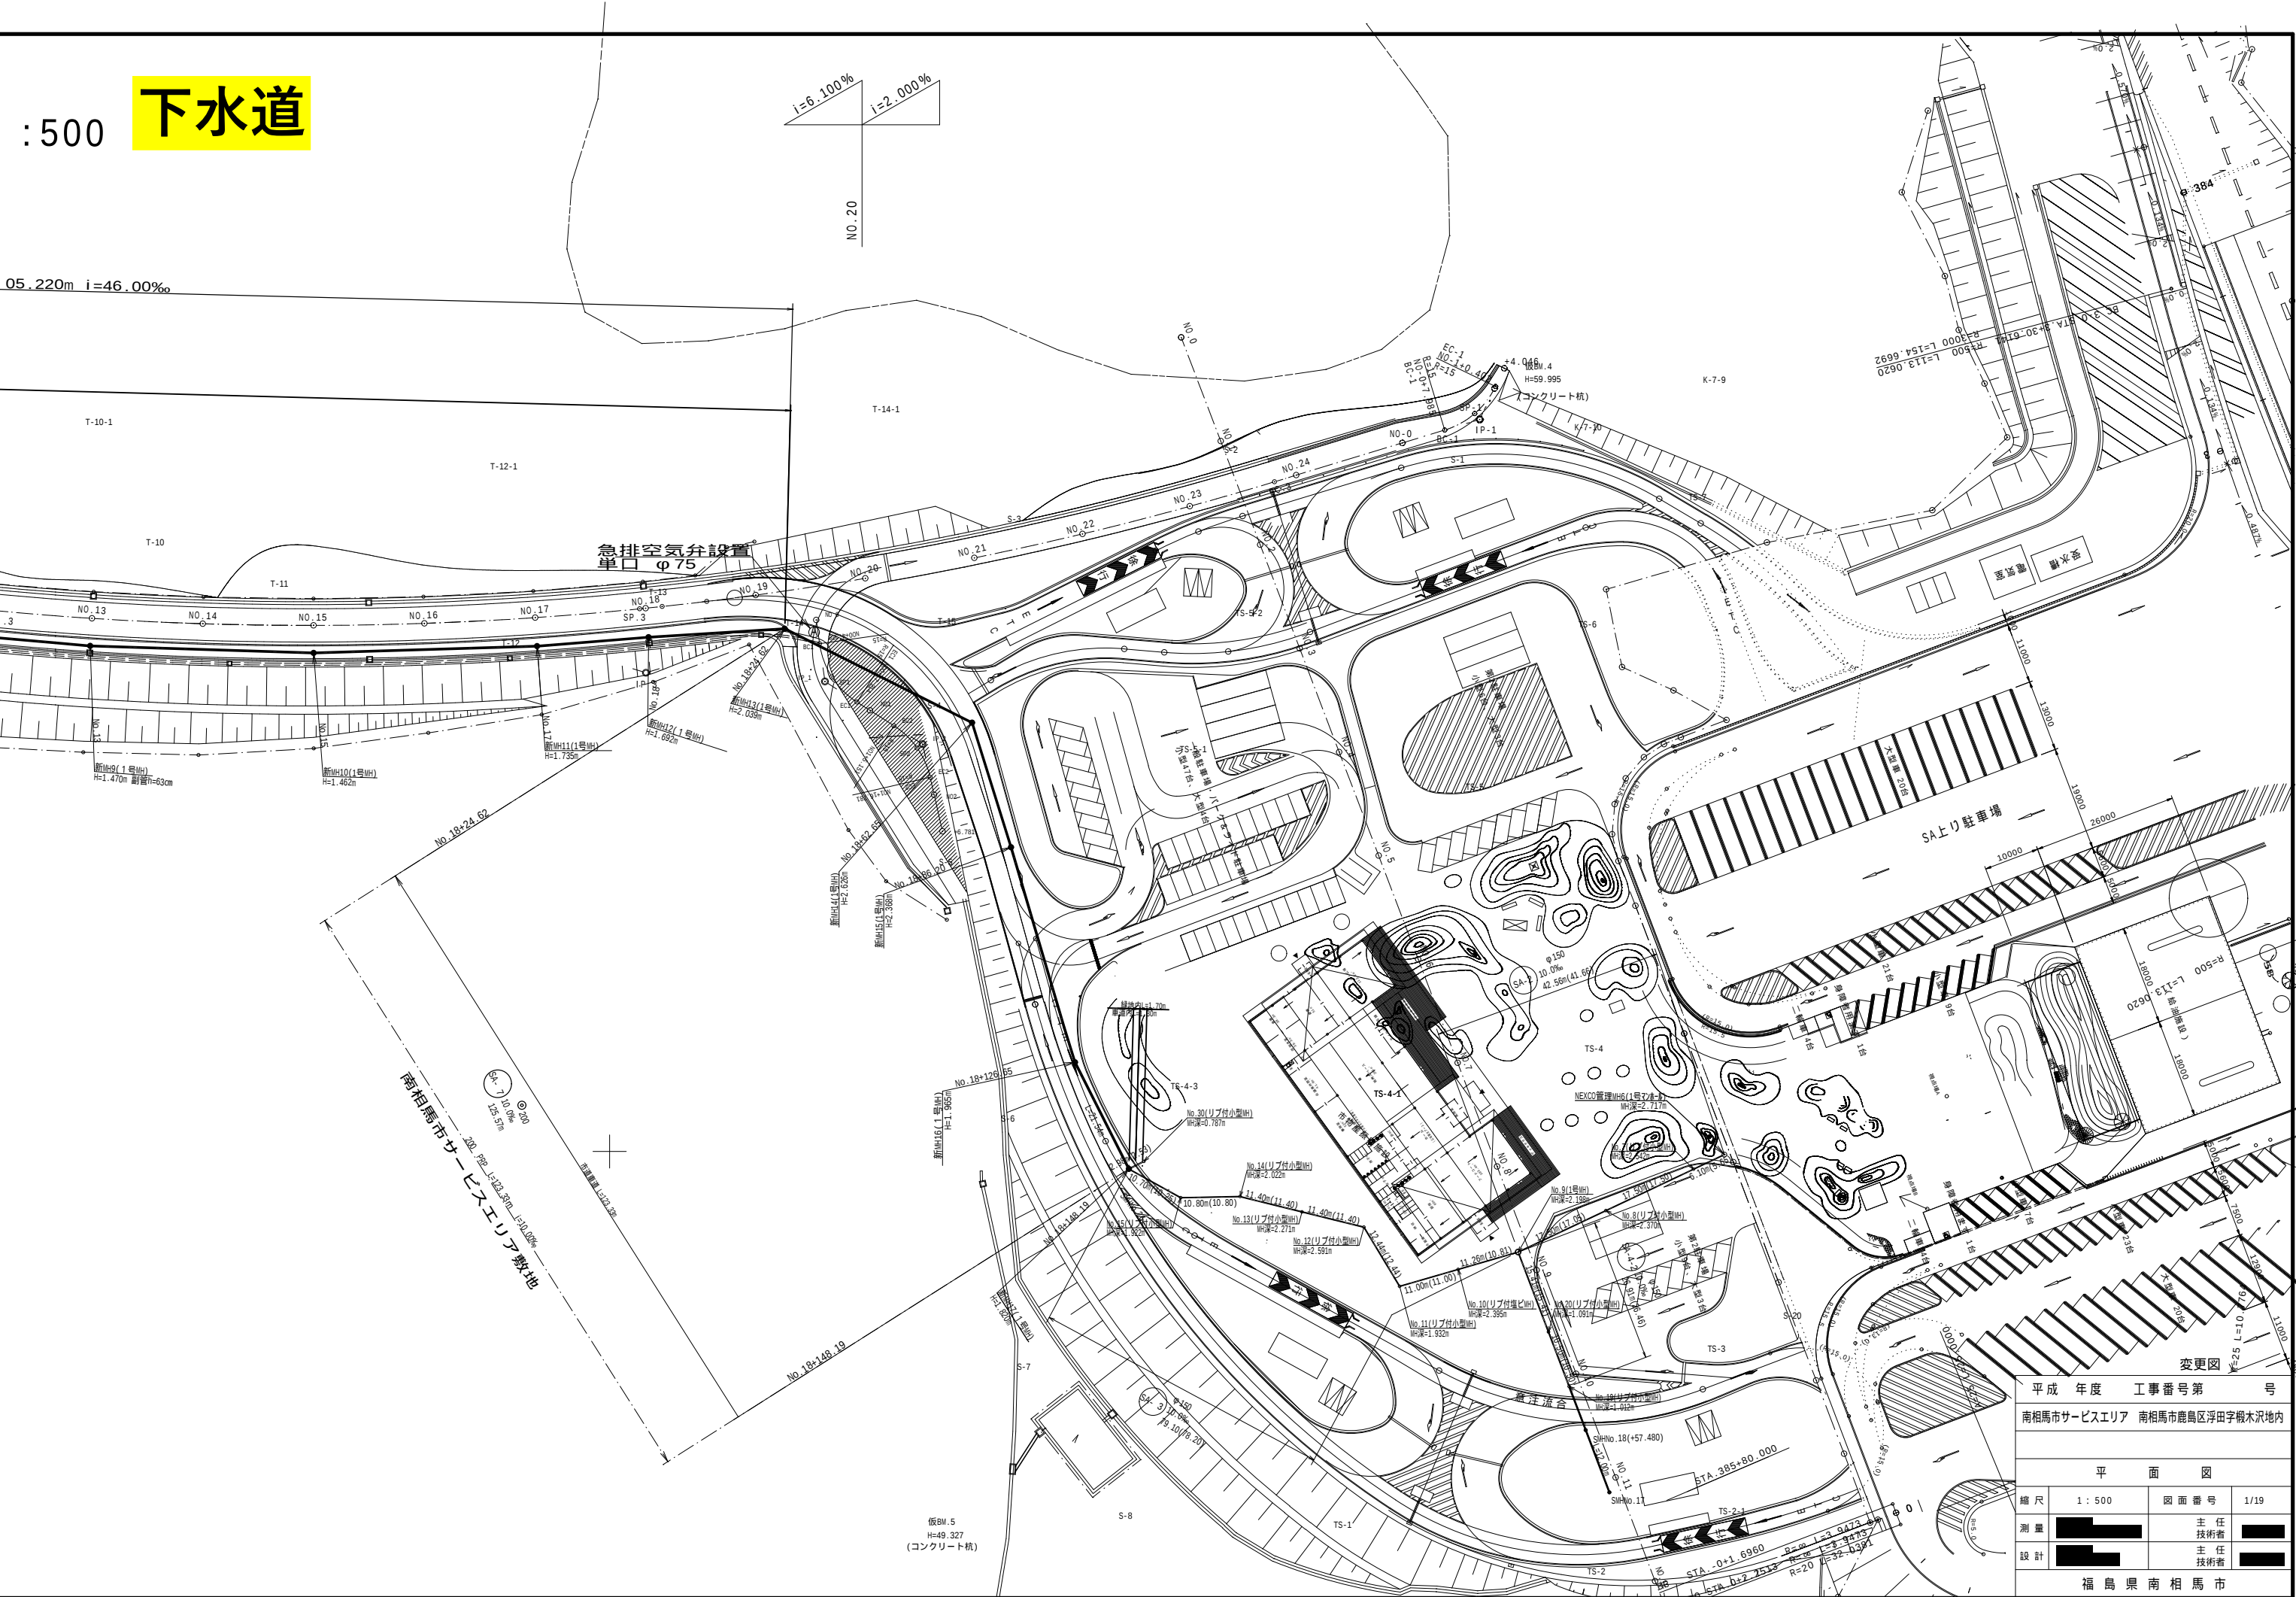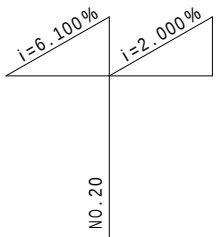

南相馬市サービスエリア敷地

変更図			
平成	年度	工事番号第	号
南相馬市サービスエリア 南相馬市鹿島区浮田字飯木沢地内			
平面図			
縮尺	1:500	図面番号	1/19
測量		主任技術者	
設計		主任技術者	
福島県南相馬市			

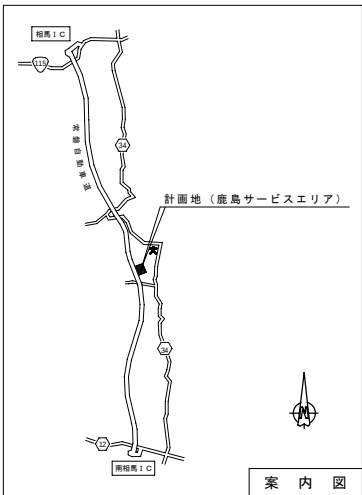

事務所登録	管理建築士		検 図	製 図	工事名称	サービスエリア活用拠点施設建設機械設備工事	DATE 2014.3	図面番号
1級建築士事務所	1級建築士(大臣)登録				図面名称	配 置 図 ・ 屋外配管図	SCALE A1: 1/400 A3: 1/800	M-05