


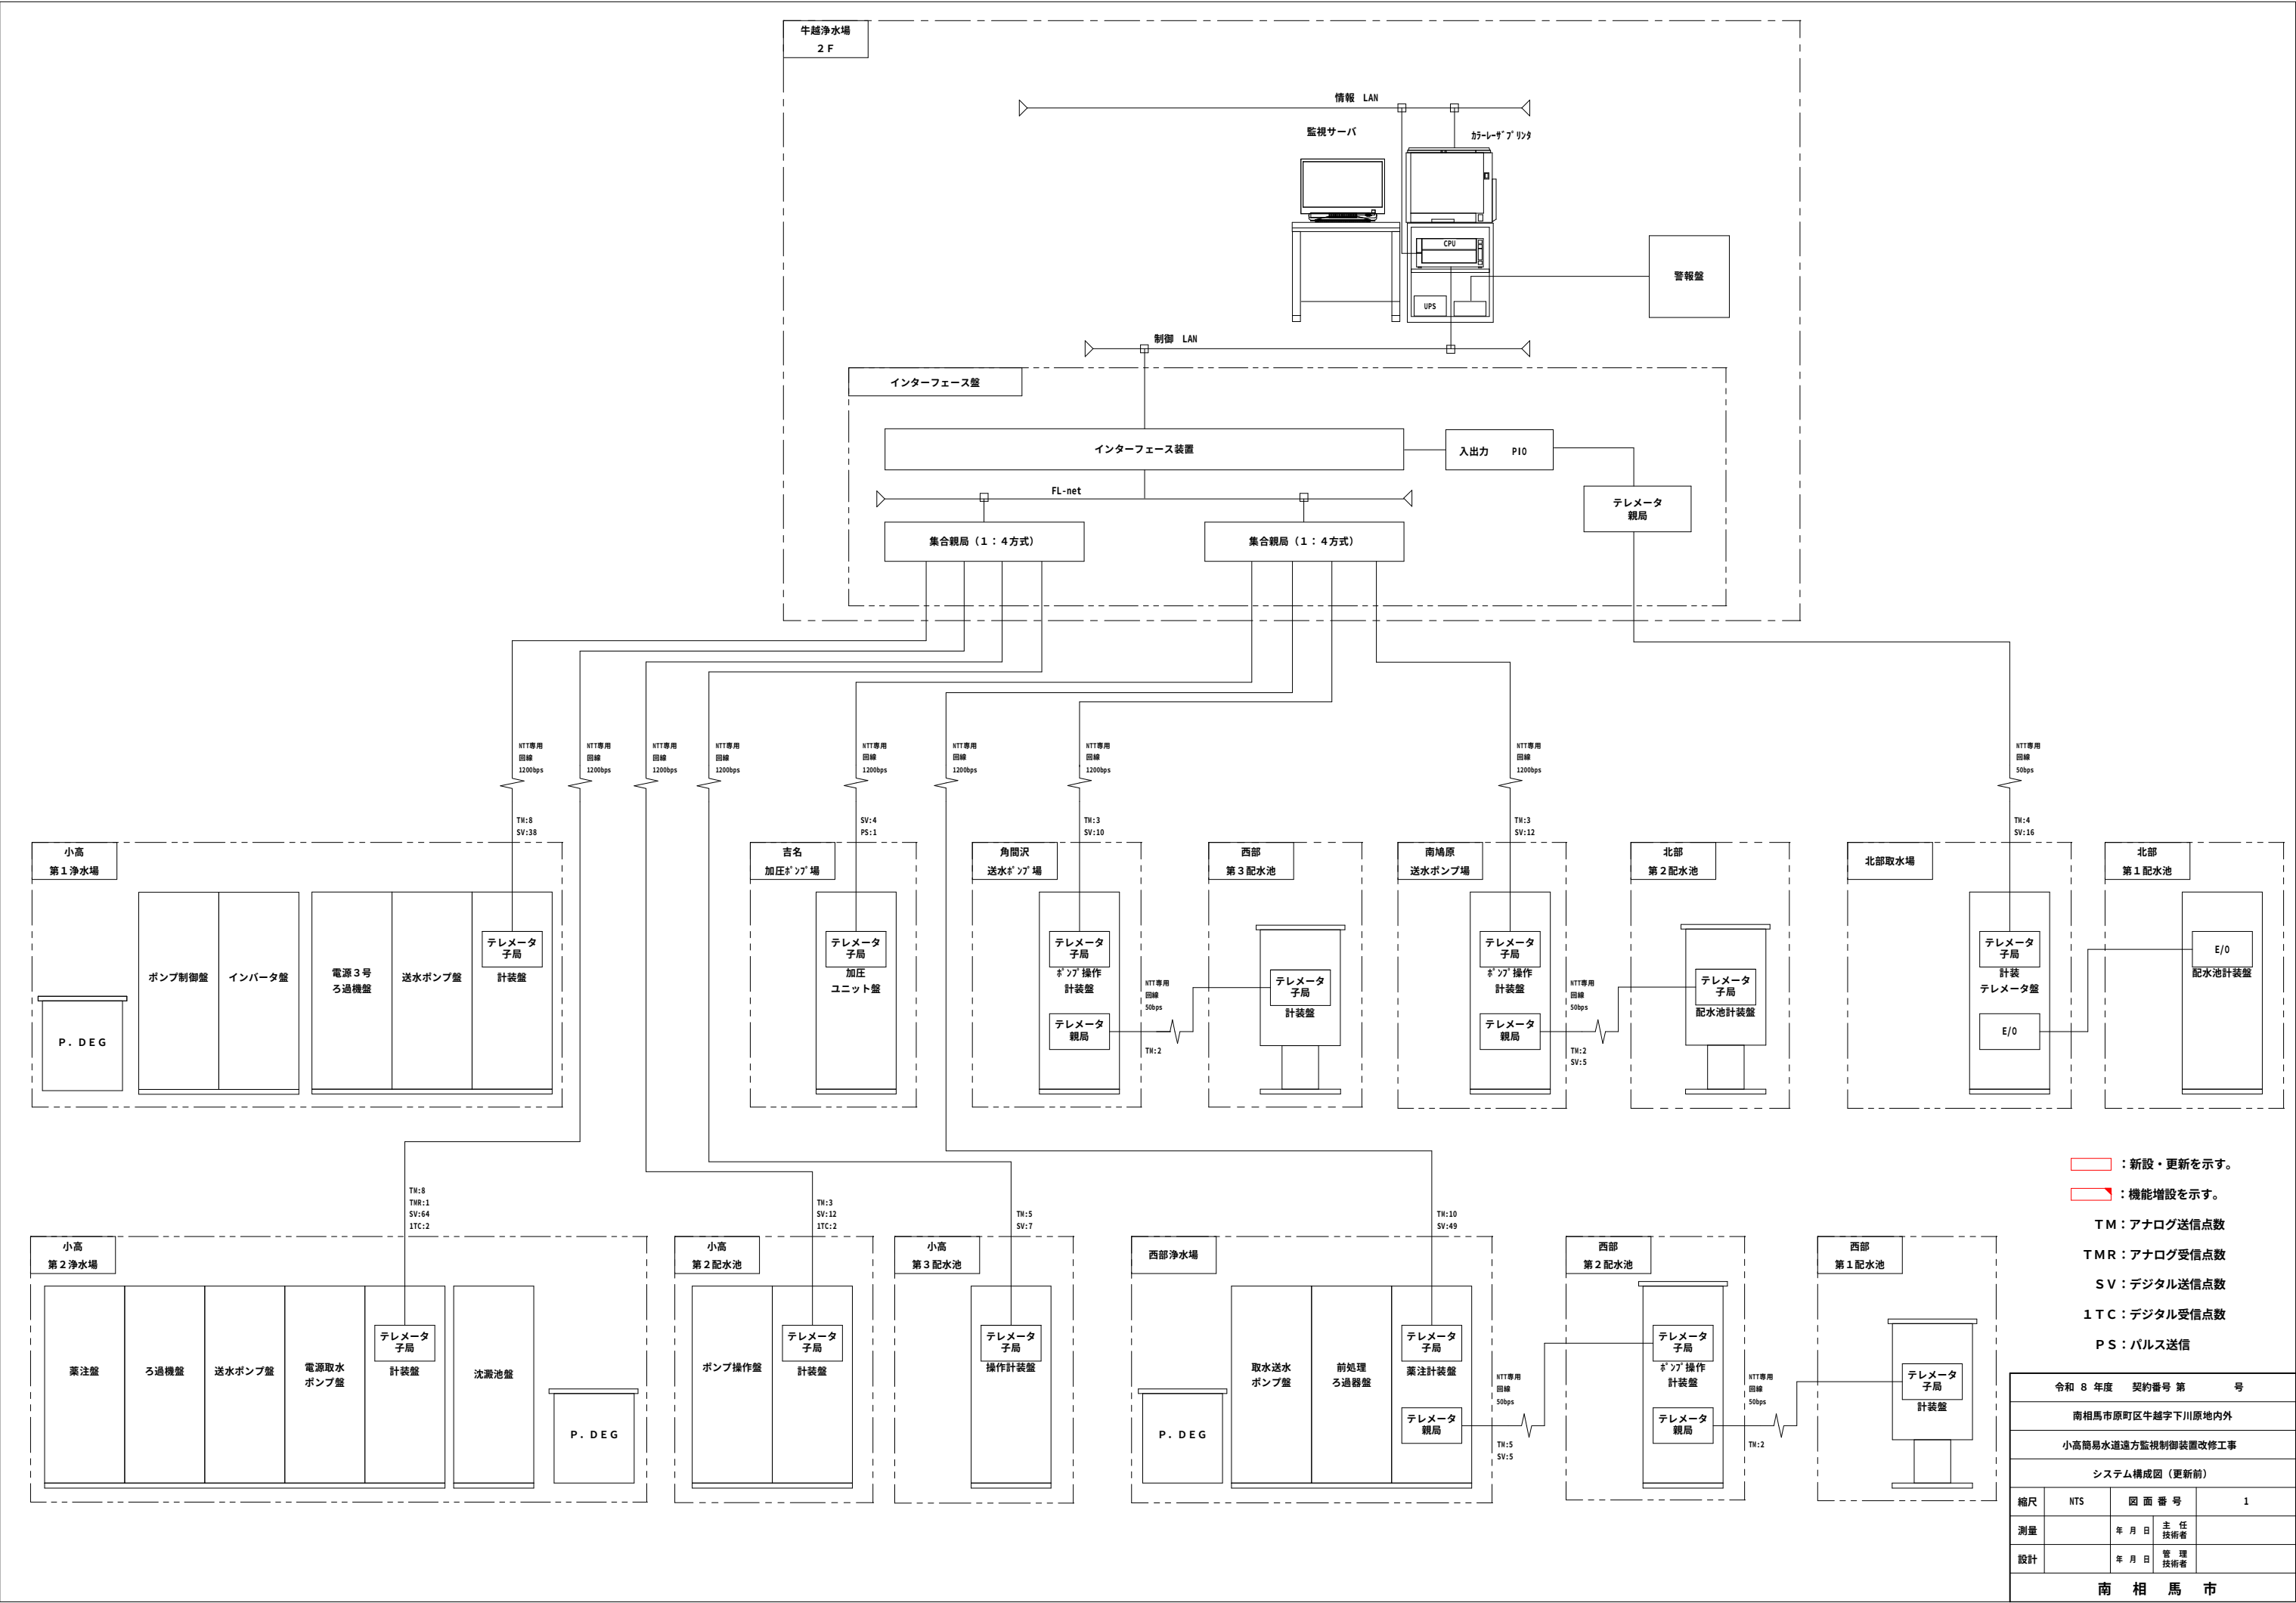

：新設・更新を示す。

：機能増設を示す。

TM：アナログ送信点数


TMR：アナログ受信点数

SV：デジタル送信点数

1TC：デジタル受信点数

PS：パルス送信

令和 8 年度 契約番号 第 号			
南相馬市原町区牛越字下川原地内外			
小高簡易水道遠方監視制御装置改修工事			
システム構成図（更新前）			
縮尺	NTS	図 面 番 号	1
測量	年 月 日	主 任 技 術 者	
設計	年 月 日	管 理 技 術 者	
南 相 馬 市			

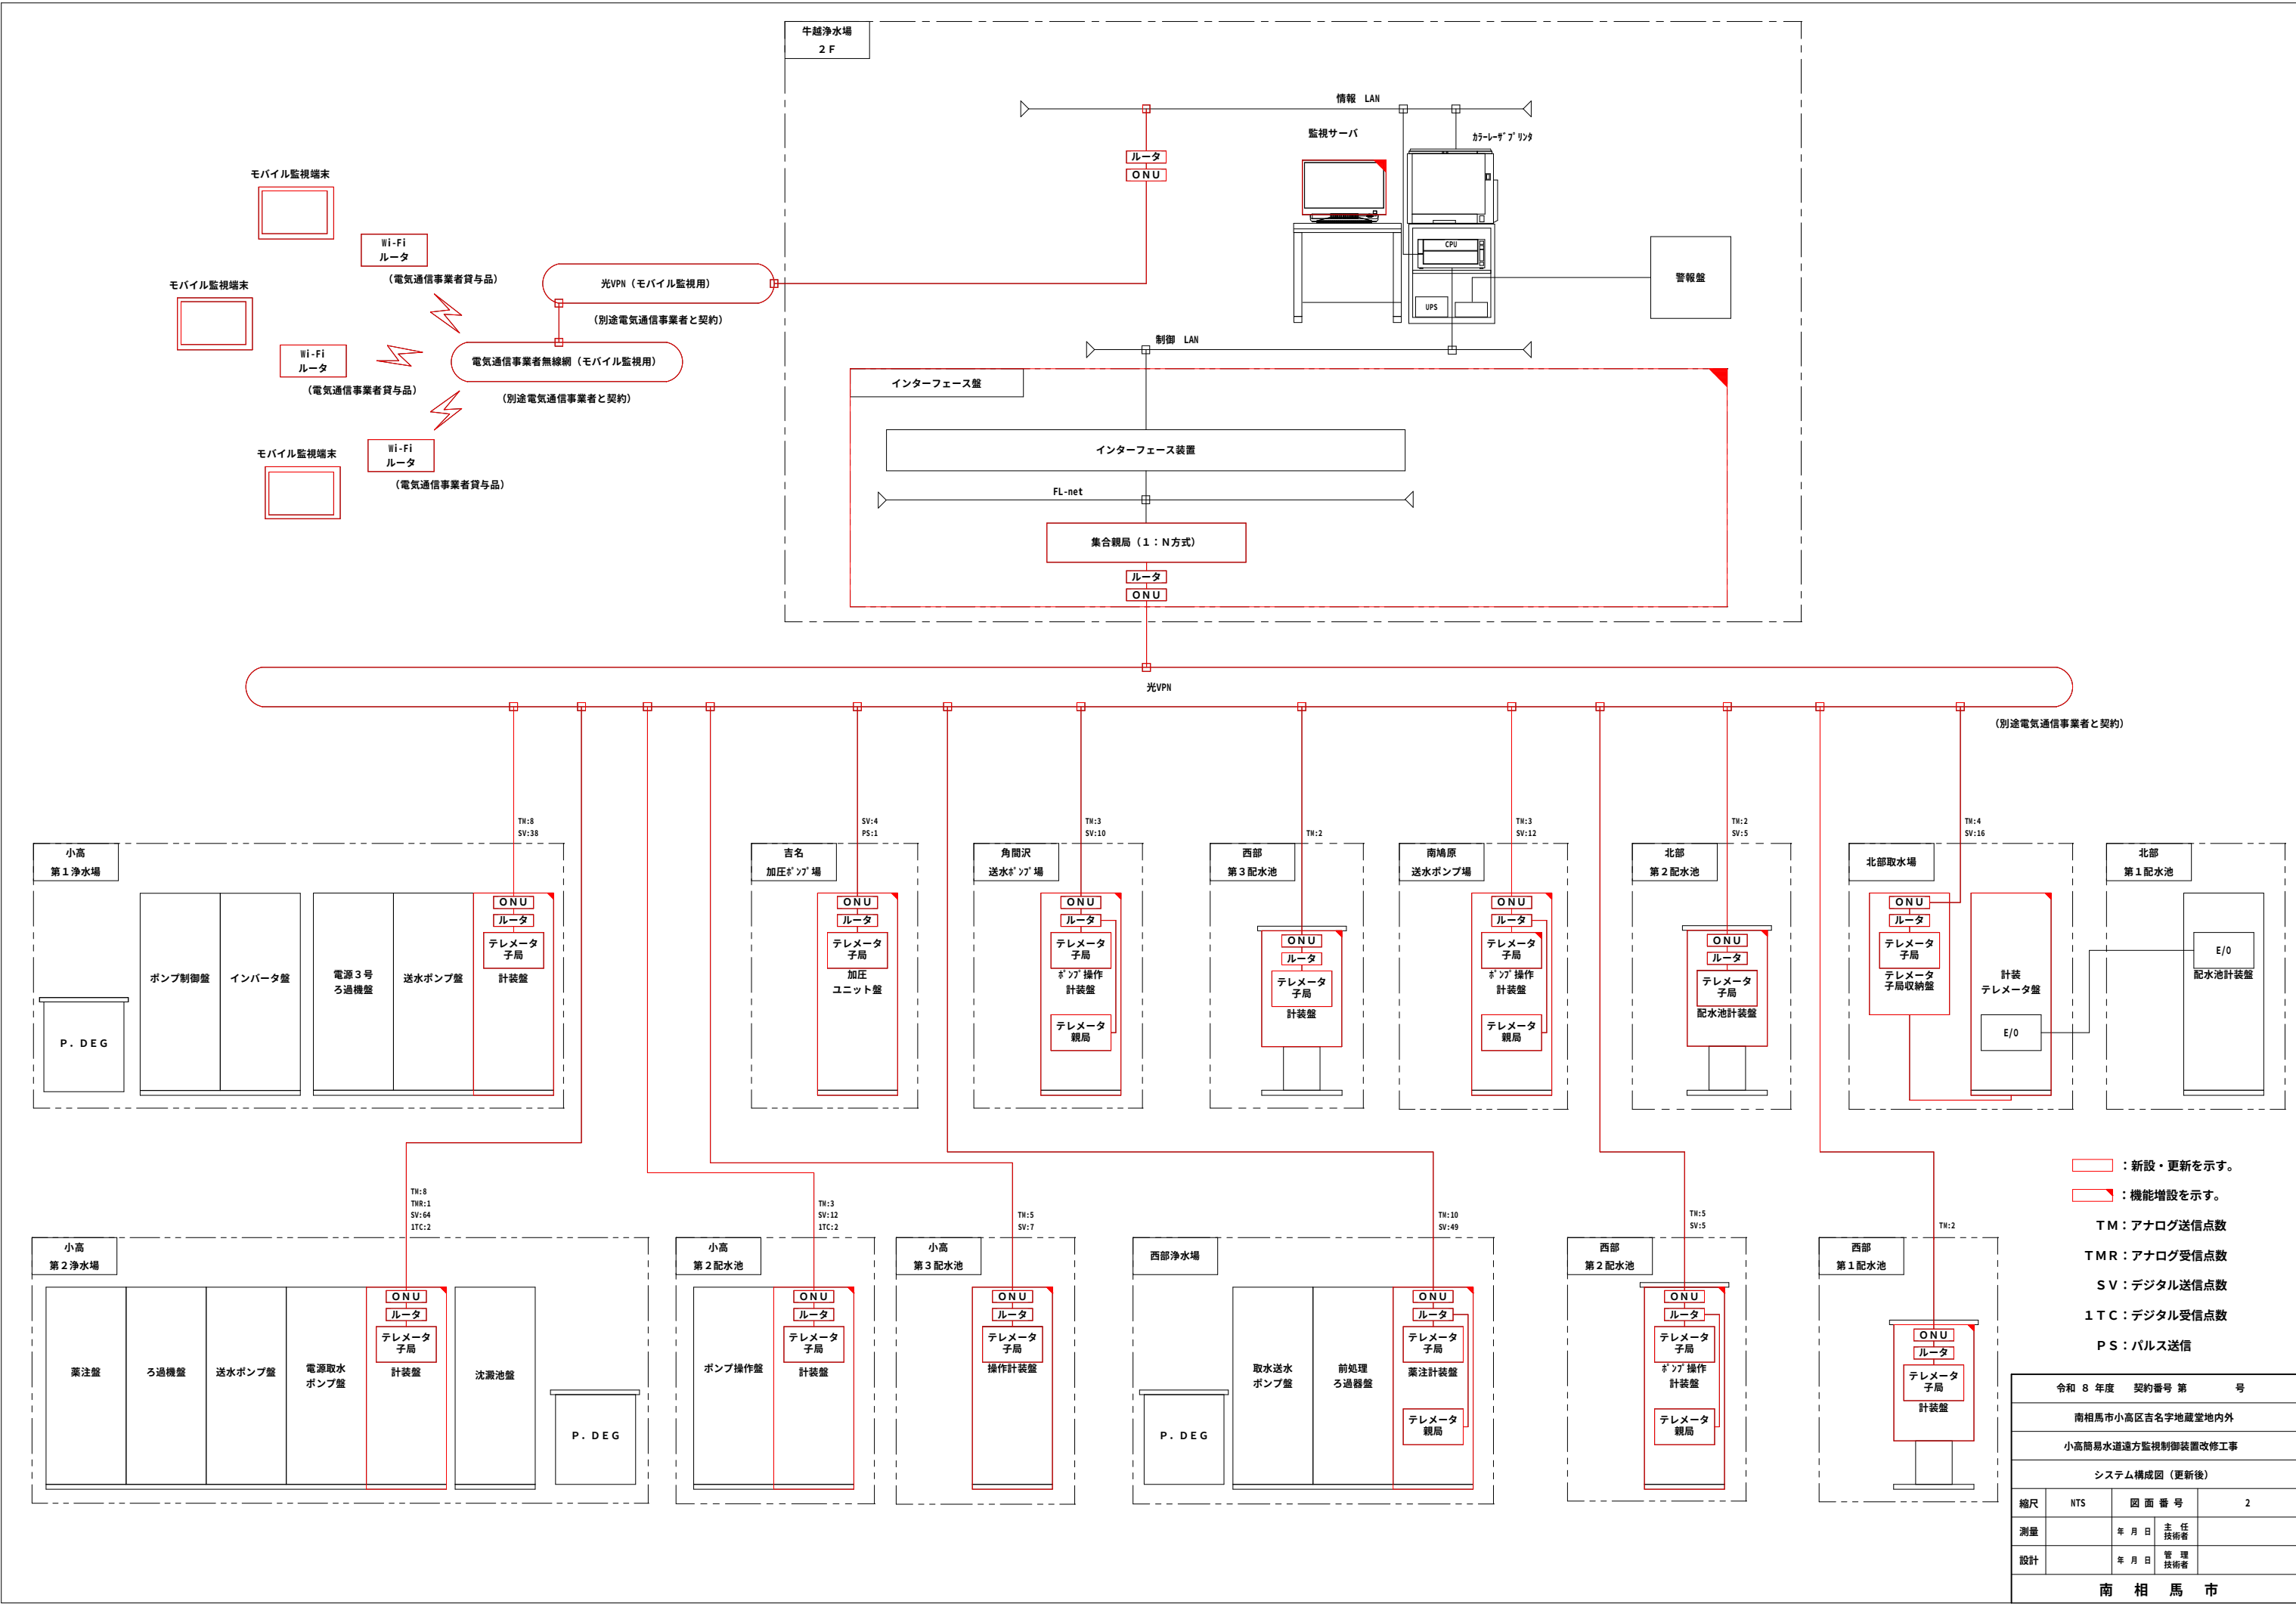

：新設・更新を示す。

：機能増設を示す。

TM：アナログ送信点数

TMR：アナログ受信点数


SV：デジタル送信点数

1TC：デジタル受信点数

PS：パルス送信


令和 8 年度 契約番号 第 号			
南相馬市小高区吉名字地蔵堂地内外			
小高簡易水道遠方監視制御装置改修工事			
システム構成図（更新後）			
縮尺	NTS	図 面 番 号	2
測量	年月日	主任技術者	
設計	年月日	管理技術者	
南 相 馬 市			

牛越浄水場 管理棟2階平面図 S=1:50

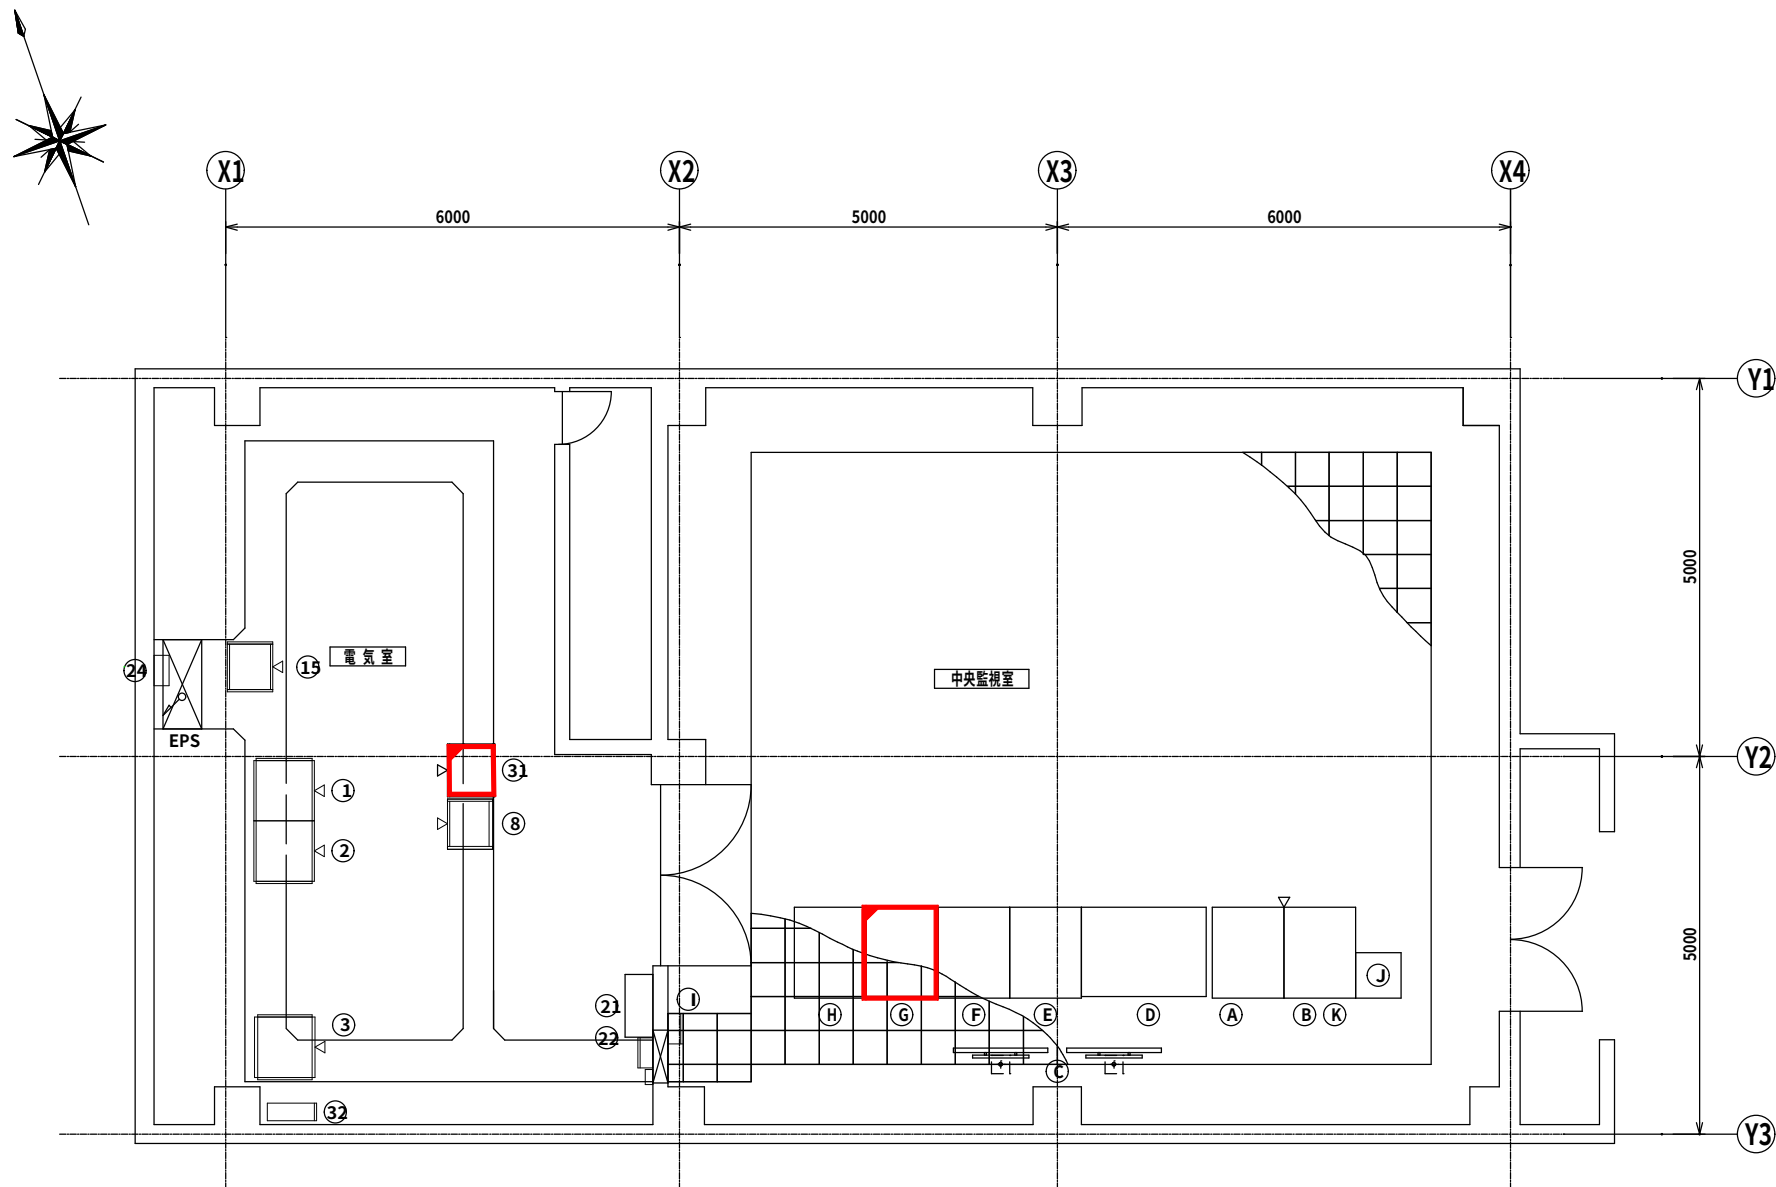

注 記

1. は、新設・更新を示す。
2. は、機能増設を示す。

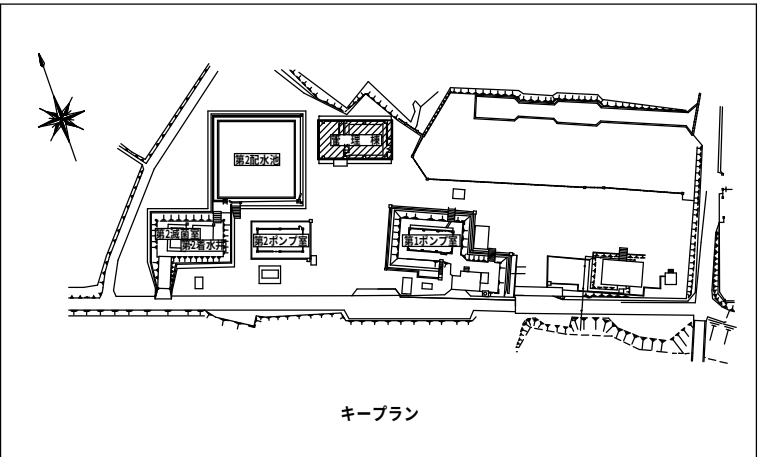



機器リスト

No.	製品番号	盤 名 称	備 考
①	LP.7N	低圧電源分岐盤 (1)	既 設
②	LP.8N	低圧電源分岐盤 (2)	〃
③	DCN	直流電源盤	〃
⑧	PSC2A	(計装兼) 場外インターフェイス盤	既 設
⑮	SQC	CP-3550 CPU盤	既 設
⑳	P-1	建築付帯動力盤	既 設
㉒		切替盤	既 設
㉔		保安器盤	既 設
㉓	CB.1	インターフェイス盤(小高系)	機能増設
㉔		ミニUPS	既 設
A	LCD.1	LCD監視装置	既 設
B	PR	表示用PC	〃
C	LCD.3	大型液晶モニター	〃
D	CAP	ITV	〃
E	LCD.2	LCD監視装置 (工業用水道)	〃
F	PRT2	プリンタ (工業用水道)	〃
G	POC1	LCD監視装置 (小高系)	機能増設
H	PR-3	プリンタ (小高系)	既 設
I	L-2	電灯盤	〃
J	LTW1	プリンタ	〃
K	PC.1	配水予測PC	〃

施設名	牛 越 浄 水 場
-----	-----------

令和 8 年度 契約番号 第 号			
南相馬市原町区牛越字下川原地内			
小高簡易水道遠方監視制御装置改修工事			
牛越浄水場管理棟2階平面図			
縮尺	図 示	図 面 番 号	3
測量		年 月 日 主 任 技 術 者	
設計		年 月 日 管 理 技 術 者	
南 相 馬 市			

小高第1浄水場 管理棟2階平面図 S=1:20

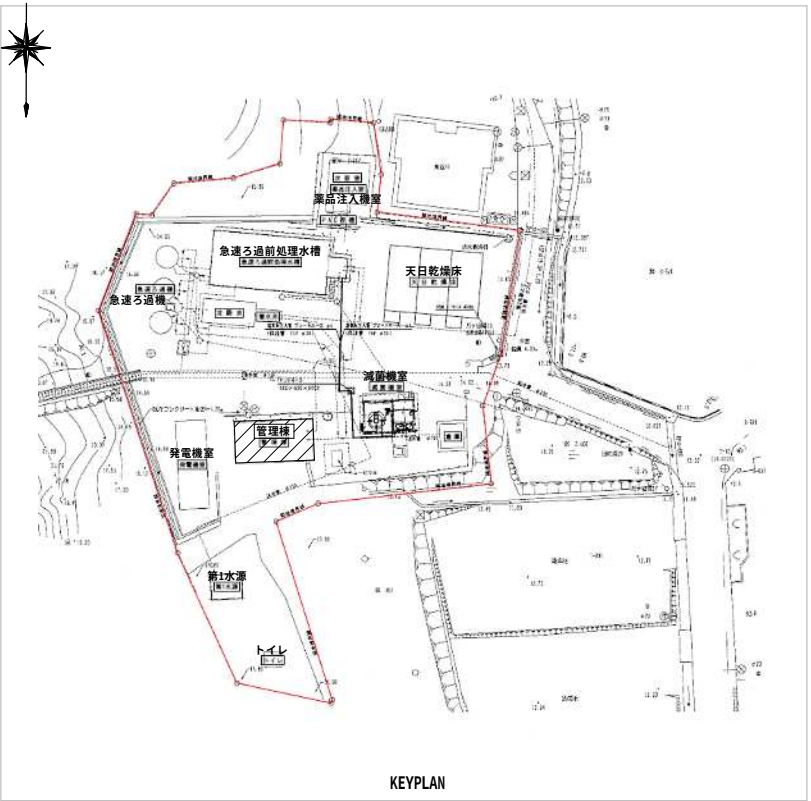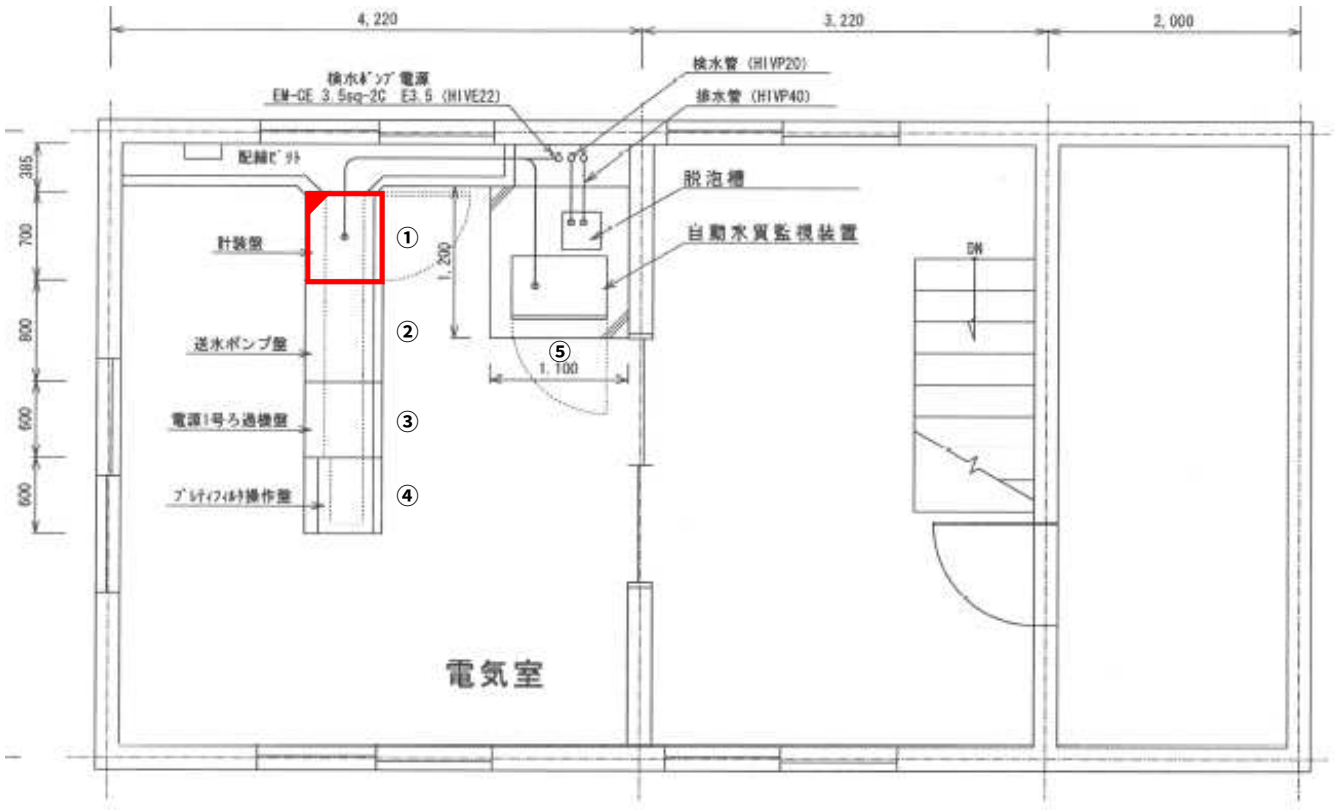

機器リスト

No.	製品番号	盤名称	備考
①		計装盤	機能増設
②		送水ポンプ盤	既設
③		電源3号ろ過機盤	〃
④		プレティフィルター制御盤	〃
⑤		自動水質監視装置	〃



注記

1. は、新設・更新を示す。
2. は、機能増設を示す。

施設名	小高第1浄水場
-----	---------

令和8年度 工事番号 第 号			
南相馬市小高区吉名字岩屋堂地内			
小高簡易水道遠方監視制御装置改修工事			
小高第1浄水場 管理棟2階平面図			
縮尺	図示	図面番号	4
測量	年月日	主任技術者	
設計	年月日	管理技術者	
南相馬市			

小高第2浄水場 管理棟平面図 S=1:50

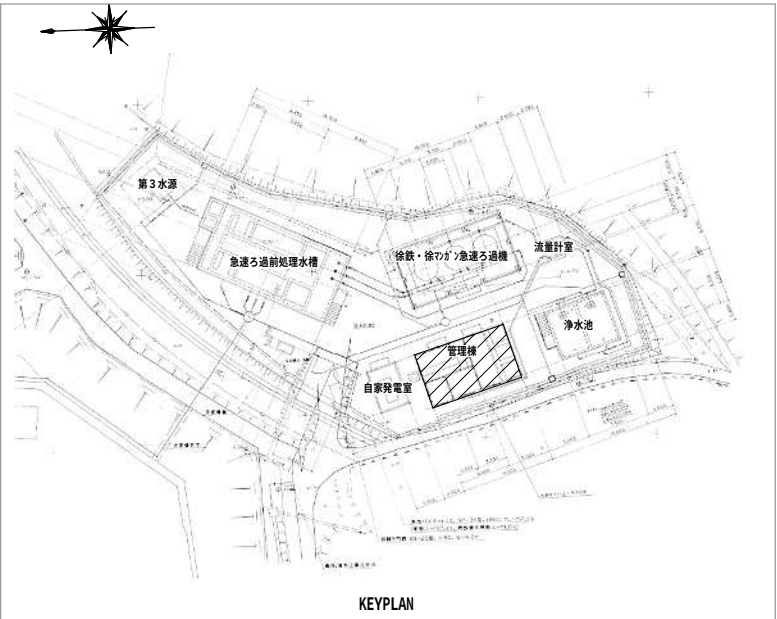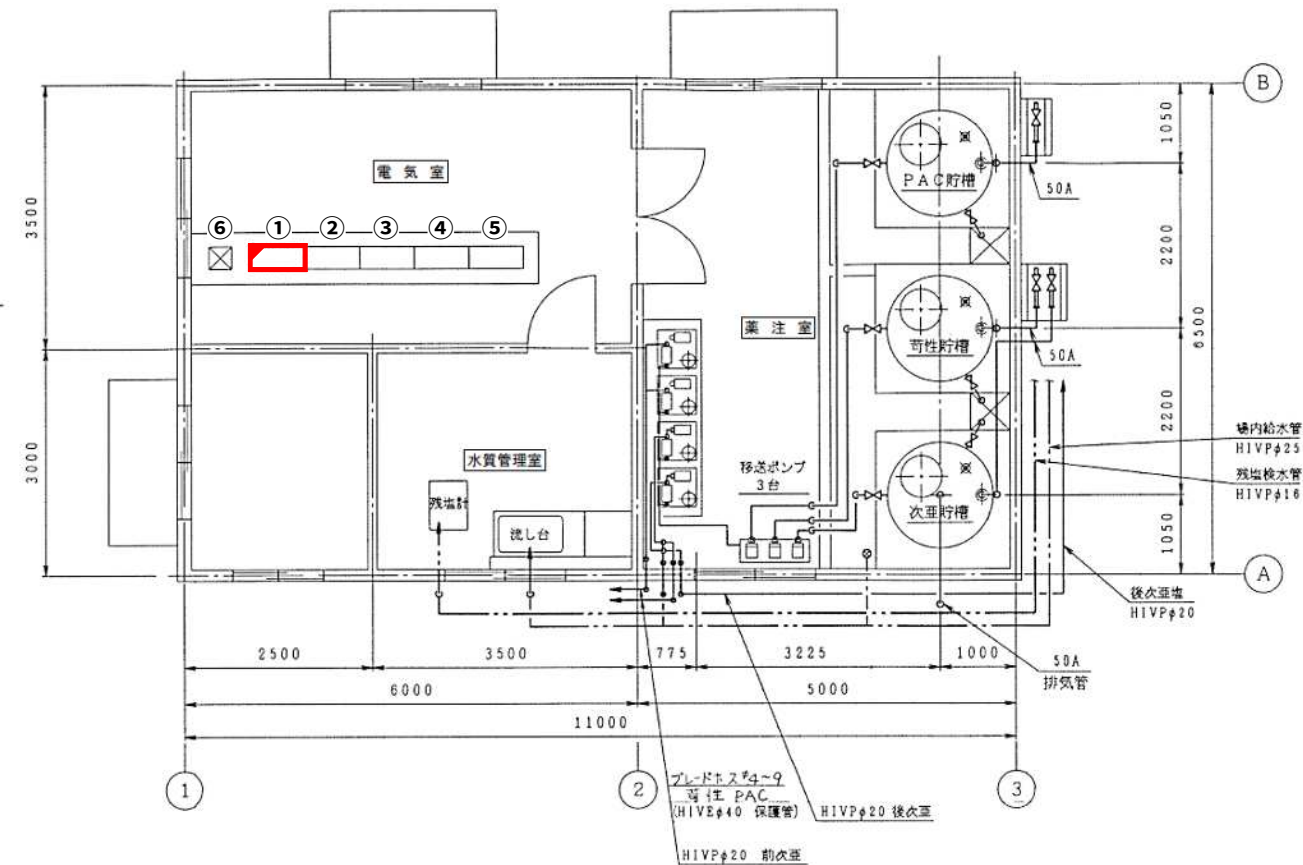

機器リスト

No.	製品番号	盤名称	備考
①	2E1	計装盤	機能増設
②	2L2	電源・取水ポンプ盤	既設
③	2L3	送水ポンプ盤	〃
④	2L4	ろ過機盤	〃
⑤	2L1	薬注盤	〃
⑥	—	グラフィックパネル盤	〃


注記

1.  は、新設・更新を示す。
2.  は、機能増設を示す。

施設名	小高第2浄水場
-----	---------

令和8年度 契約番号 第 号			
南相馬市小高区吉名字地藏堂地内			
小高簡易水道遠方監視制御装置改修工事			
小高第2浄水場 管理棟平面図			
縮尺	図示	図面番号	5
測量	年月日	主任技術者	
設計	年月日	管理技術者	
南相馬市			

吉名加圧ポンプ場一般図 S=1:100

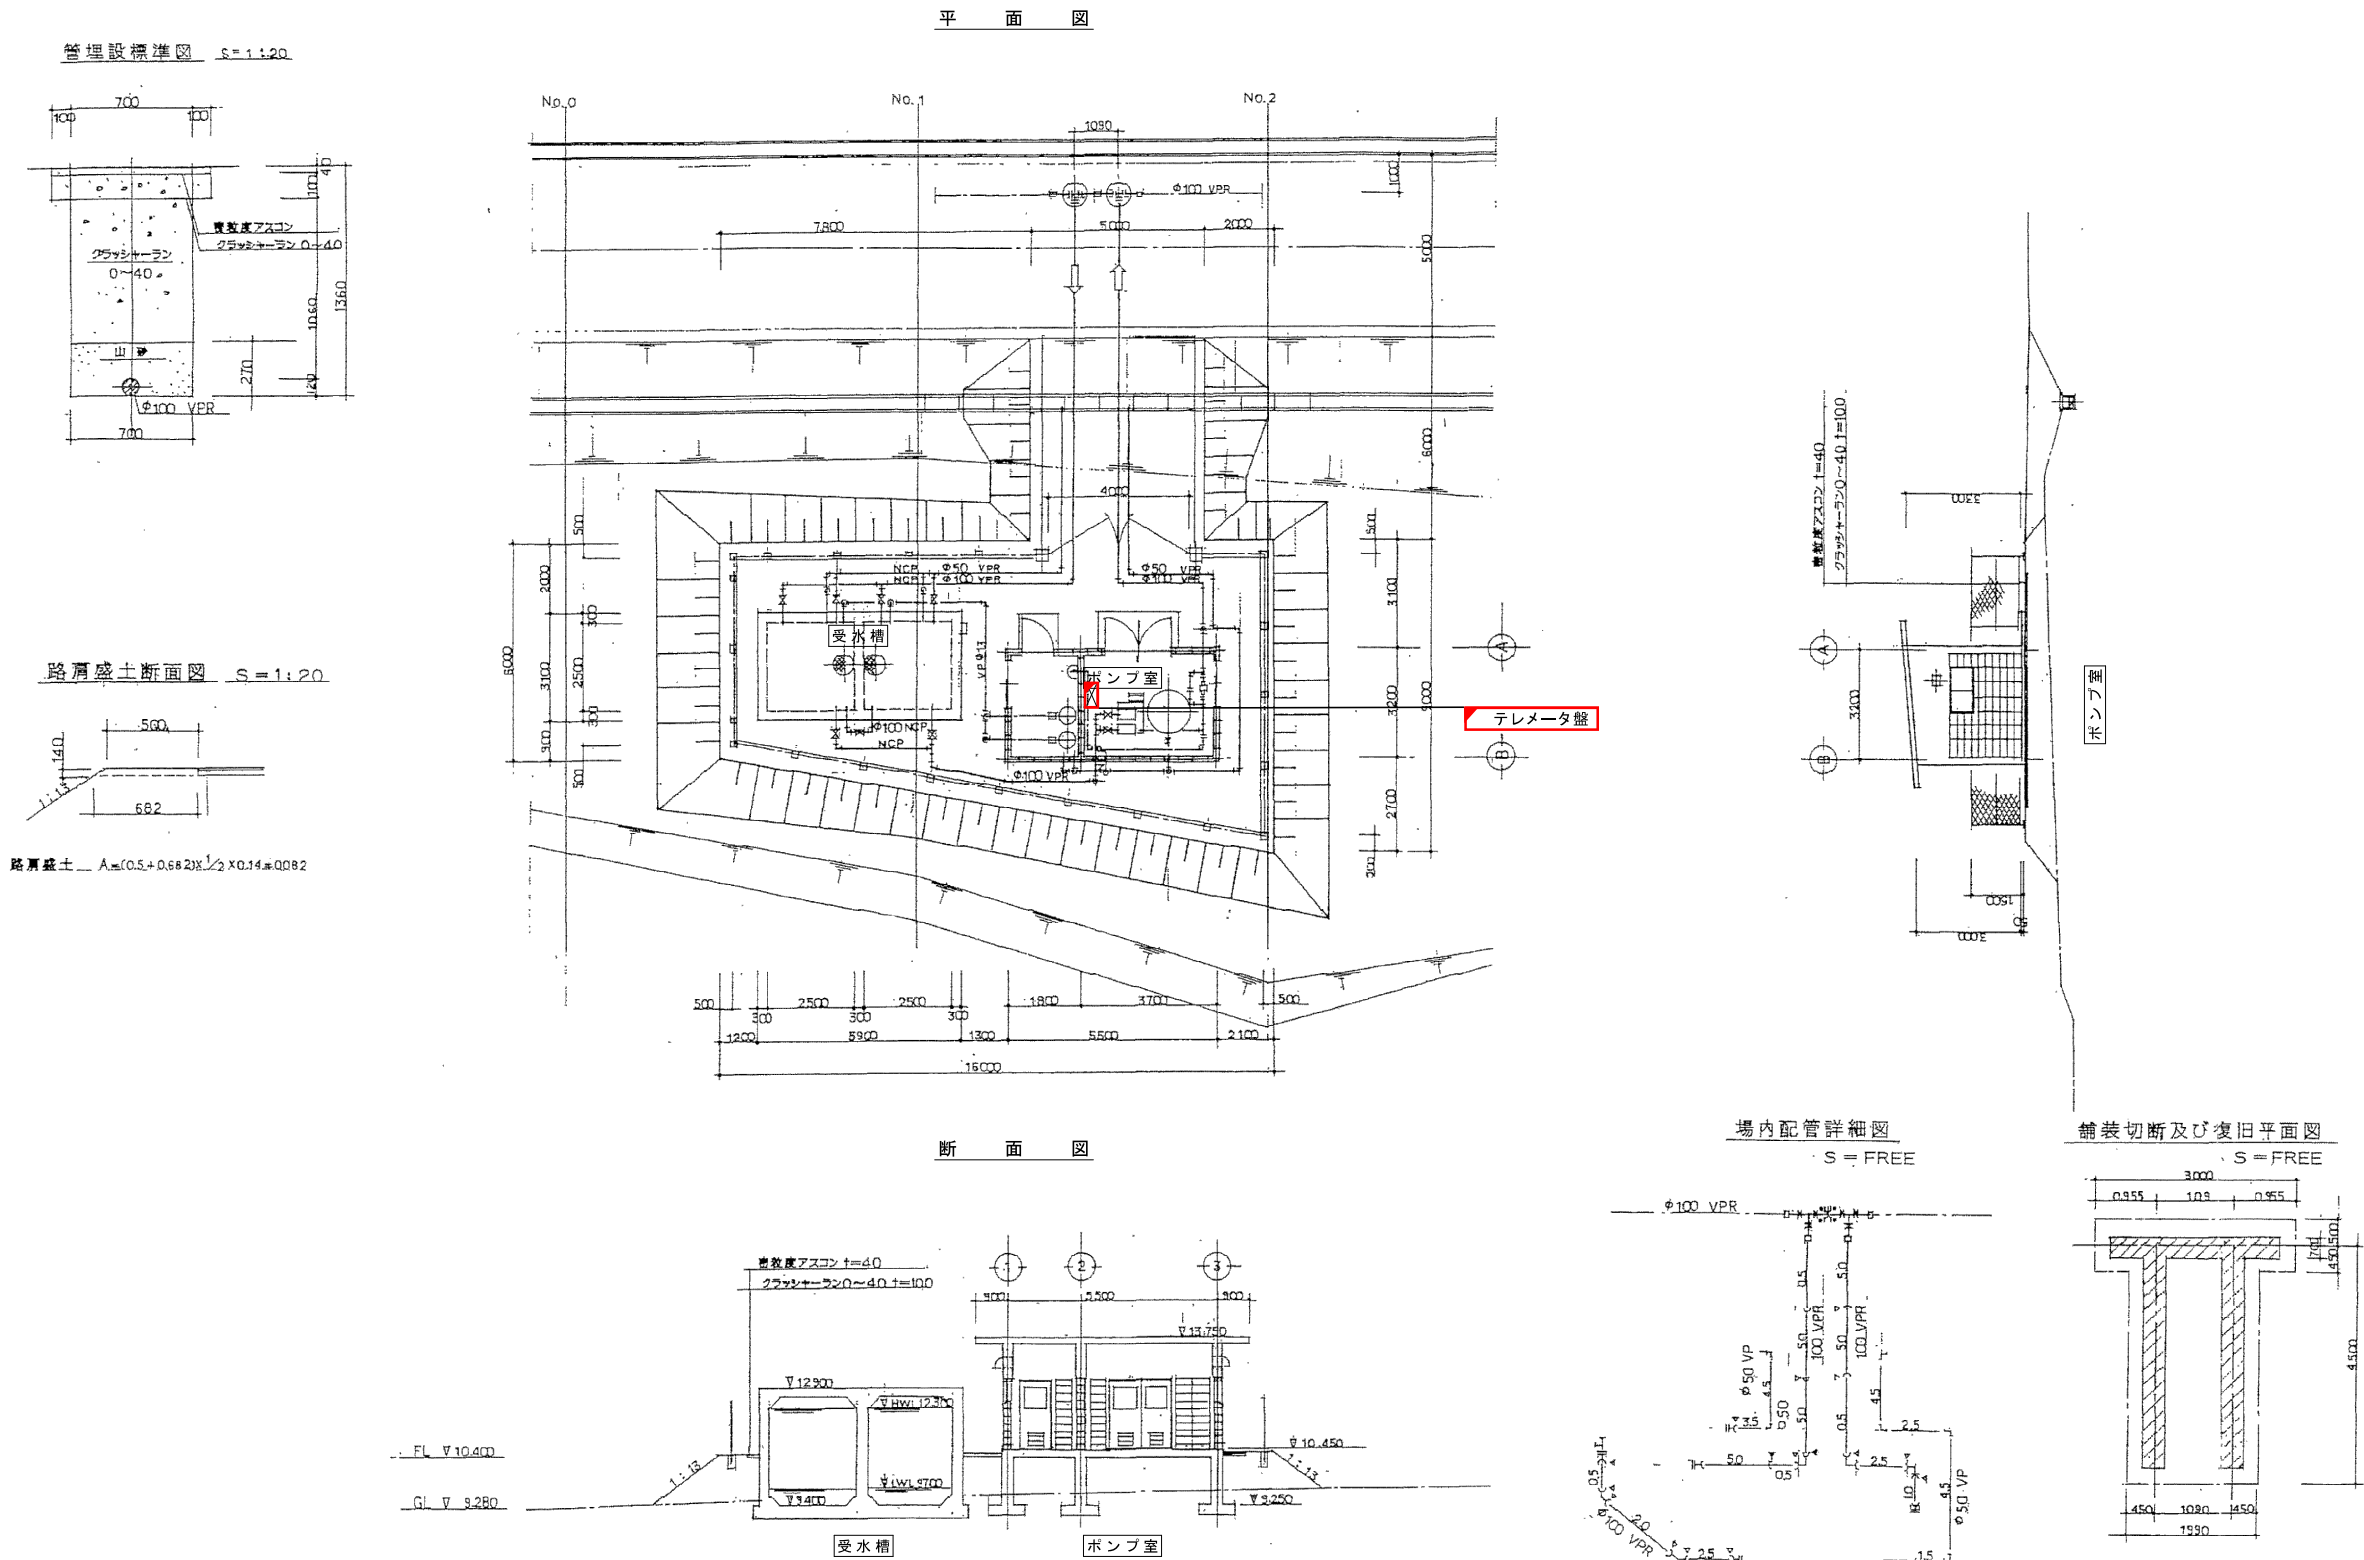

S=1:100



2Fナイロンコート銅管 Φ300×500L (7.5KF RF×RF)

緊急遮断弁φ300（セッティング型）

1Fナイロンコート鋼管 $\phi 300 \times 500L$ (7.5kF RF×RF)

異種管継手φ300（抜止付、紛体）



DIP直管 (K型3種内面エポキシ粉体塗装) $\phi 300 \times 700L$

特殊押輪 (K型用) $\phi 300$



- | | | | | |
|--------------------|---------|---------------|------|---|
| 令和 8 年度 工事番号 第 | | | | 号 |
| 南相馬市小高区古名字西長迫地内 | | | | |
| 小高簡易水道遠方監視制御装置改修工事 | | | | |
| 第 2 配 水 場 平 面 図 | | | | |
| 縮尺 | S=1:100 | | 図面番号 | 7 |
| 測量 | 年 月 日 | 主任
主 技 術 者 | | |
| 設計 | 年 月 日 | 主任
主 技 術 者 | | |
| 南 相 馬 市 | | | | |

第3配水場平面図 S=1:100

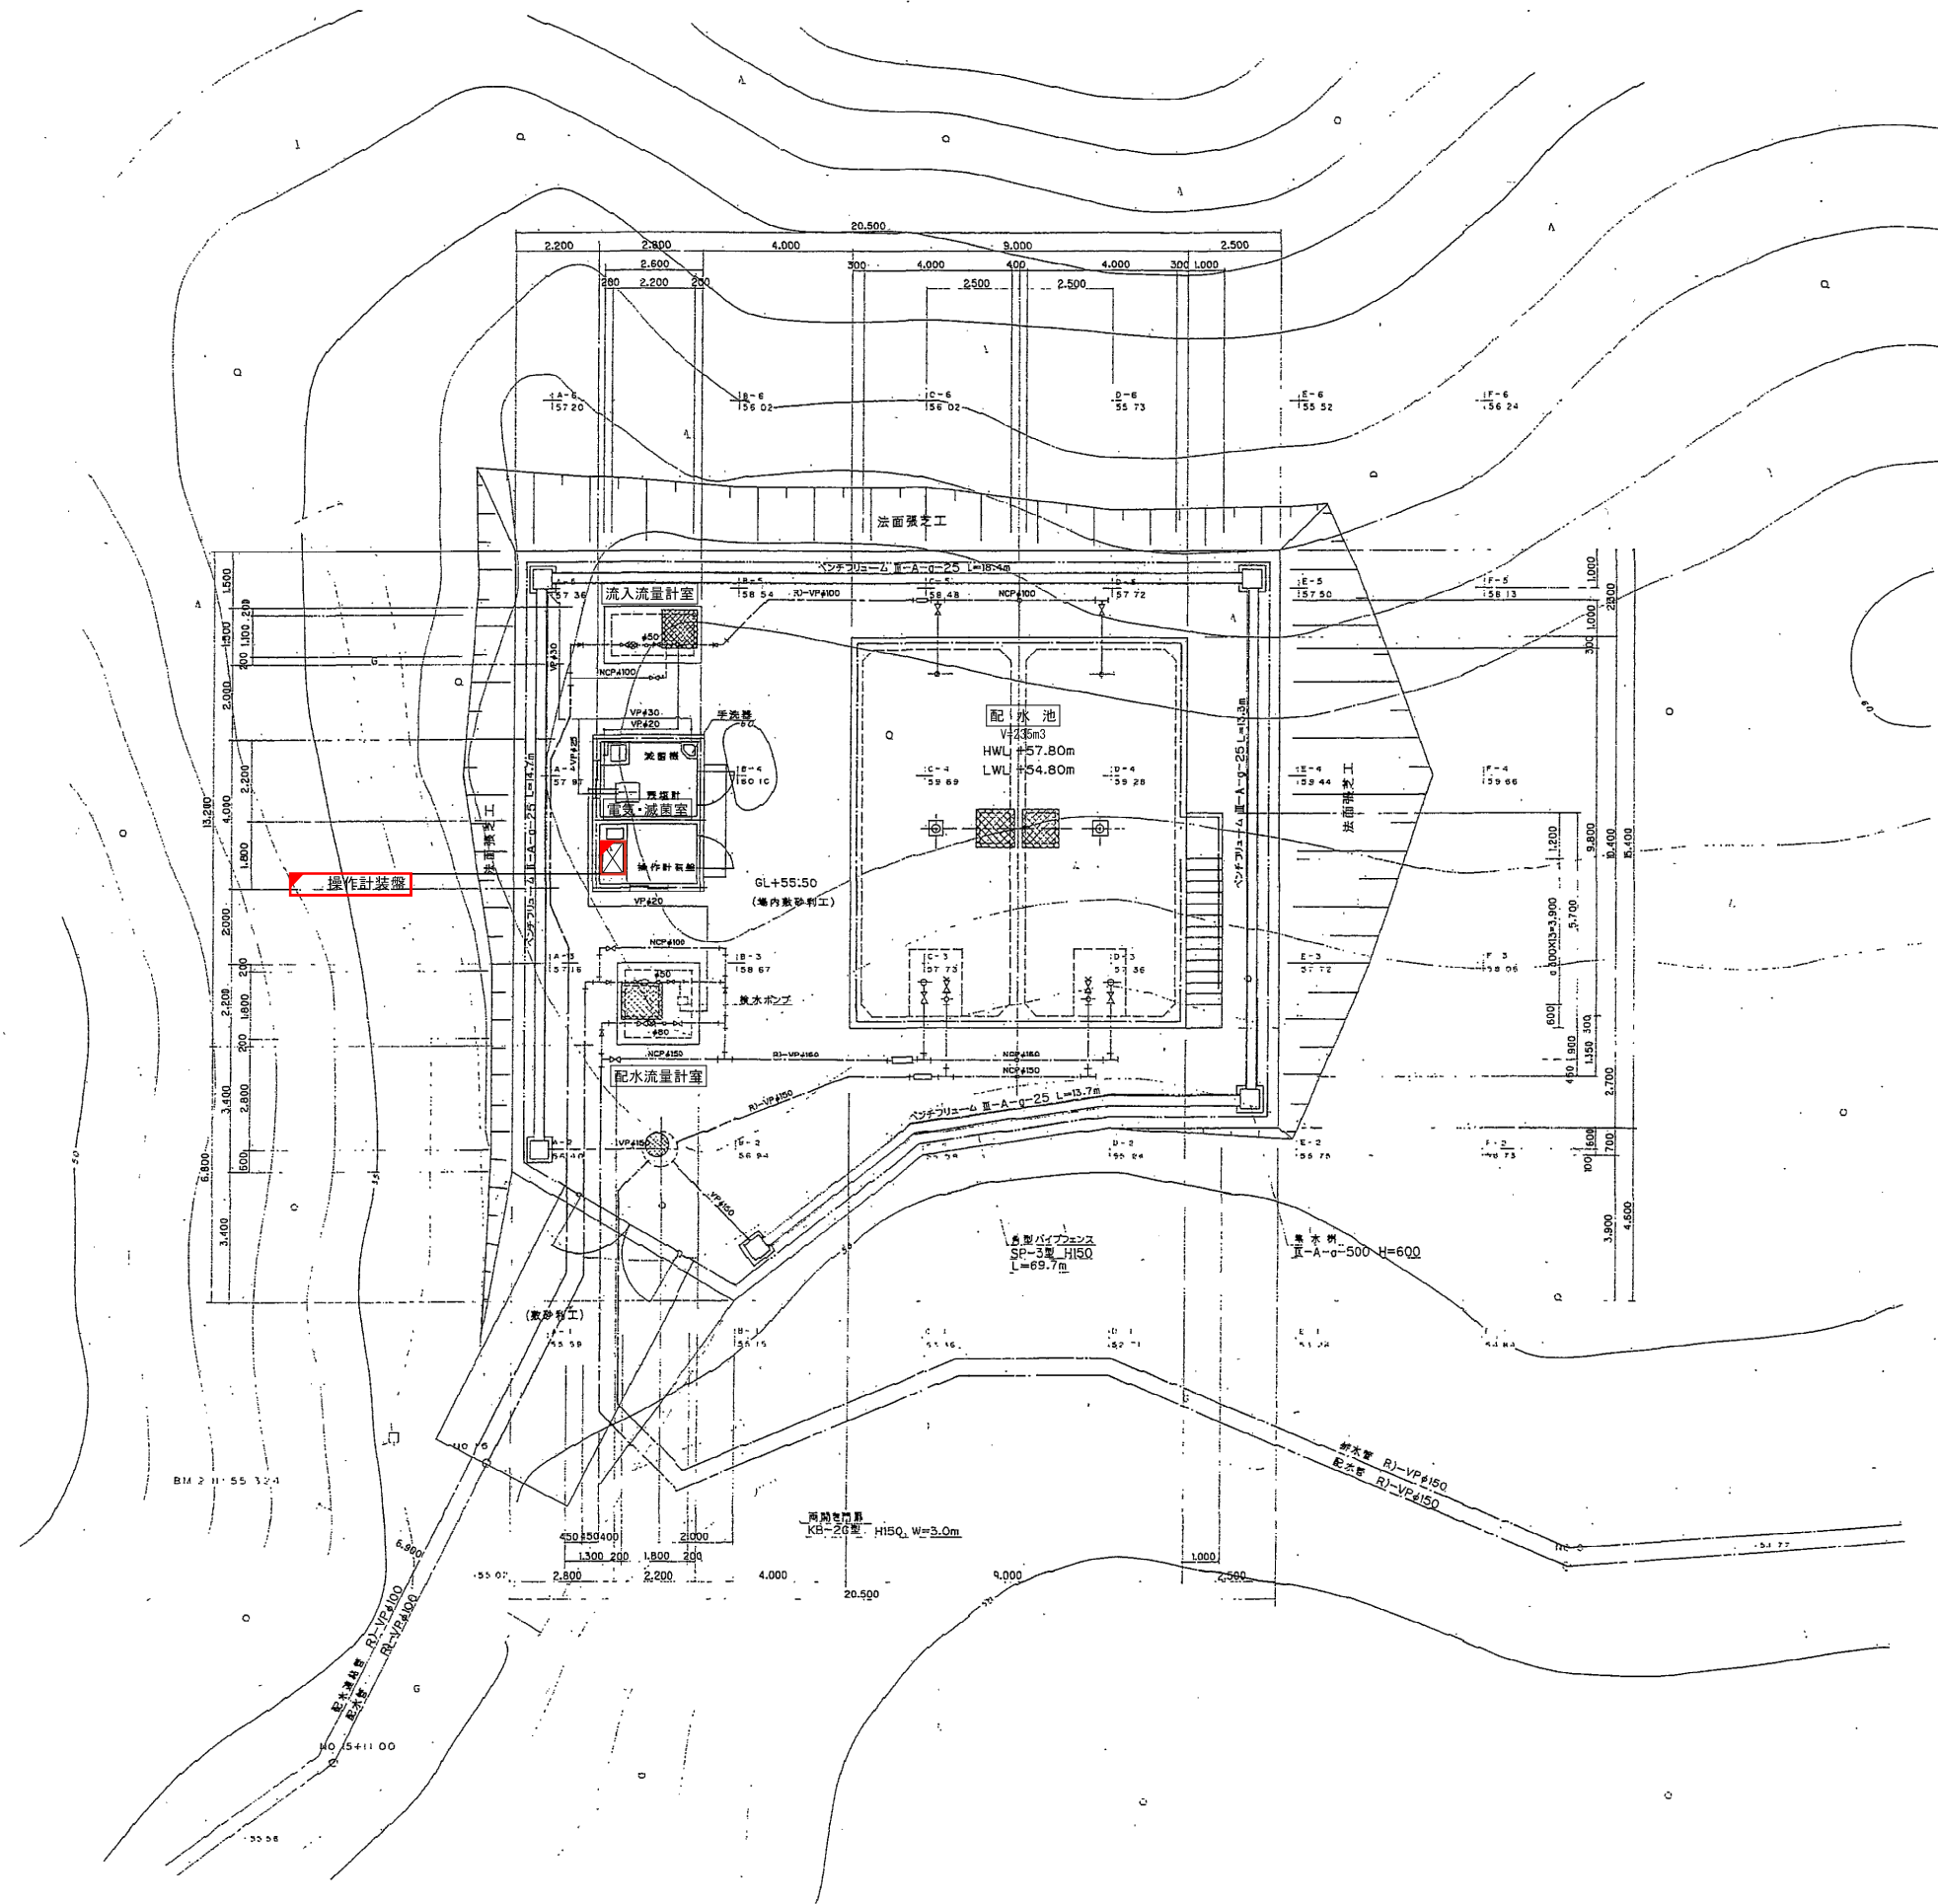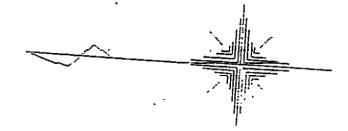


注 記

1. は、新設・更新を示す。
2. は、機能増設を示す。

施設名	第3配水場
-----	-------

令和8年度	工事番号	第	号
南相馬市小高区耳谷字宮迫地内			
小高簡易水道遠方監視制御装置改修工事			
第3配水場平面図			
縮尺	S=1:100	図面番号	8
測量		年月日	主 任 技 術 者
設計		年月日	主 任 技 術 者
南 相 馬 市			

西部浄水場平面図 S=1:100

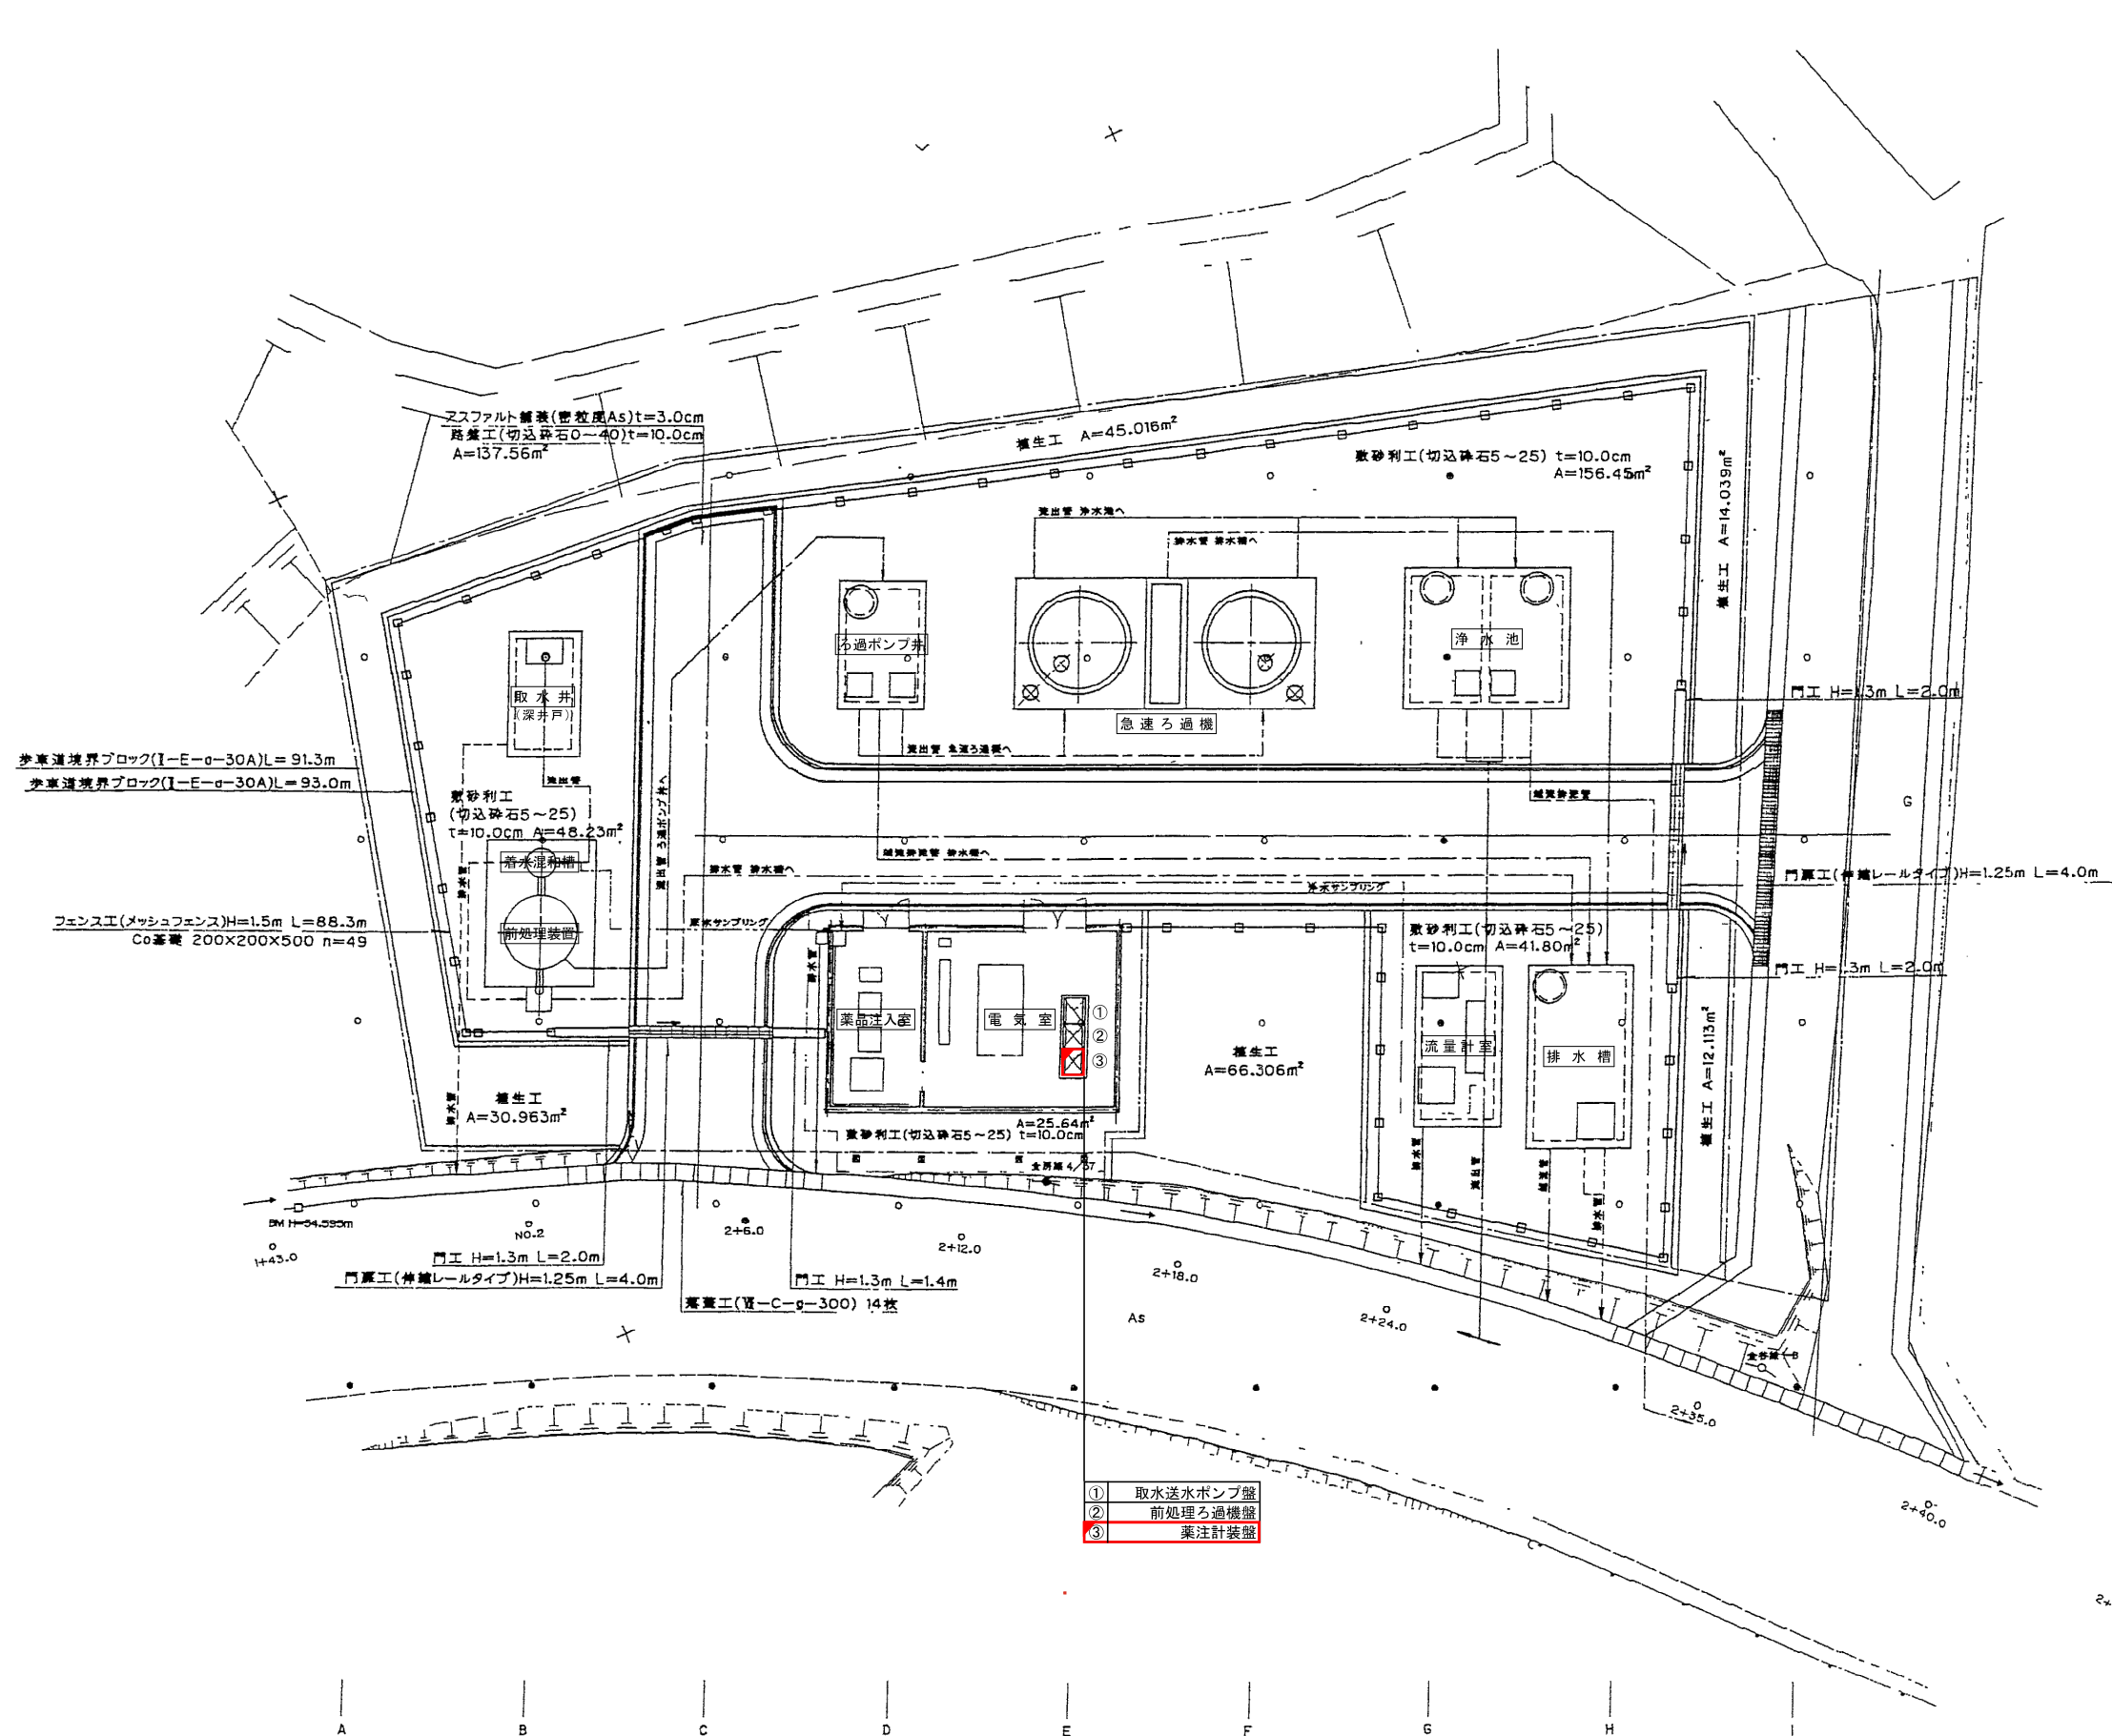


6
5
4
3
2
1

- 2 注 記
- 1. は、新設・更新を示す。
 - 2. は、機能増設を示す。

施設名	西部浄水場
-----	-------

令和 8 年度 工事番号 第	号
南相馬市小高区大多和字広畑地内	
小高簡易水道遠方監視制御装置改修工事	
西部浄水場平面図	
縮尺	S=1:100
図面番号	9
測量	年月日 主 任 技 術 者
設計	年月日 主 任 技 術 者
南 相 馬 市	

西部加圧ポンプ場平面図 S=1:100

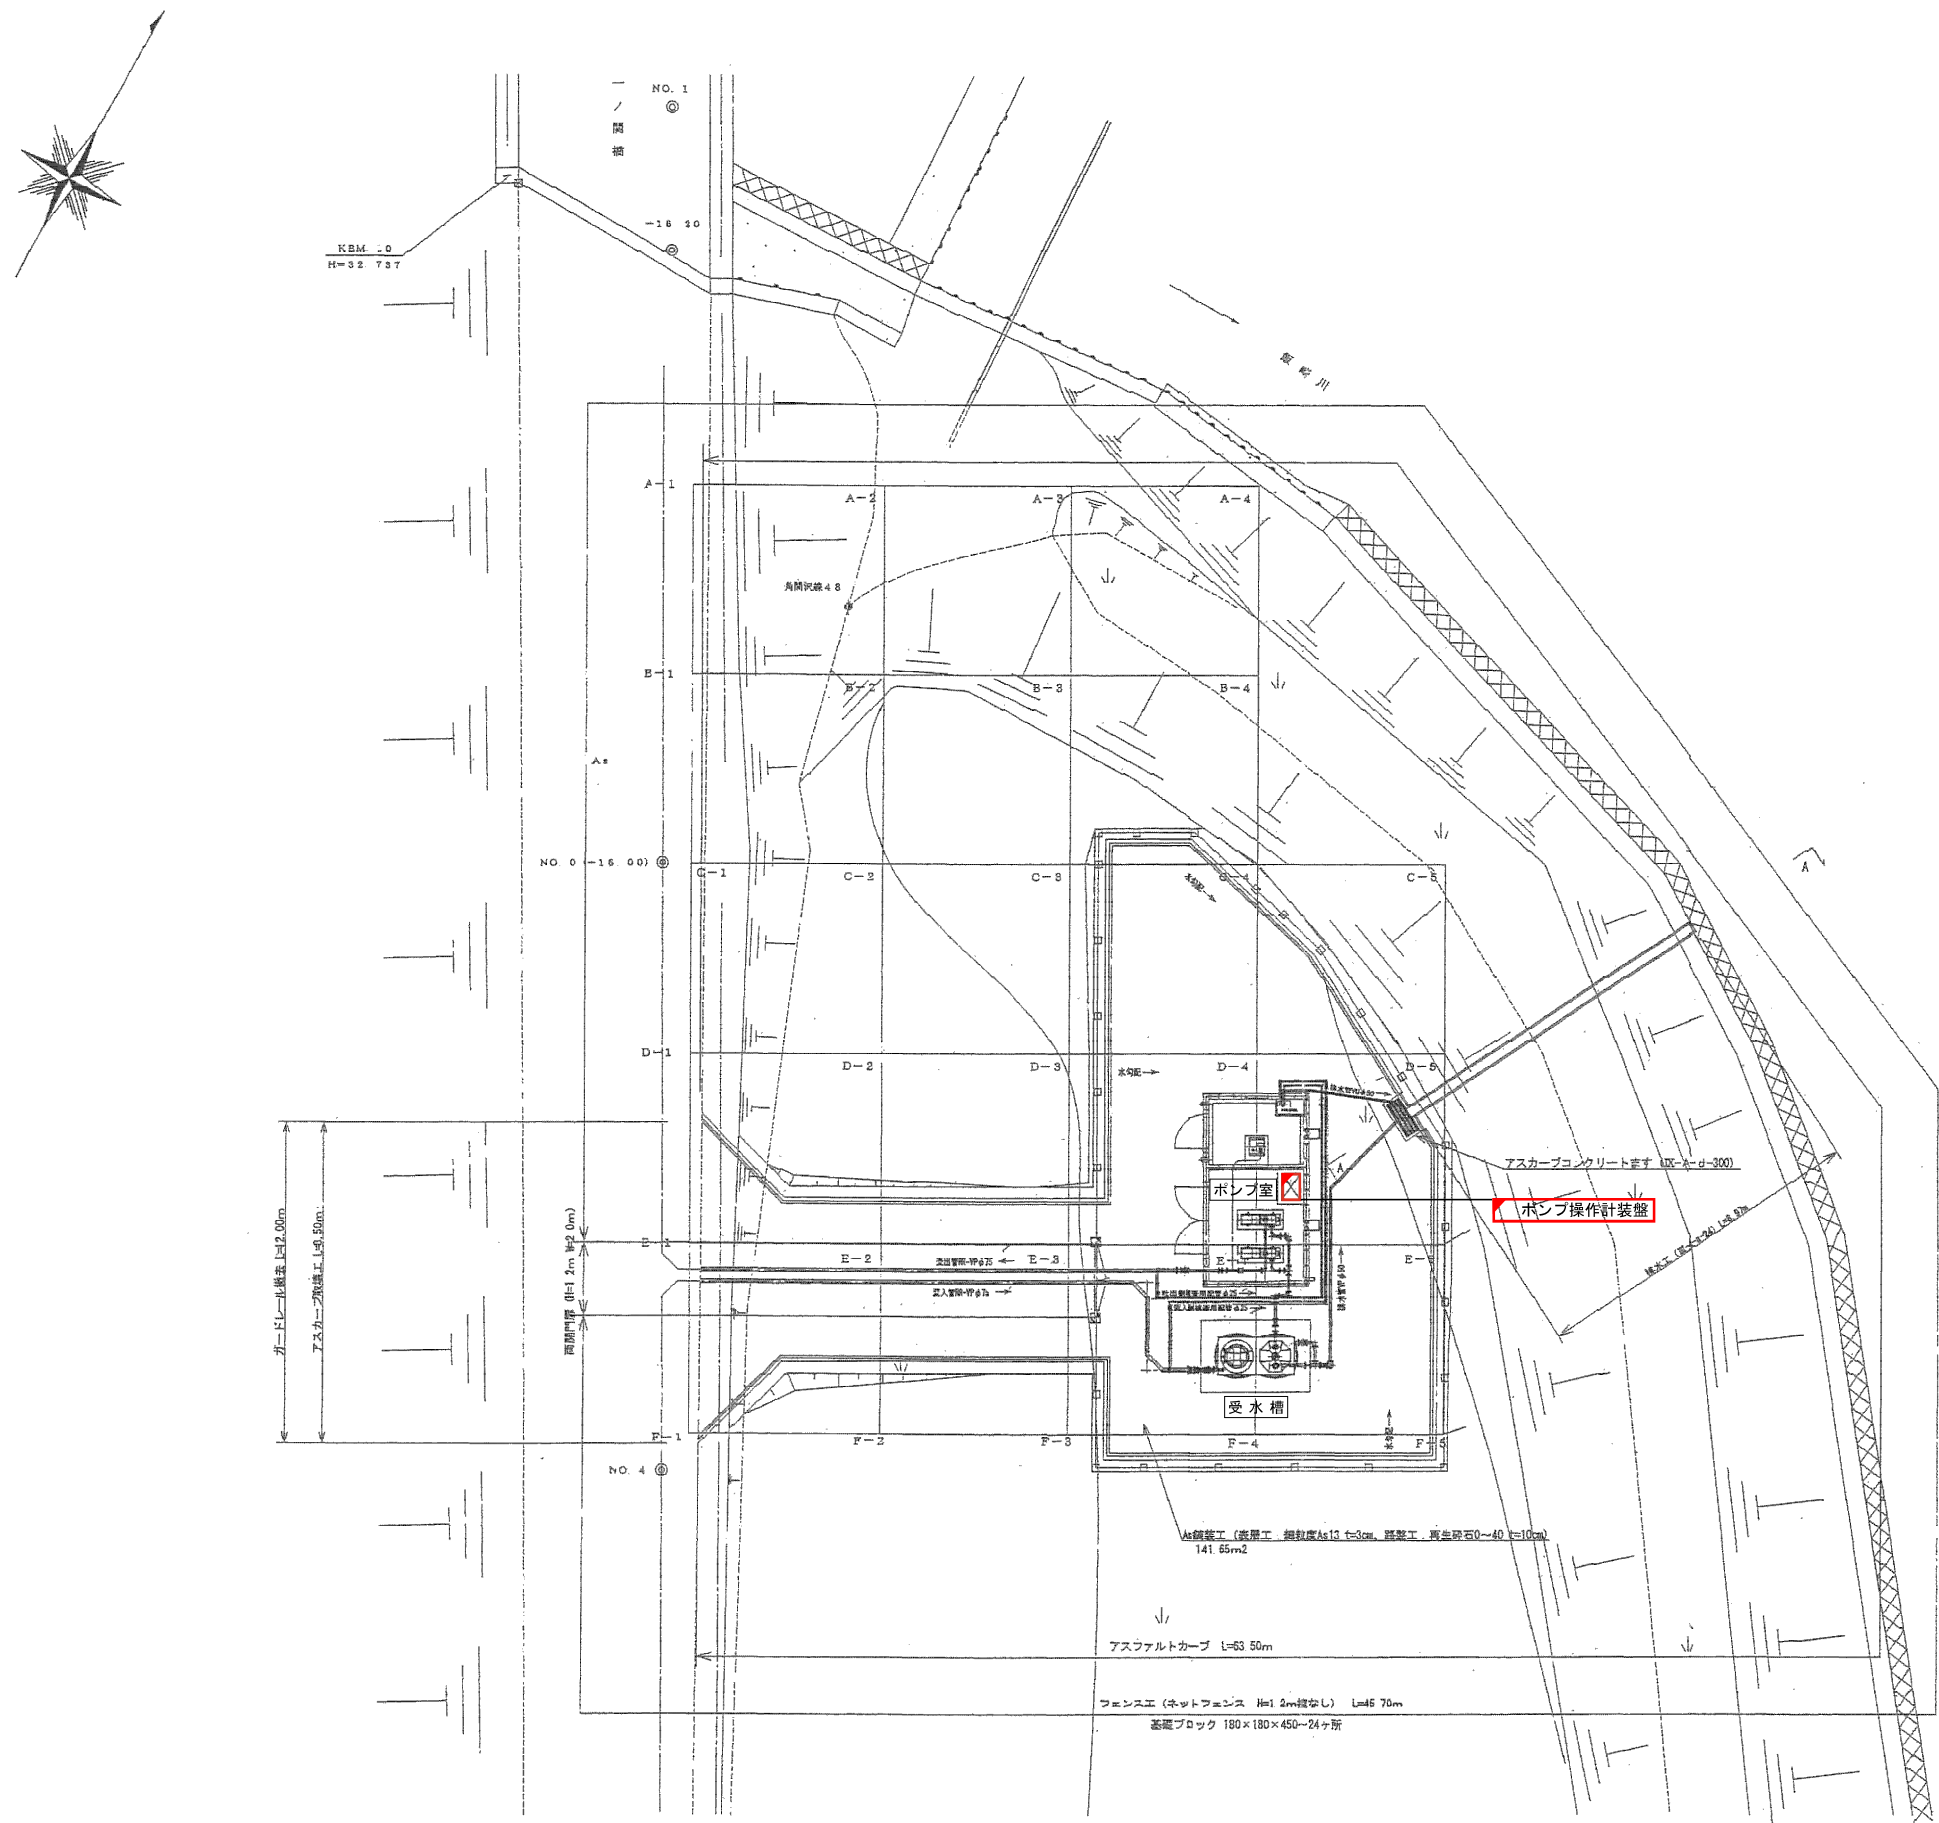

注 記

1. は、新設・更新を示す。
2. は、機能増設を示す。

施設名 西部加圧ポンプ場

令和 8 年度 工事番号 第 号			
南相馬市小高区飯崎地内			
小高簡易水道遠方監視制御装置改修工事			
西部加圧ポンプ場平面図			
縮尺	S=1:100	図面番号	10
測量		年月日	主 任 技 術 者
設計		年月日	主 任 技 術 者
南 相 馬 市			