


S=1:100

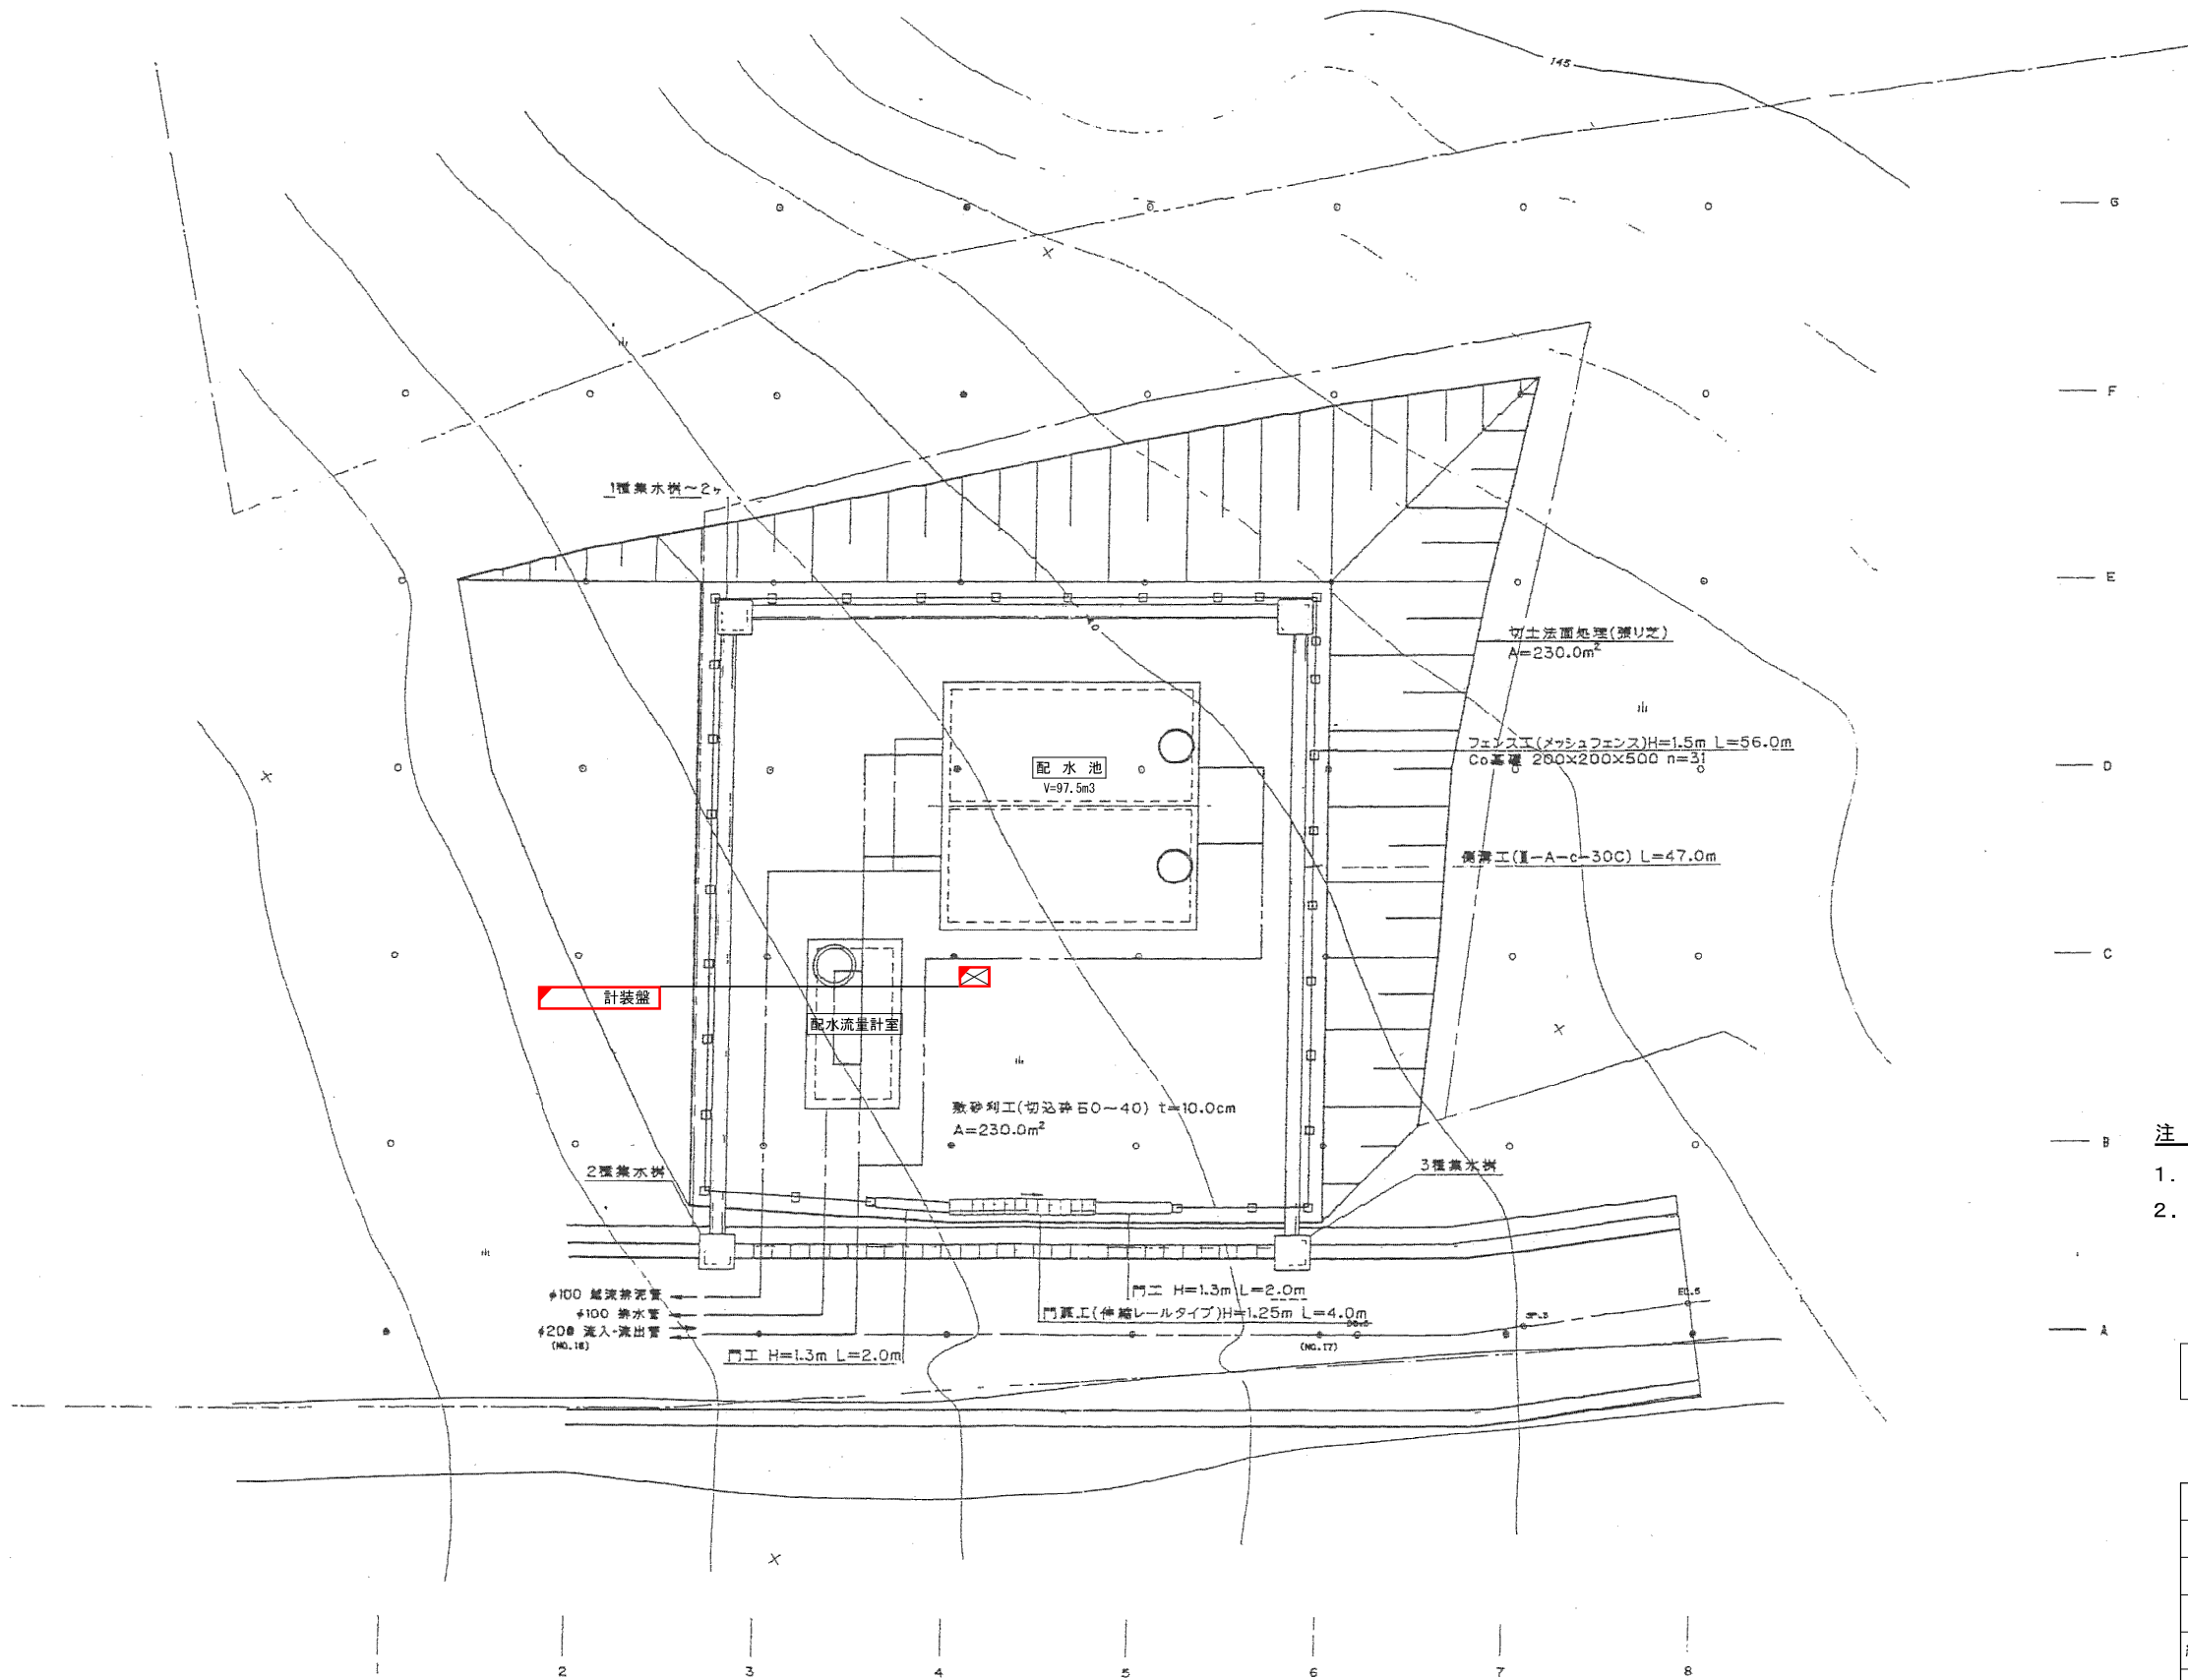


1.  は、新設・更新を示す。
2.  は、機能増設を示す。

施設名	西部第1配水池
-----	---------

令和 8 年度 工事番号 第				号
南相馬市小高区金谷字北釘野地内				
小高簡易水道遠方監視制御装置改修工事				
西部第1配水池平面図				
縮尺	S=1:100	図面番号	11	
測量		年月日	主任技術者	
設計		年月日	主任技術者	
南 相 馬 市				

西部第2配水池平面図 S=1:100

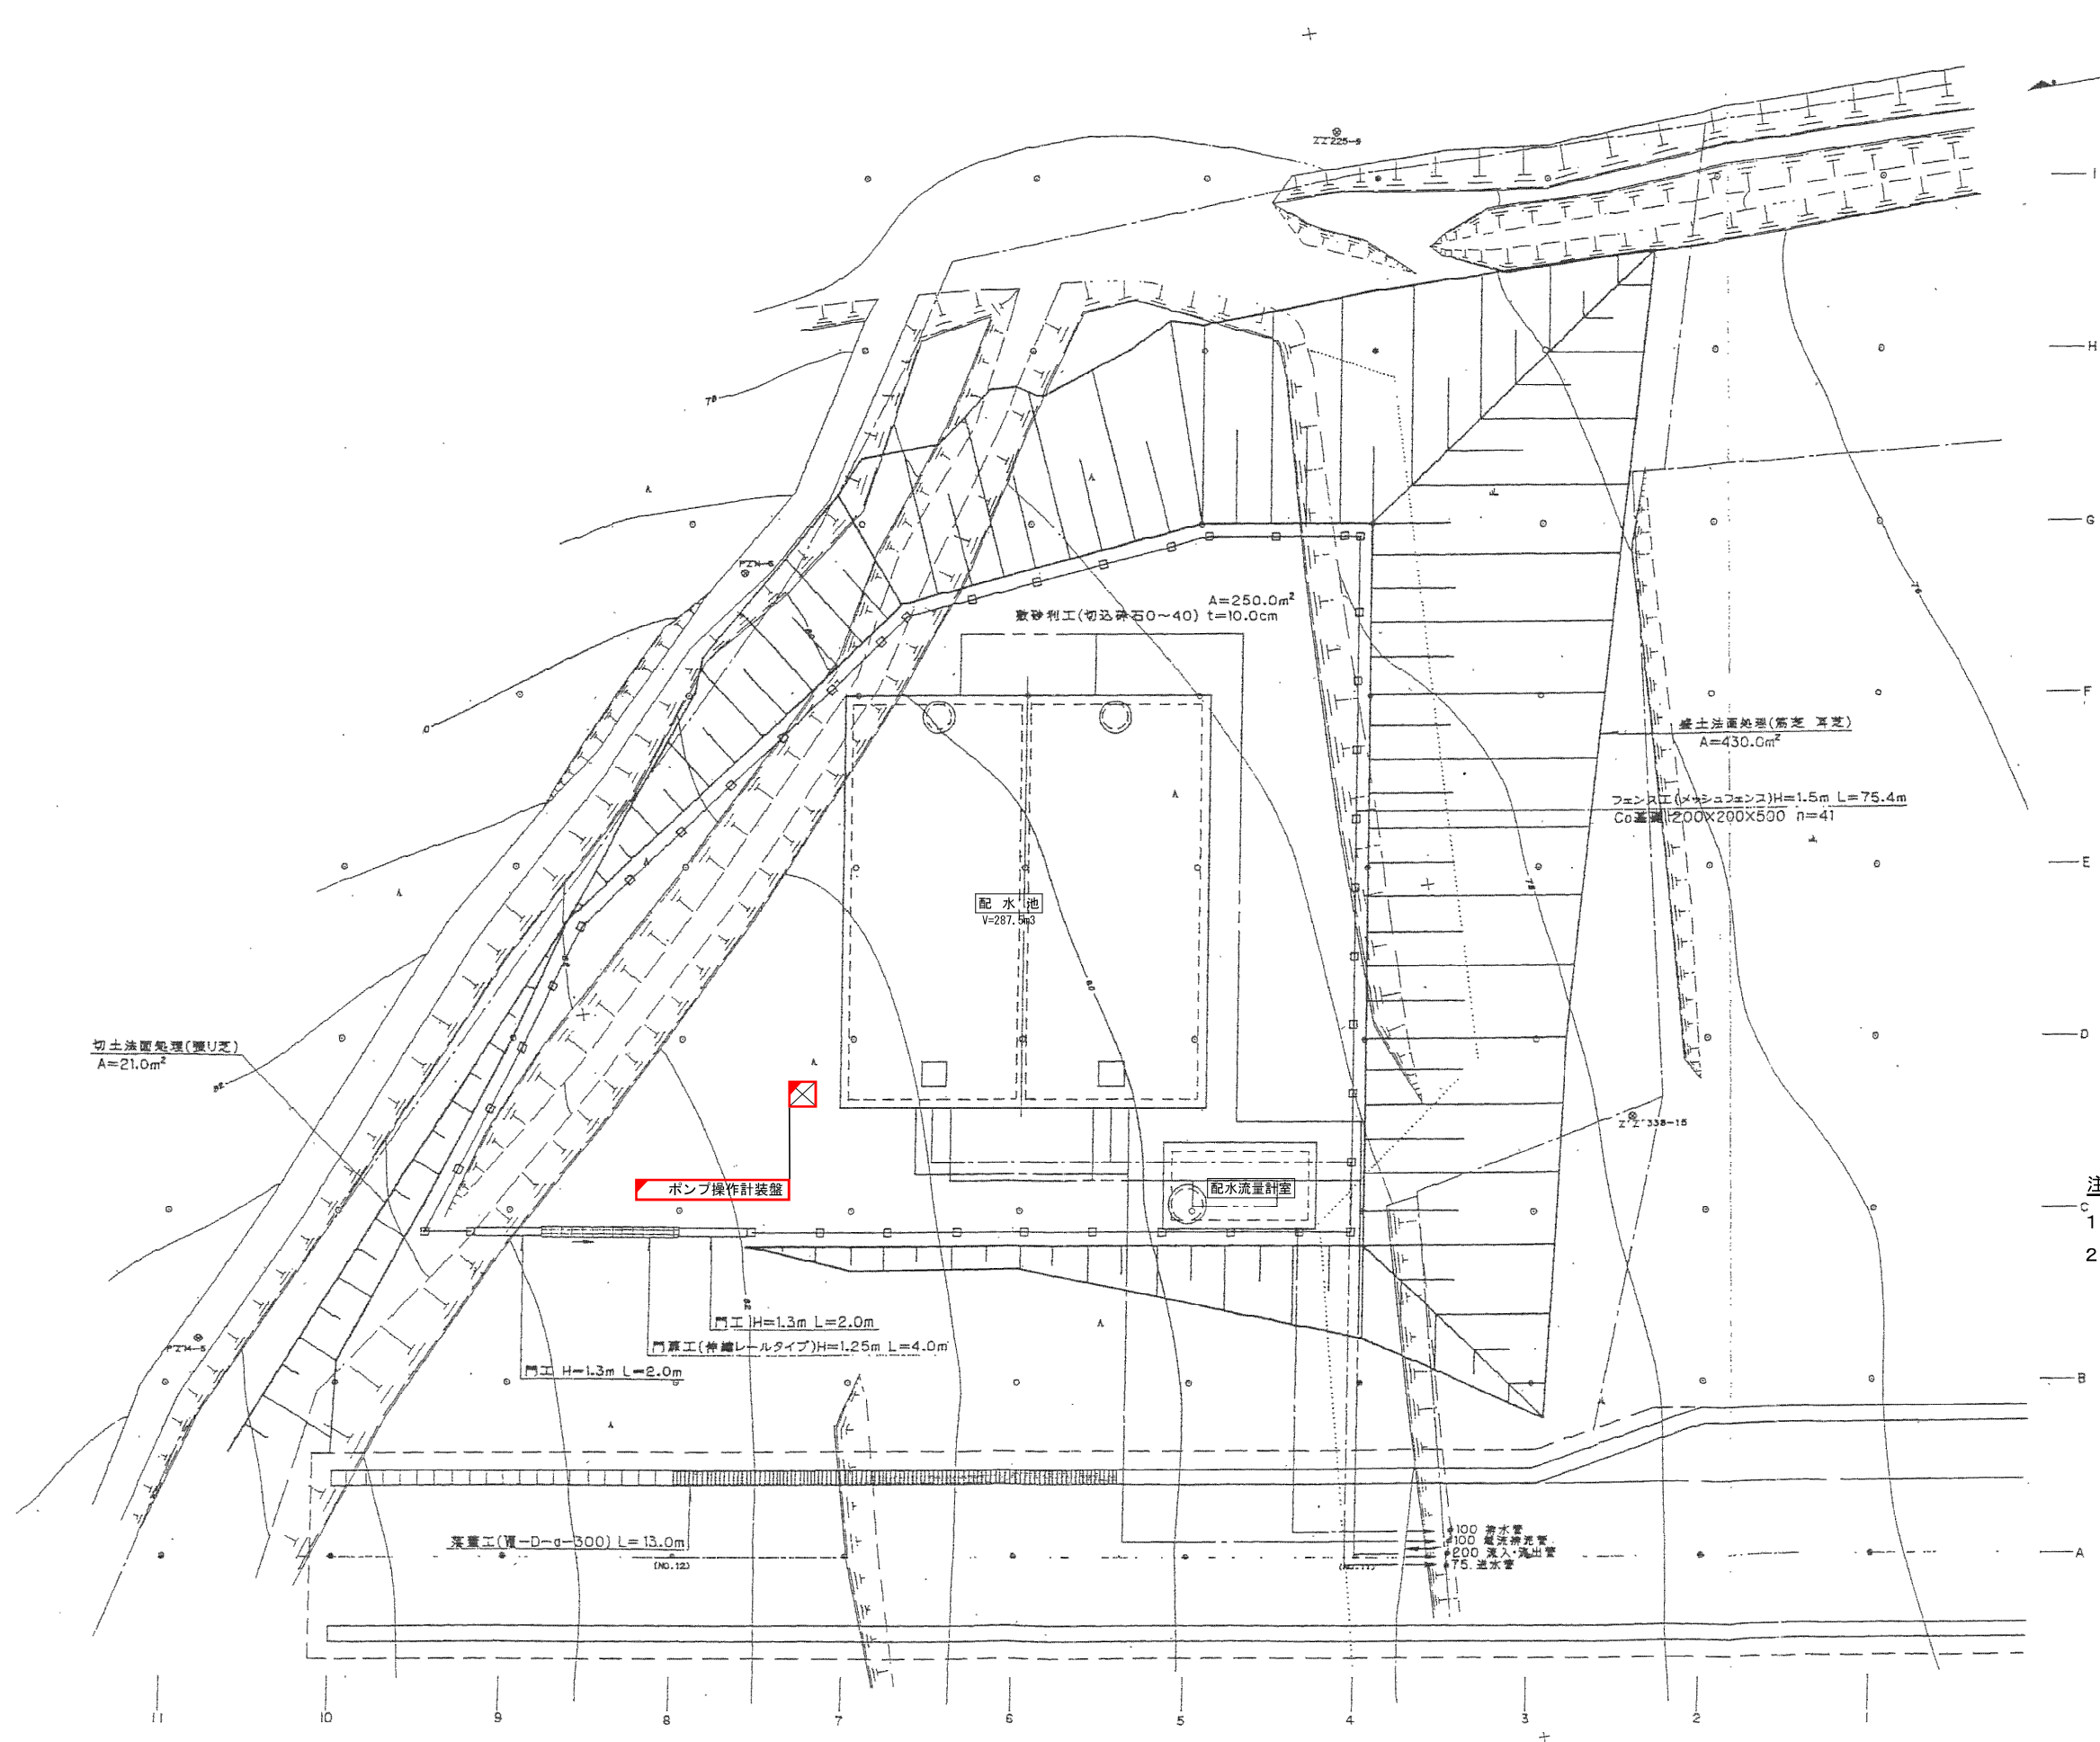

注記

1. は、新設・更新を示す。
2. は、機能増設を示す。

施設名 西部第2配水池

令和8年度工事番号第 号

南相馬市小高区金谷字若林地内

小高簡易水道遠方監視制御装置改修工事

西部第2配水池平面図



縮尺 S=1:100 図面番号 12

測量 年月日 主任技術者

設計 年月日 主任技術者

南相馬市

西部第3配水池平面図 S=1:100

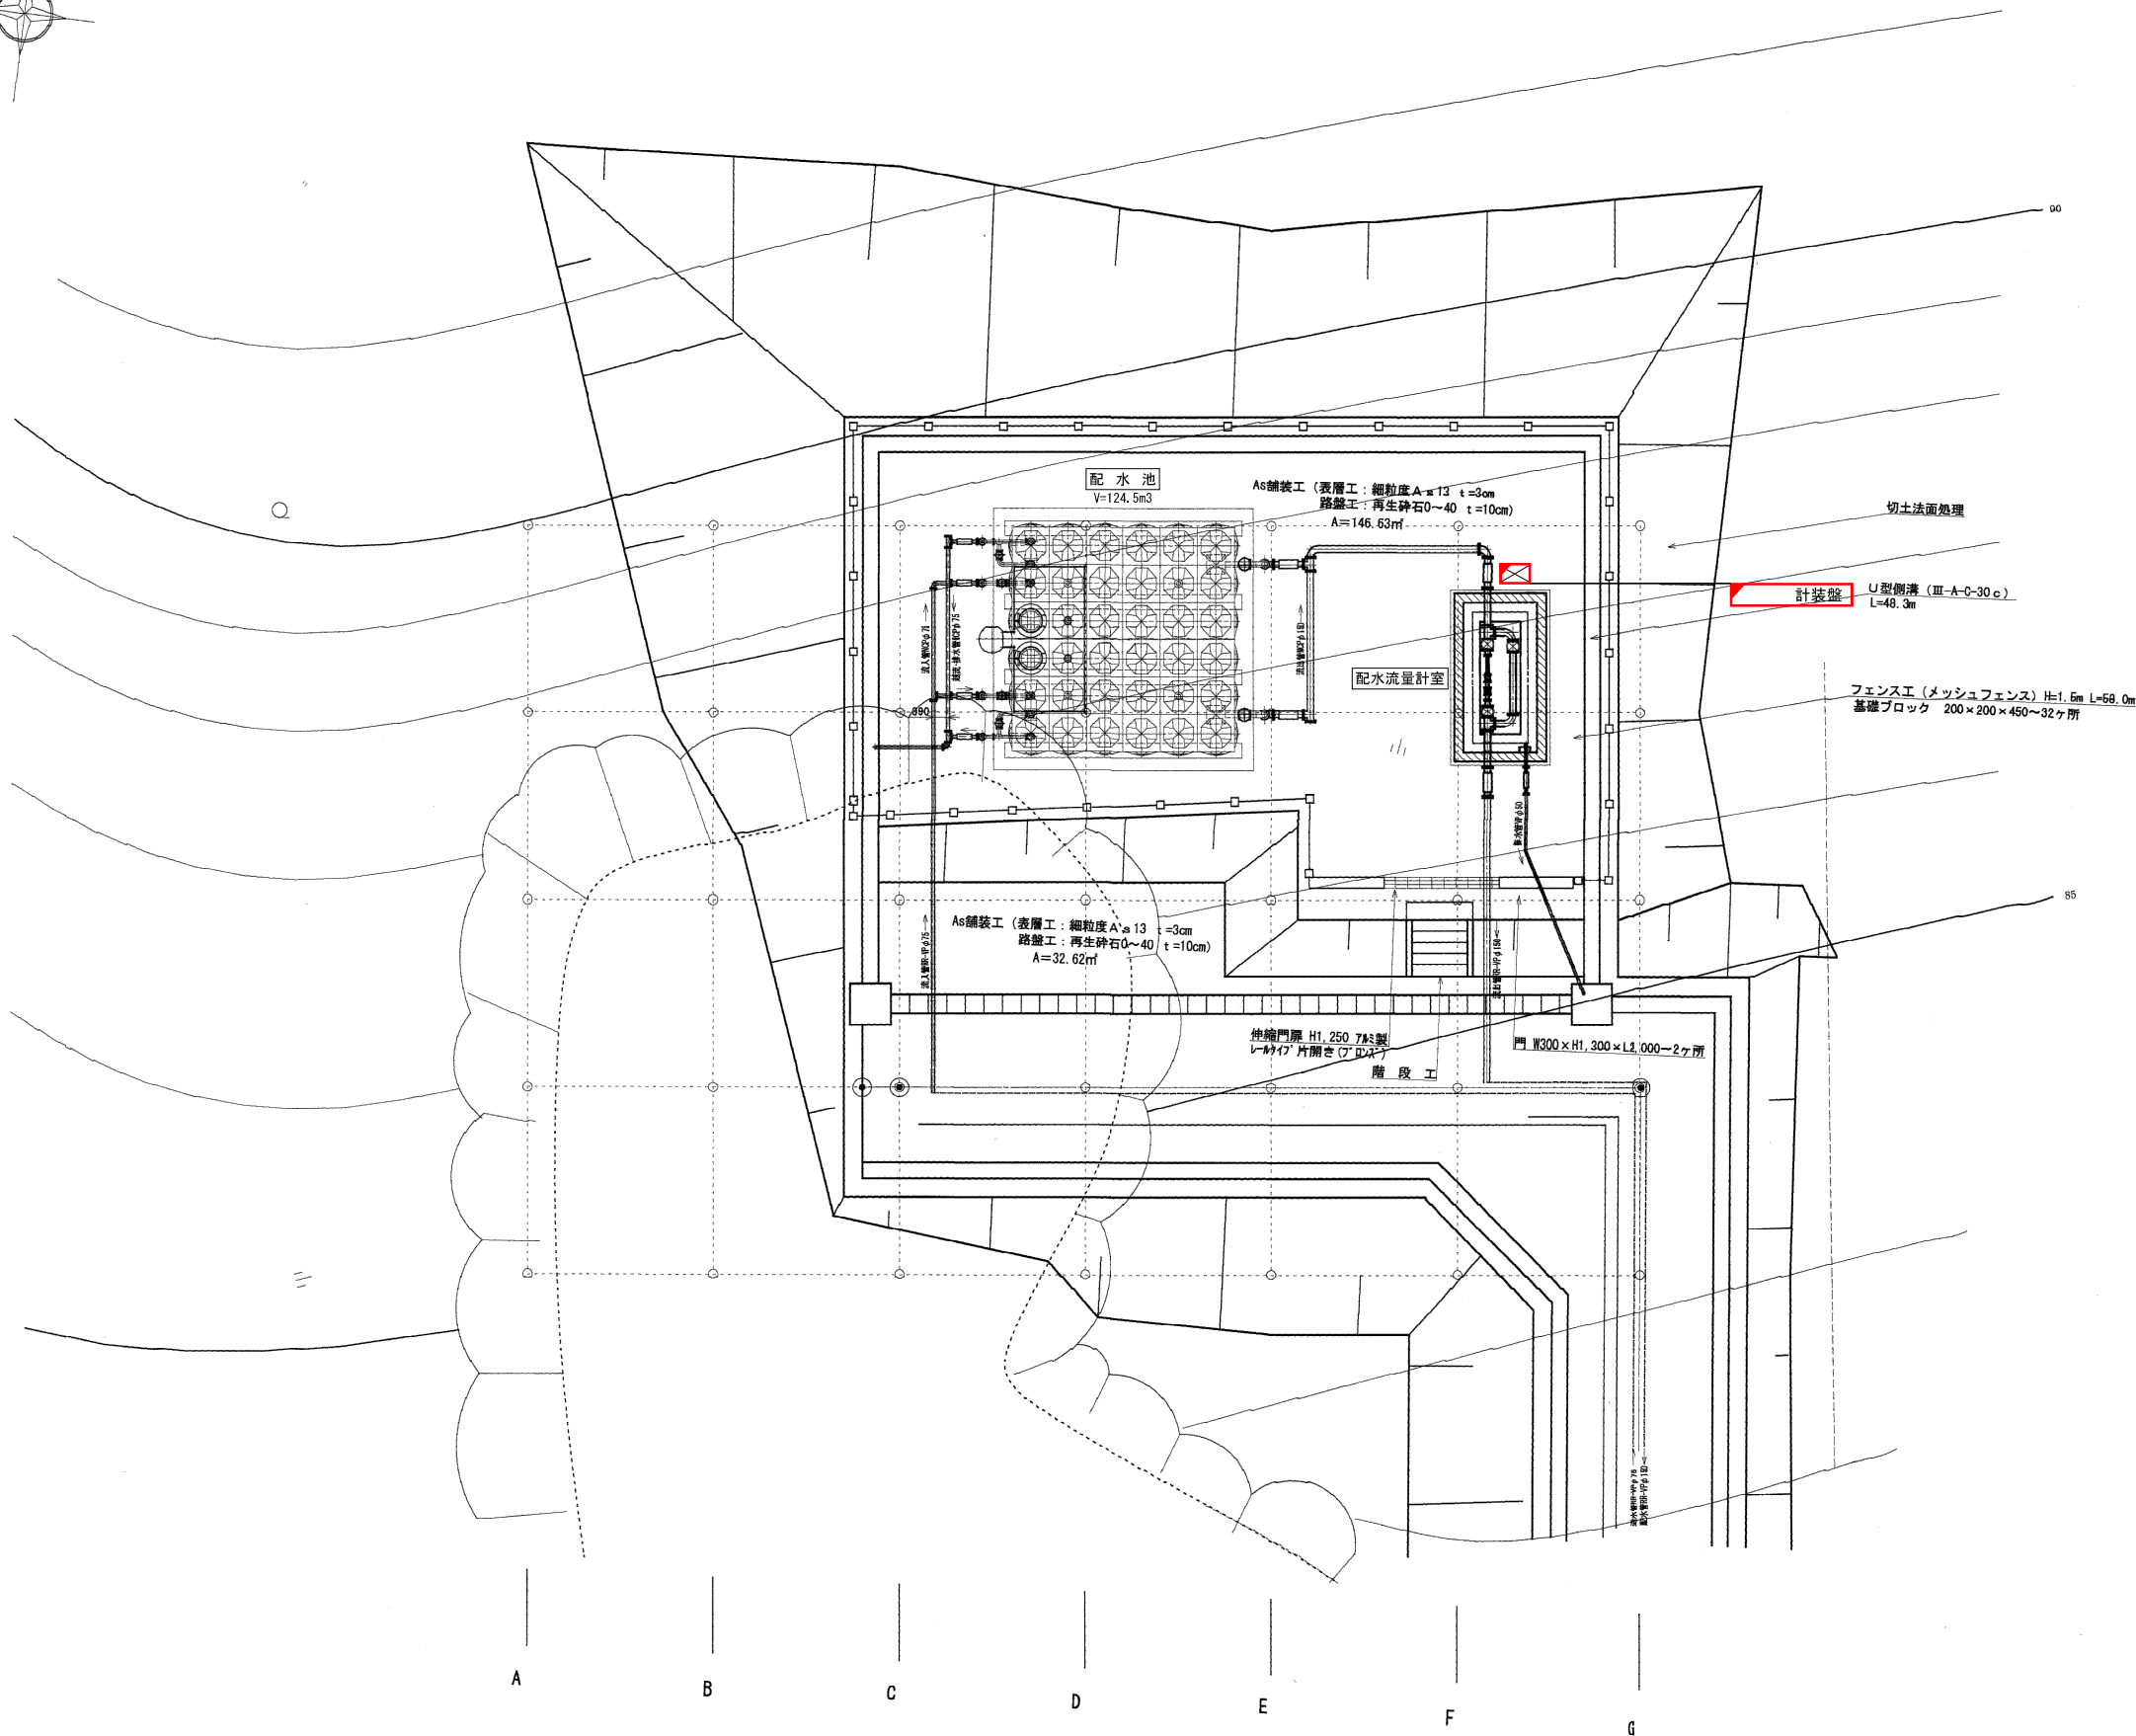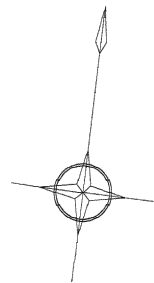



注 記

1. は、新設・更新を示す。
2. は、機能増設を示す。

施設名	西部第3配水池
-----	---------

令和 8 年度 工事番号 第	号
南相馬市小高区大富地内	
小高簡易水道遠方監視制御装置改修工事	
西部第3配水池平面図	
縮尺	S=1:100
図面番号	12
測量	年月日 主 任 技 術 者
設計	年月日 主 任 技 術 者
南 相 馬 市	

北部浄水場 管理棟平面図 S=1:50

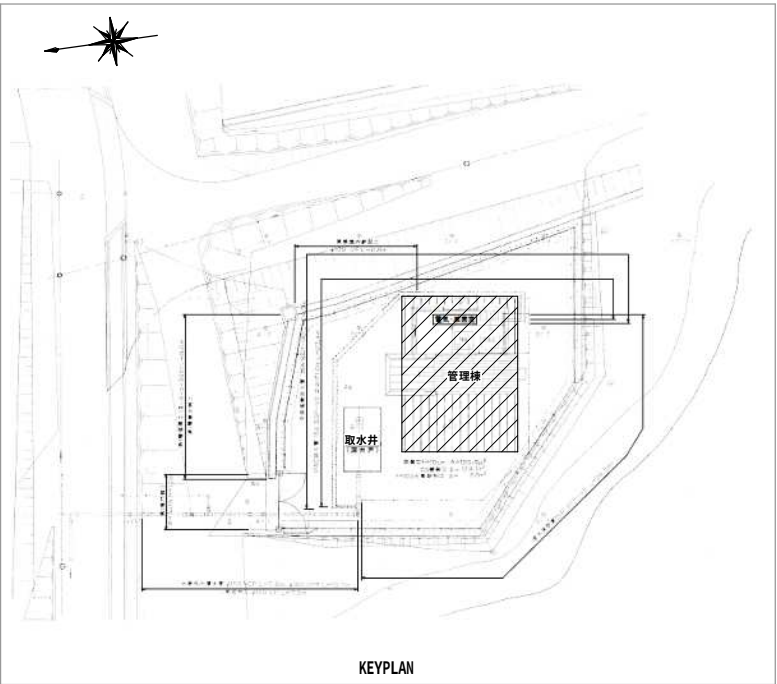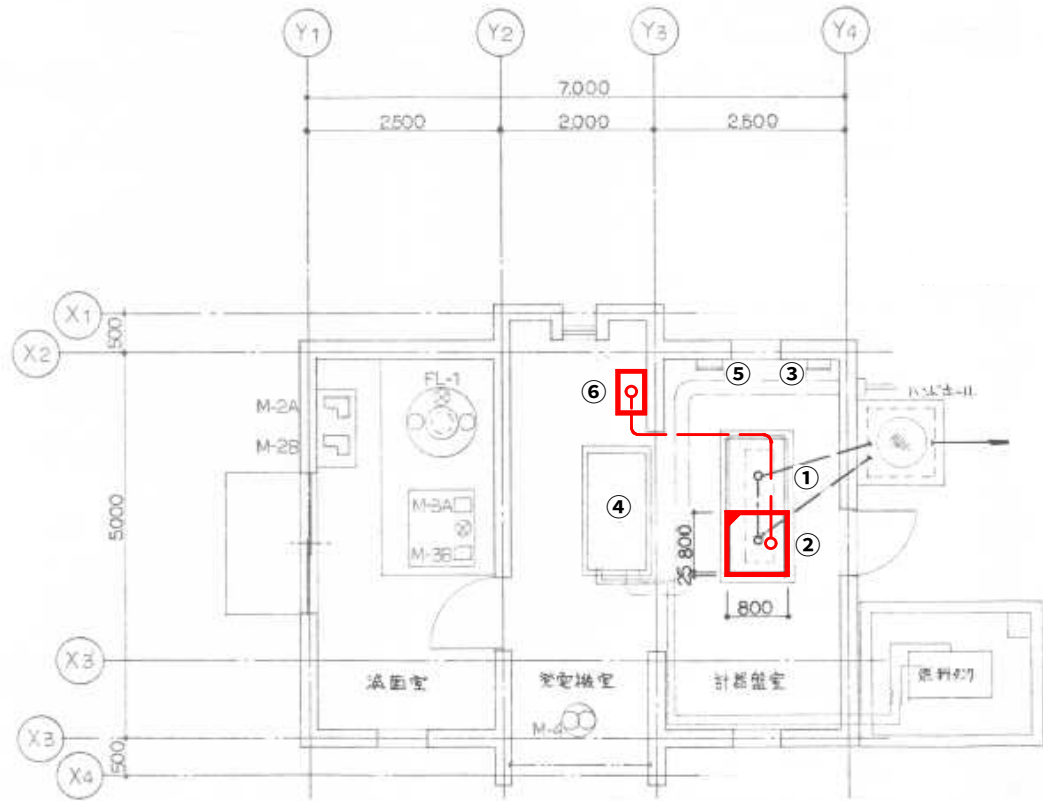

機器リスト

No.	製品番号	盤 名 称	備 考
①	LP-2	動力盤	既 設
②	KP-1	計装テレメータ盤	機能増設
③	EP-1	接地端子箱	既 設
④	DG	自家発電装置	//
⑤	L-1	電灯分電盤	//
⑥	—	テレメータ子局収納盤	新 設

凡 例

記 号	名 称
— — —	露出配管配線


注 記

1. は、新設・更新を示す。
2. は、機能増設を示す。


配 線 表											
配線番号	自		至		配 線 仕 様		端 末		接 地 線	電 線 管	備 考
	記 号	名 称	記 号	名 称	種別、サイズ、芯数、本数		屋外	屋内	種別、サイズ	種別、サイズ、本数	
001	KP-1	計装テレメータ盤	—	テレメータ子局収納盤	600VEM-CE	2 [□] - 3 [℃]	1本			CP 22 ^{mm}	1本
002	//	//	—	//	EM-CEE	1.25 [□] - 20 [℃]	1本			CP 36 ^{mm}	1本
003	//	//	—	//	EM-CEES	1.25 [□] - 2 [℃]	4本			CP 36 ^{mm}	1本
004	//	//	—	//	NTT光回線		1本			CP 22 ^{mm}	1本

施設名	北 部 浄 水 場
-----	-----------

令和 8 年度 契約番号 第 号			
南相馬市小高区北埜原字楸木下地内			
小高簡易水道遠方監視制御装置改修工事			
北部浄水場管理棟平面図			
縮尺	図 示	図 面 番 号	14
測量		年 月 日 主 任 技 術 者	
設計		年 月 日 管 理 技 術 者	
南 相 馬 市			

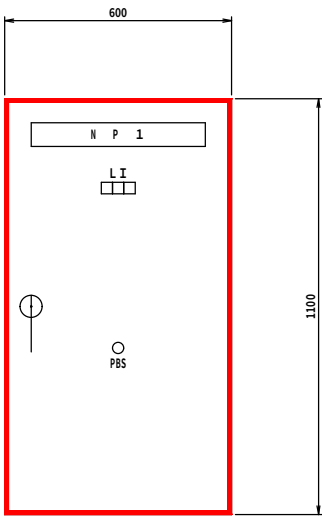


テレメータ子局収納盤

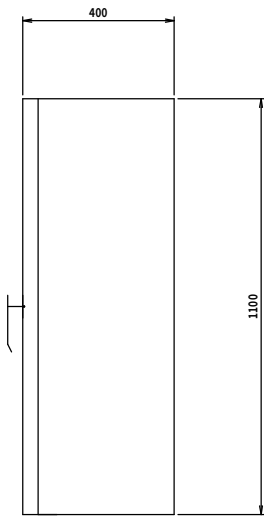

側面

L I

電源	伝送装置異常	
----	--------	--

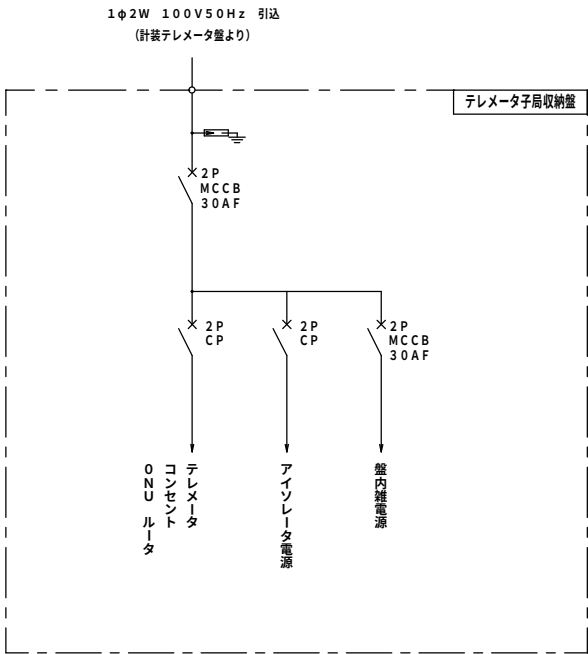


単線接続図

注 記


1.  は、新設・更新を示す。
2.  は、機能増設を示す。

令和 8 年度 契約番号 第 号			
南相馬市小高区北鳩原字楳木下地内			
小高簡易水道通方監視制御装置改修工事			
北部浄水場 テレメータ子局収納盤外形図			
縮尺	図 示	図 面 番 号	15
測量		年 月 日 主 任 技 術 者	
設計		年 月 日 管 理 技 術 者	
南 相 馬 市			

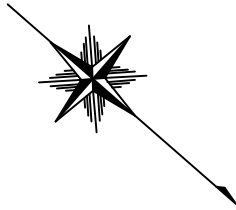

ポンプ施設一般平面図

S = 1 : 100

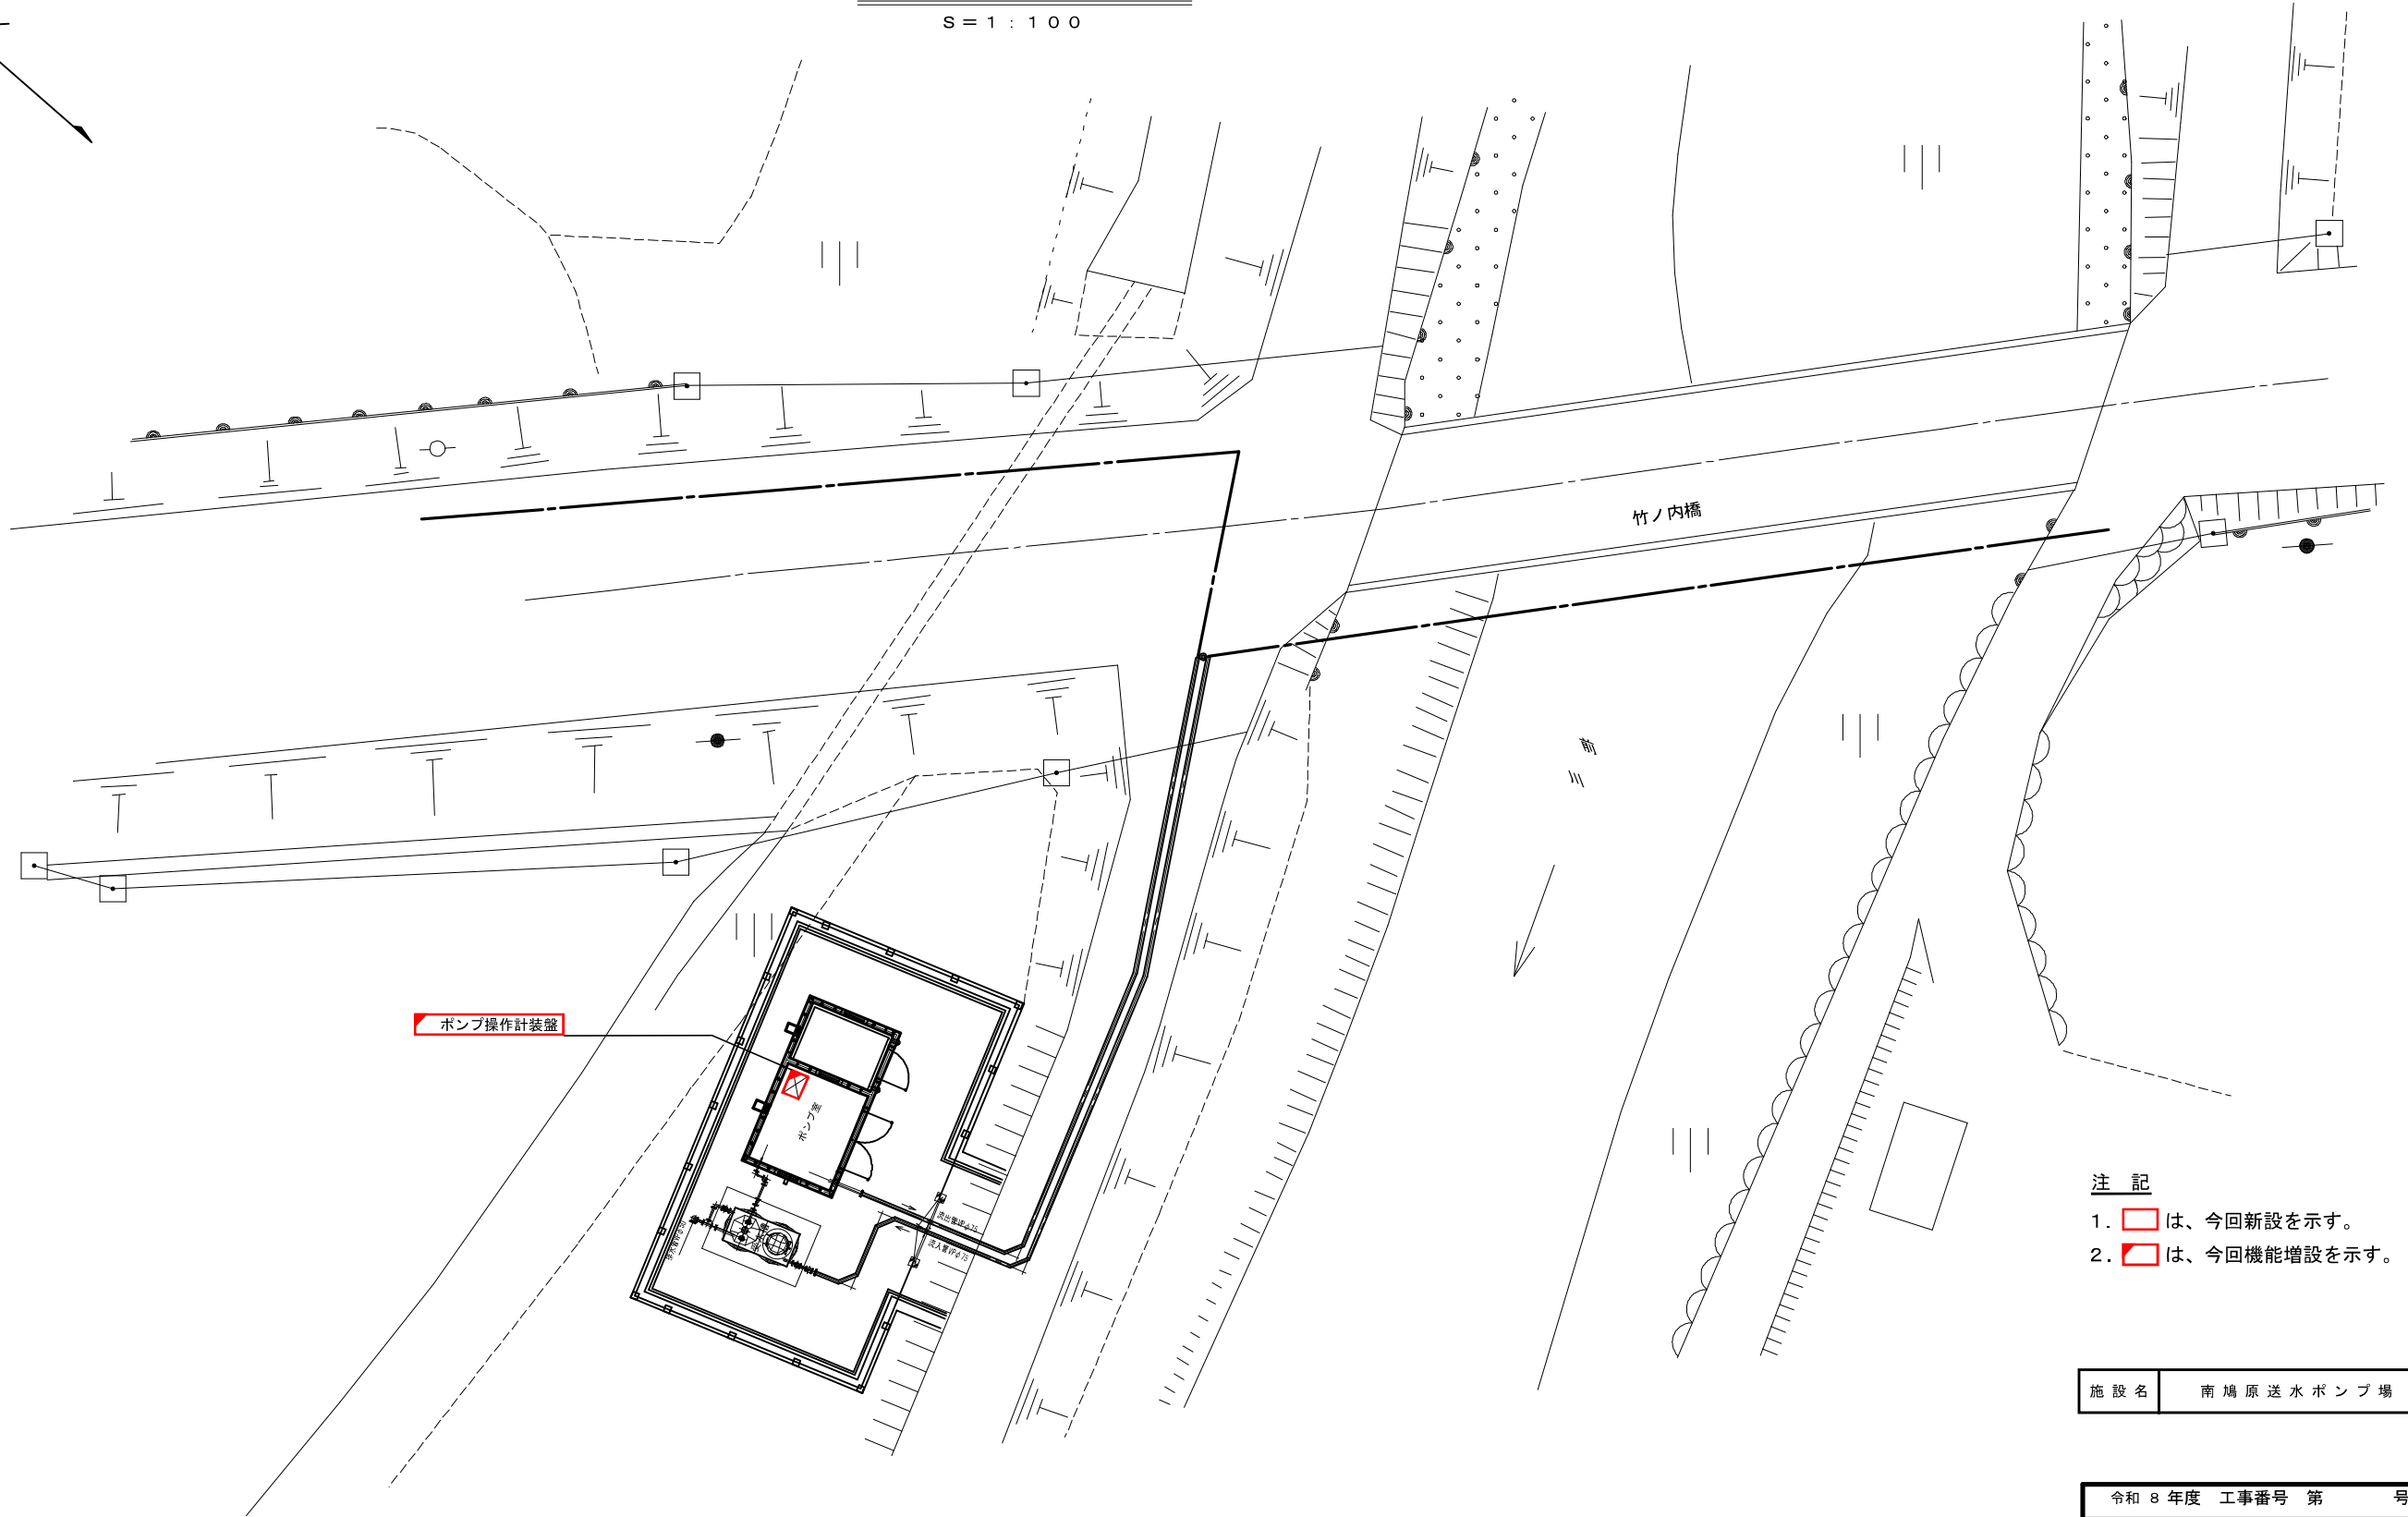


注 記

1.  は、今回新設を示す。
2.  は、今回機能増設を示す。

施設名	南鳩原送水ポンプ場
-----	-----------

令和 8 年度 工事番号 第 号			
南相馬市小高区南鳩原字北岩下地内			
小高簡易水道遠方監視制御装置改修工事			
ポンプ施設一般平面図			
縮 尺		図面番号	16
測 量	年 月 日	主 任 技 術 者	
設 計	年 月 日	管 理 技 術 者	
南 相 馬 市			

北部第2配水池 平面図 S=1:100

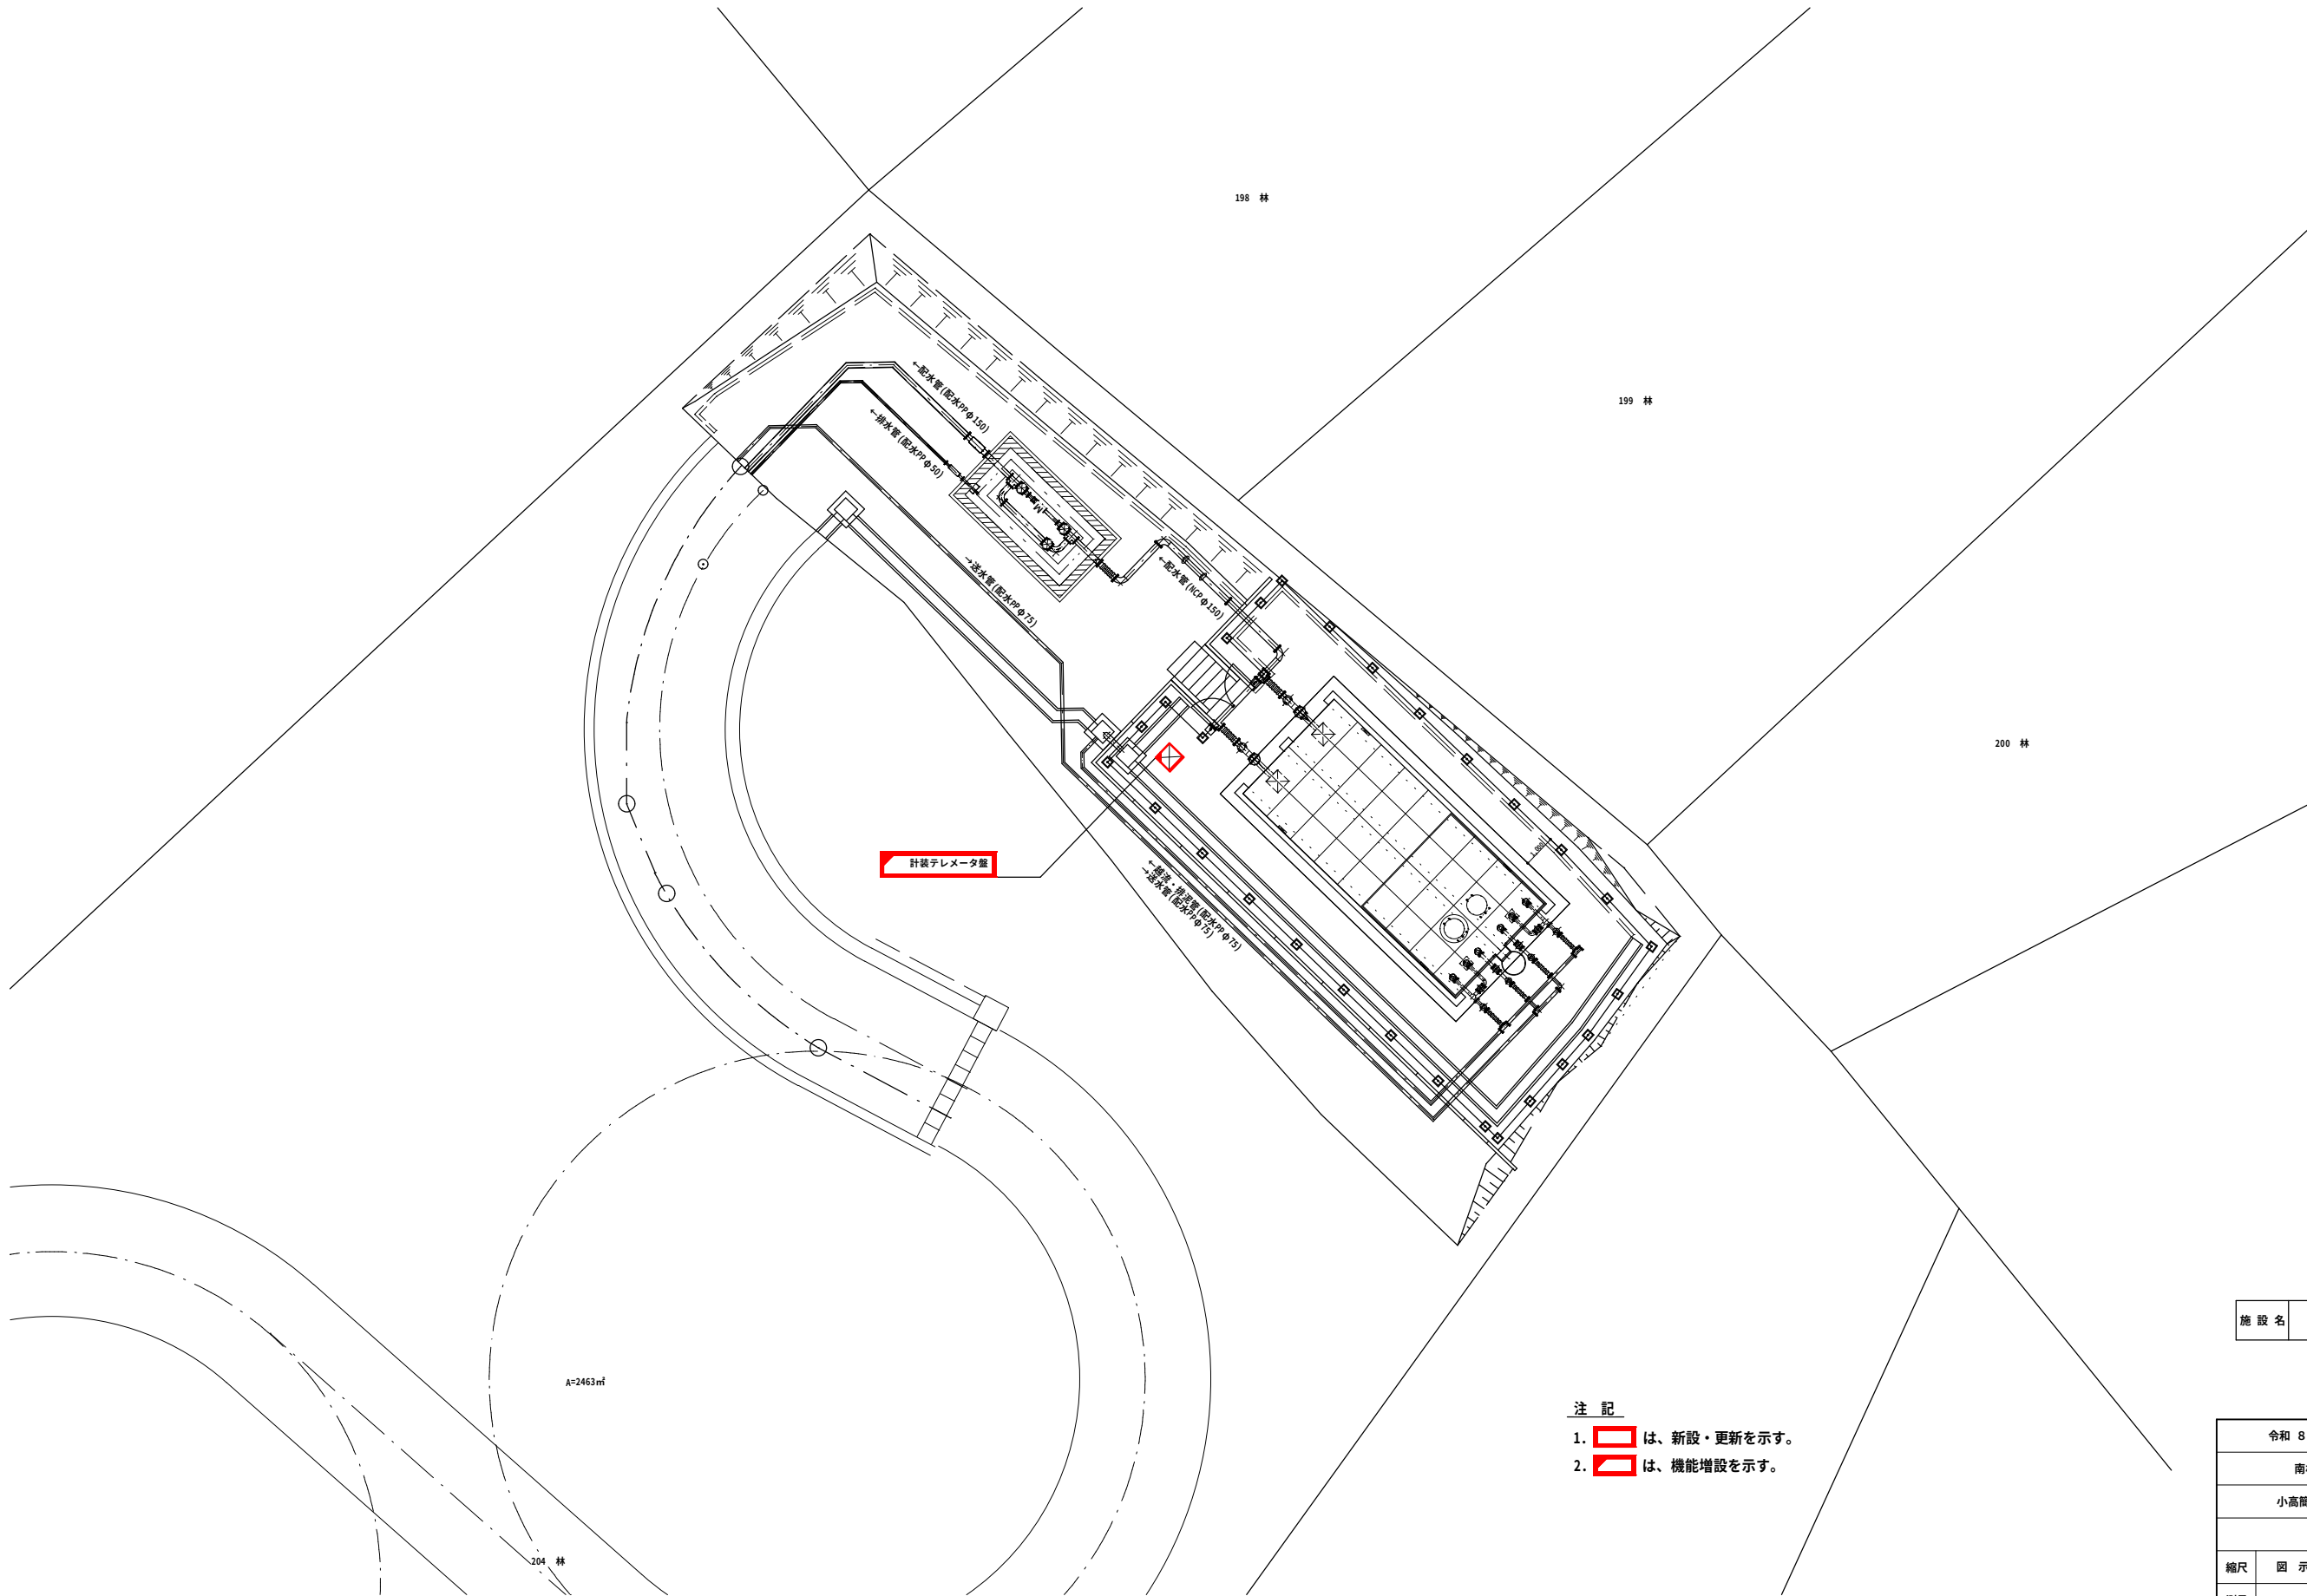

- 注 記
1.  は、新設・更新を示す。
 2.  は、機能増設を示す。

施 設 名	北 部 第 2 配 水 池
-------	---------------

令和 8 年度 契約番号 第 号			
南相馬市小高区小谷字大山道地内			
小高簡易水道遠方監視制御装置改修工事			
北部第2配水池平面図			
縮尺	図 示	図 面 番 号	17
測量		年 月 日	主 任 技 術 者
設計		年 月 日	管 理 技 術 者
南 相 馬 市			