

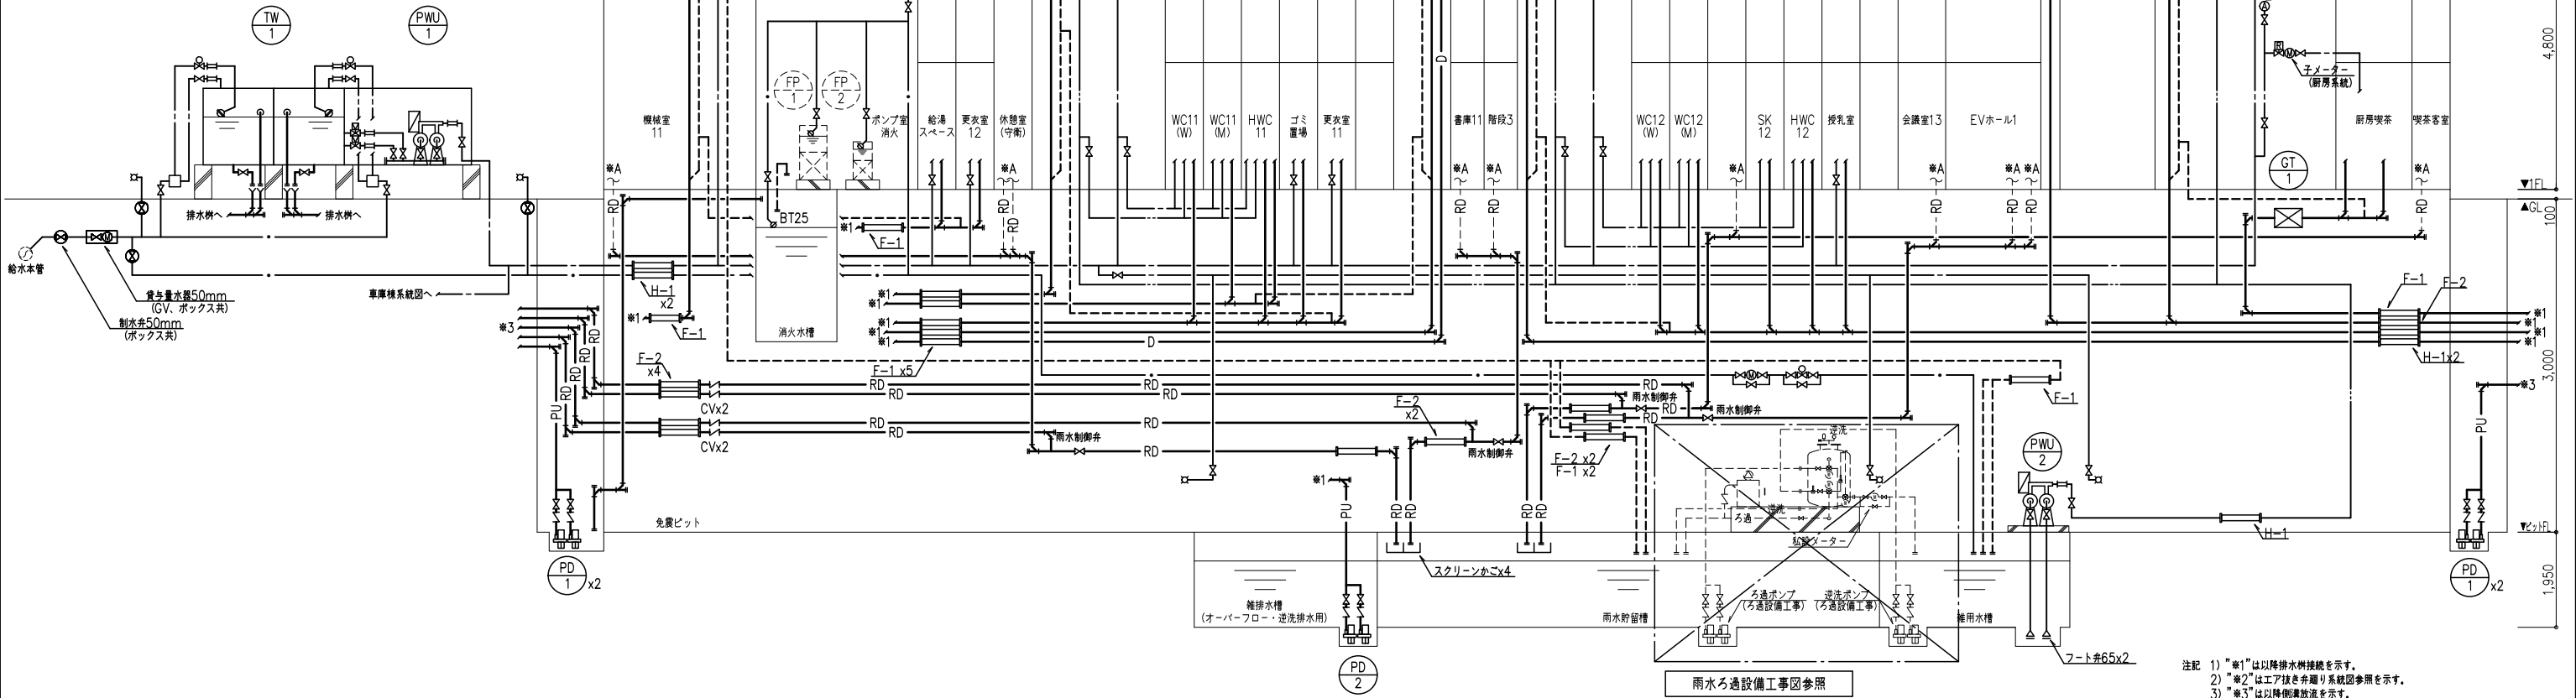
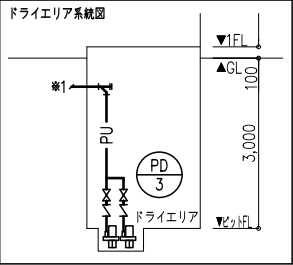


配管材リスト			
記号	種類	ダクト材	備考
●	給水 (上水・本管直結系統)	塩ビライニング鋼管 (VB)	
---	給水 (上水・加圧給水系統)	塩ビライニング鋼管 (VB)	
---	給水 (雑用水)	塩ビライニング鋼管 (VB)	
—	給湯	ステンレス鋼管	
—	排水	耐火二層管 (VP)	
— D —	排水 (ドレン)	配管用炭素鋼管 (白)	
— PU —	排水 (ポンプアップ)	耐衝撃ポリ強化ビニル管 H1VP	
----	通気	耐火二層管 (VP)	

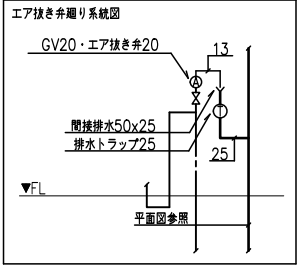


注記 1) "※1"は以降排水樹接続を示す。
2) "※2"はエア抜き弁廻り系統図参照を示す。
3) "※3"は以降側溝放流を示す。
4) "※A"の雨水設備はビット笠管までを建築工事、ビット横配管からを本工事とする。

				工事名称		南相馬市新庁舎建設給排水衛生設備工事		一級建築士事務所 登録番号 宮城県知事登録 第17210248号		棟別	MP-103
						建設コンサルタント 登録番号 建26第843号					
				図面名		給排水衛生設備 系統図		総括 一級建築士第323340号 高橋英雄 一級建築士第374585号 古川衛彦		通し番号	-
				設計番号		04632-010		作成日 - 編入 A1 : N. S A3 : N. S			
				株式会社		佐藤総合計画		設備関係規定に適合することを確認した 一級建築士 第359849号 設備設計一級建築士 第4808号 渡邊 森			

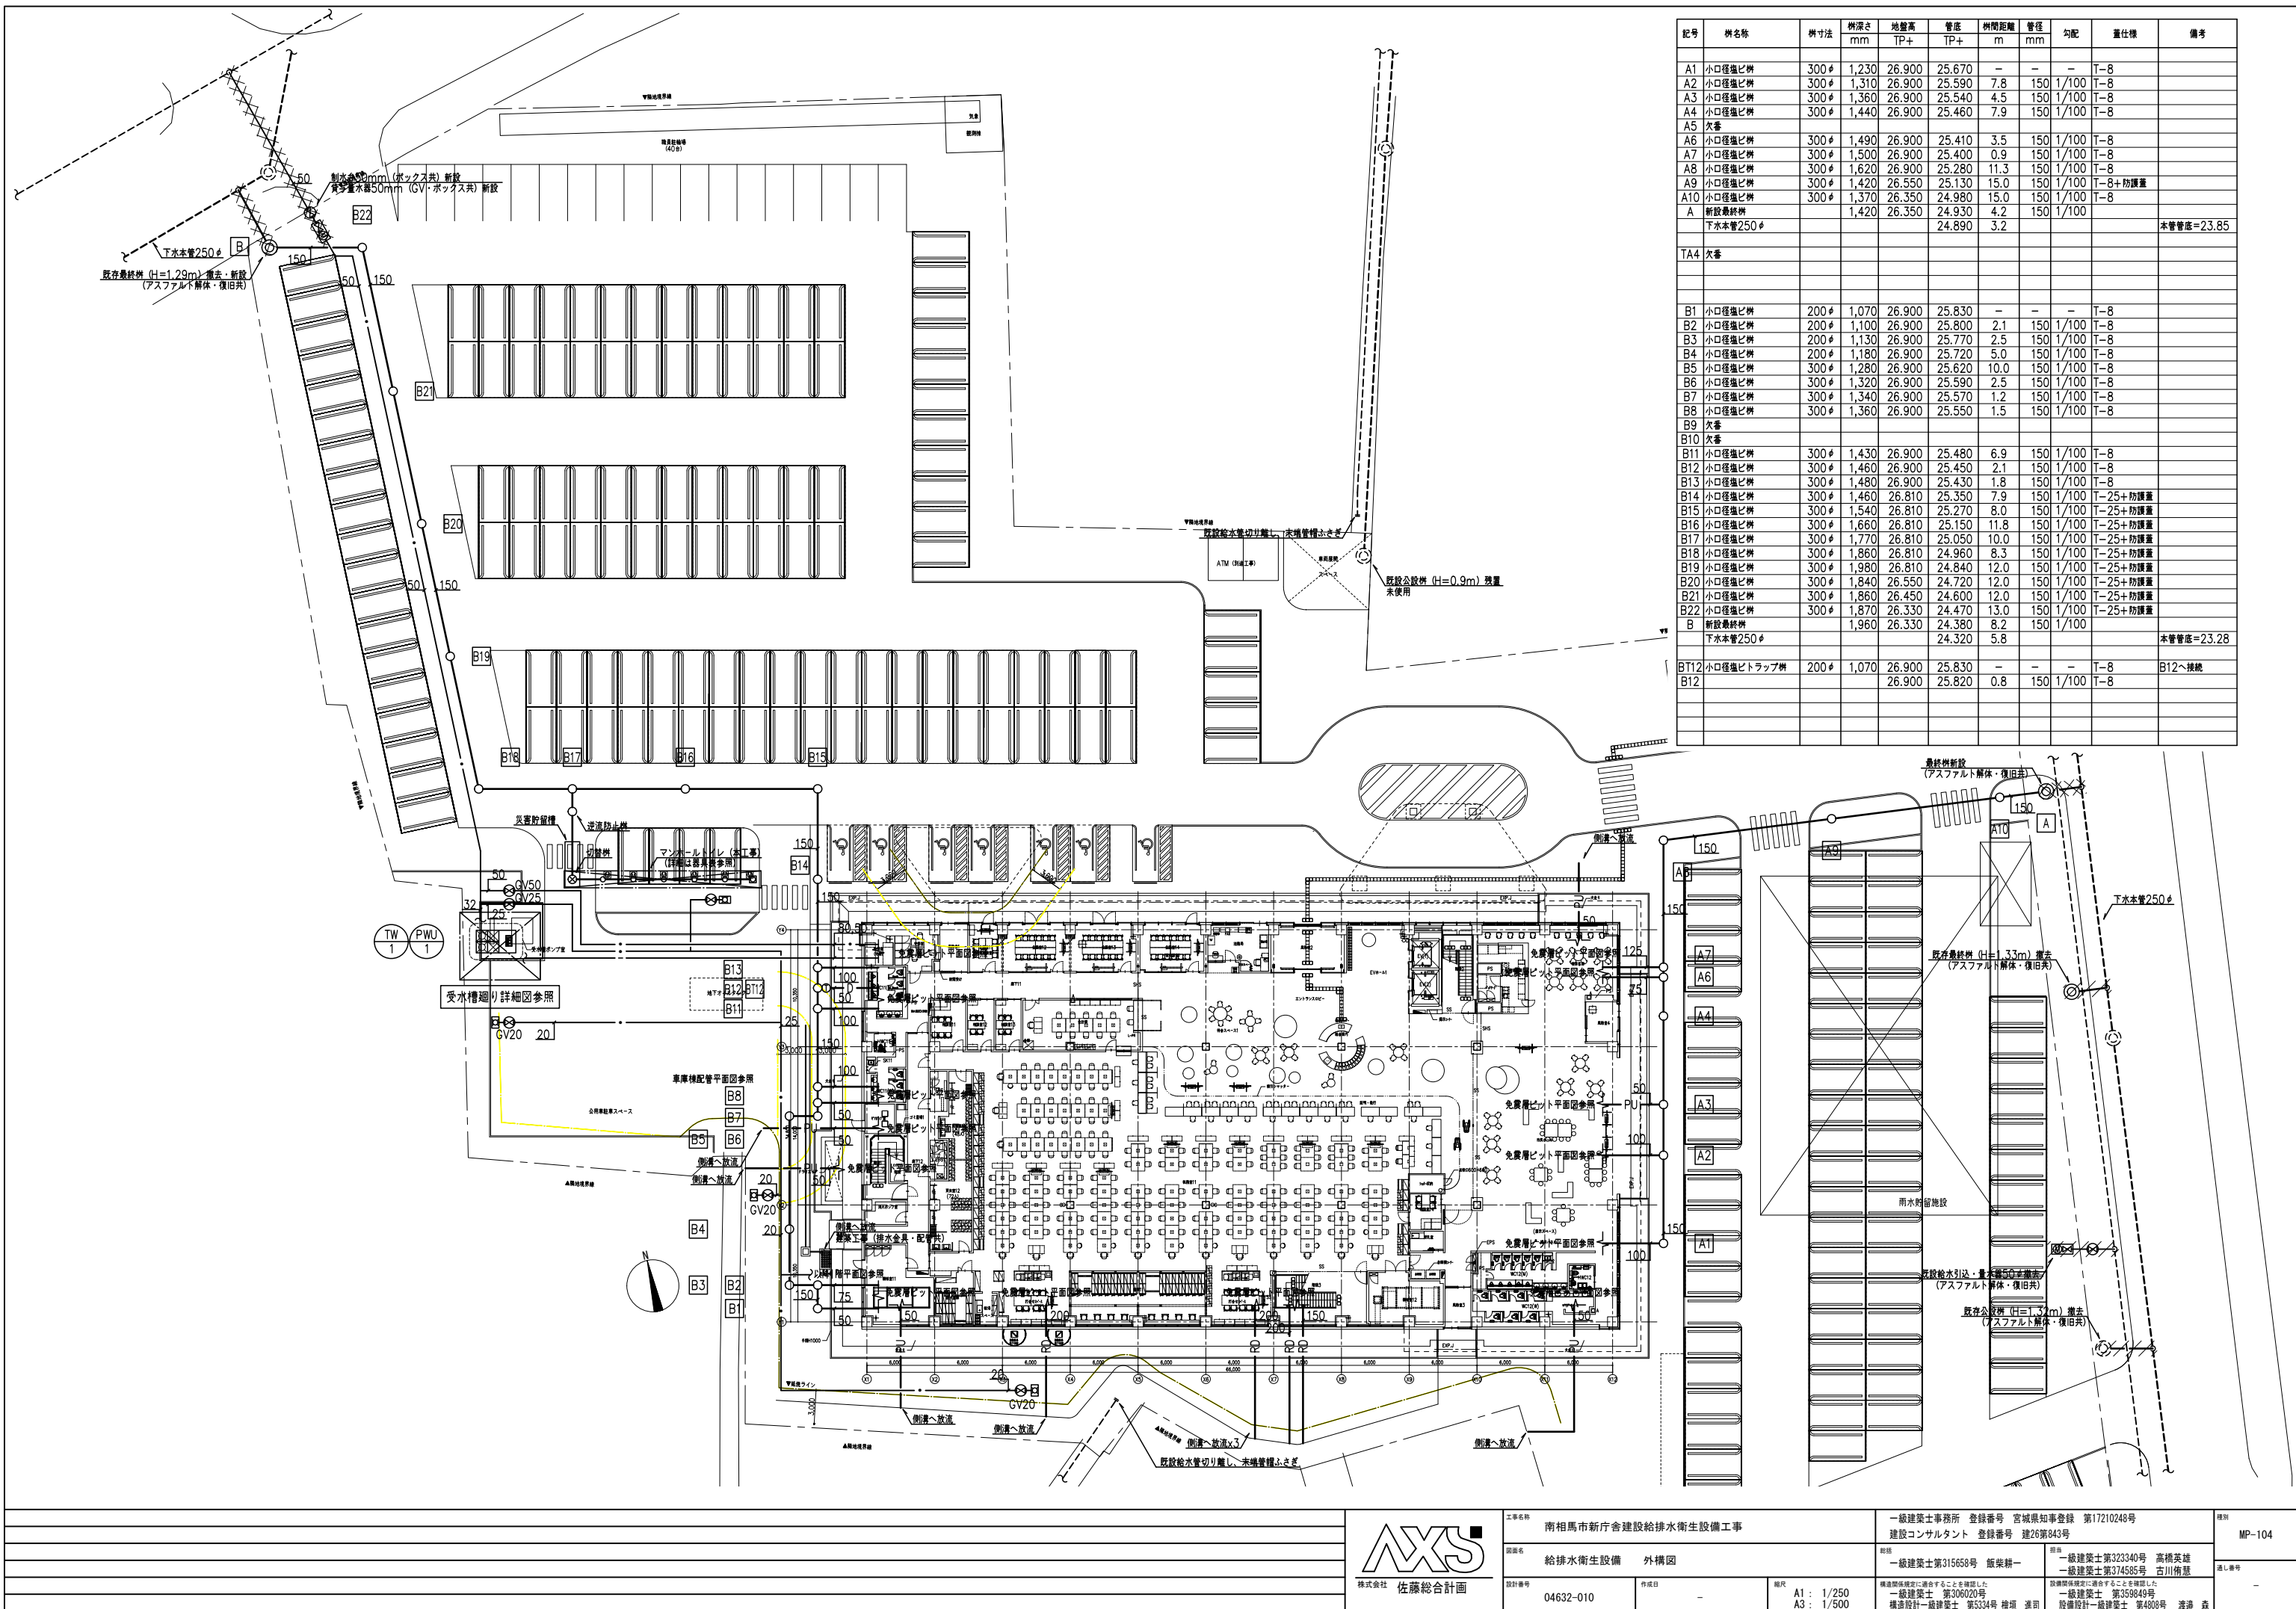




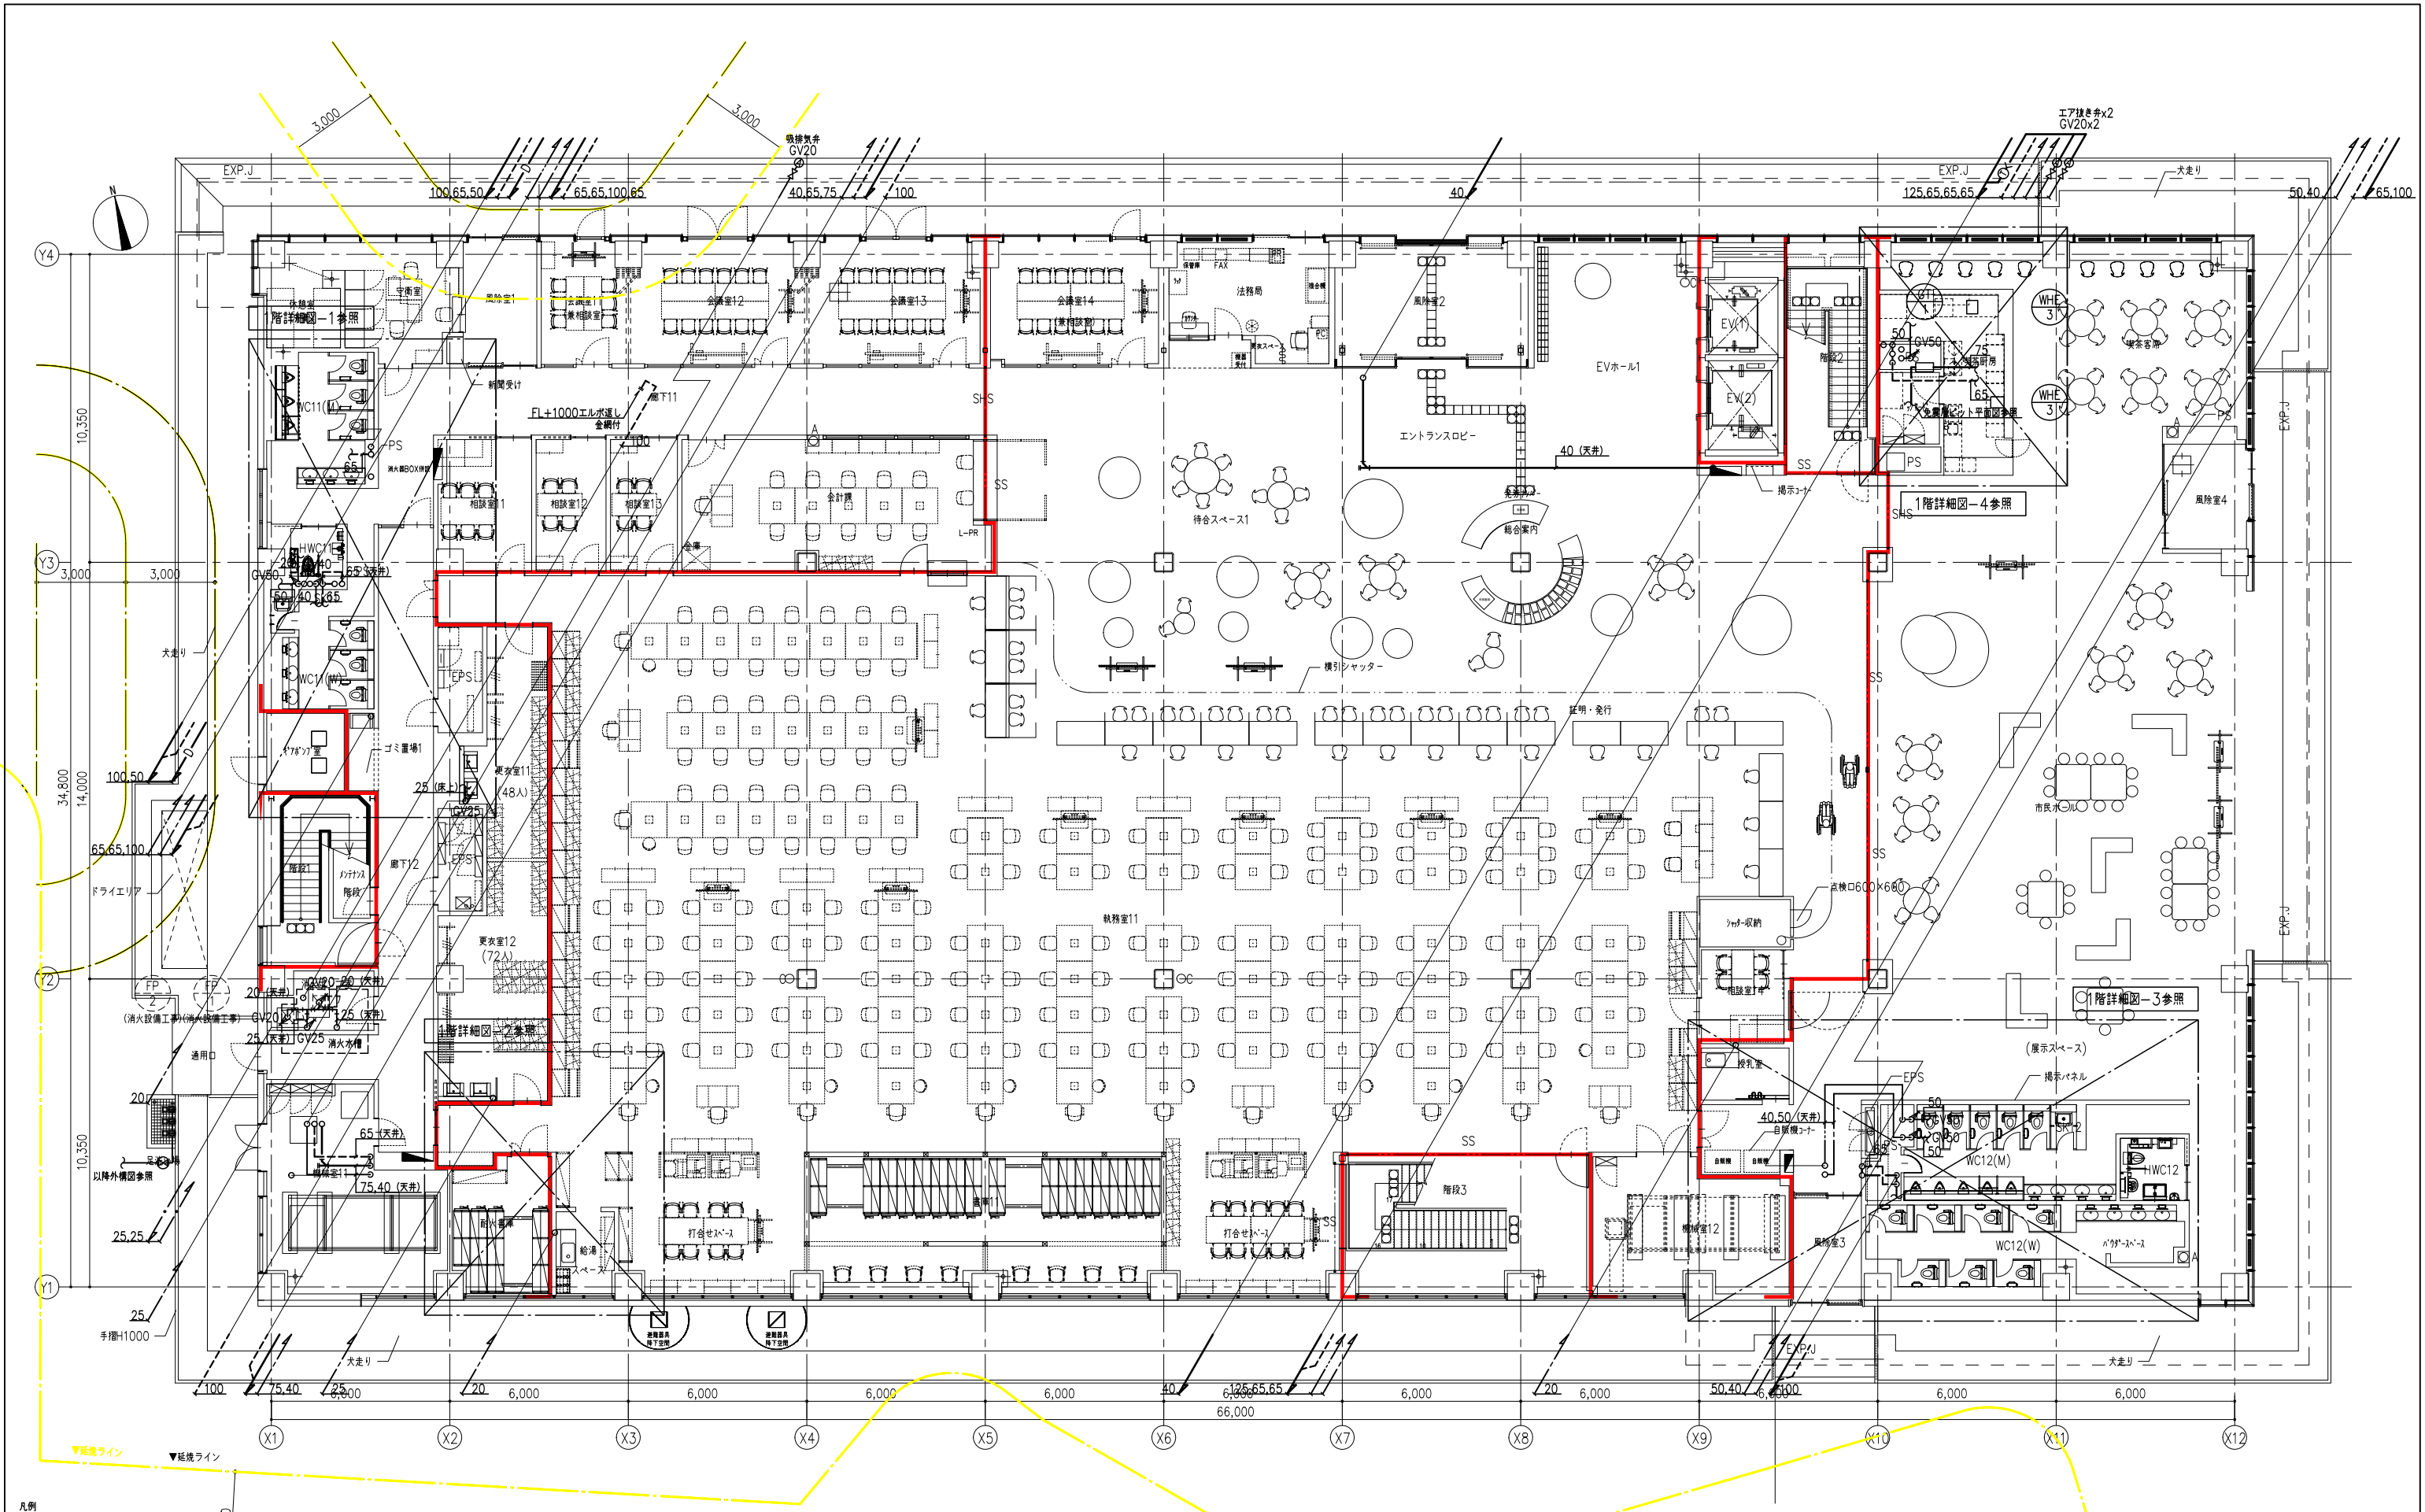

凡例	
記号	内容
—	防火区画
—	延焼ライン

注記 1) 明記なき配管は床下配管を示す。
2) 明記なき は実貫通を示す。


株式会社 佐藤総合計画		AXS		工務名称 南相馬市新庁舎建設給排水衛生設備工事		一級建築士事務所 登録番号 宮城県知事登録 第17210248号 建設コンサルタント 登録番号 建26第843号		図名 給排水衛生設備 1階平面図		図例 MP-106	
設計番号 04632-010		作成日 -		縮尺 A1: 1/100 A3: 1/200		設計者 一級建築士第315658号 飯柴耕一 一級建築士第306020号 構造設計一級建築士 第5334号 増垣 進司		監理者 一級建築士第323340号 高橋英雄 一級建築士第374585号 古川南基		通し番号 -	

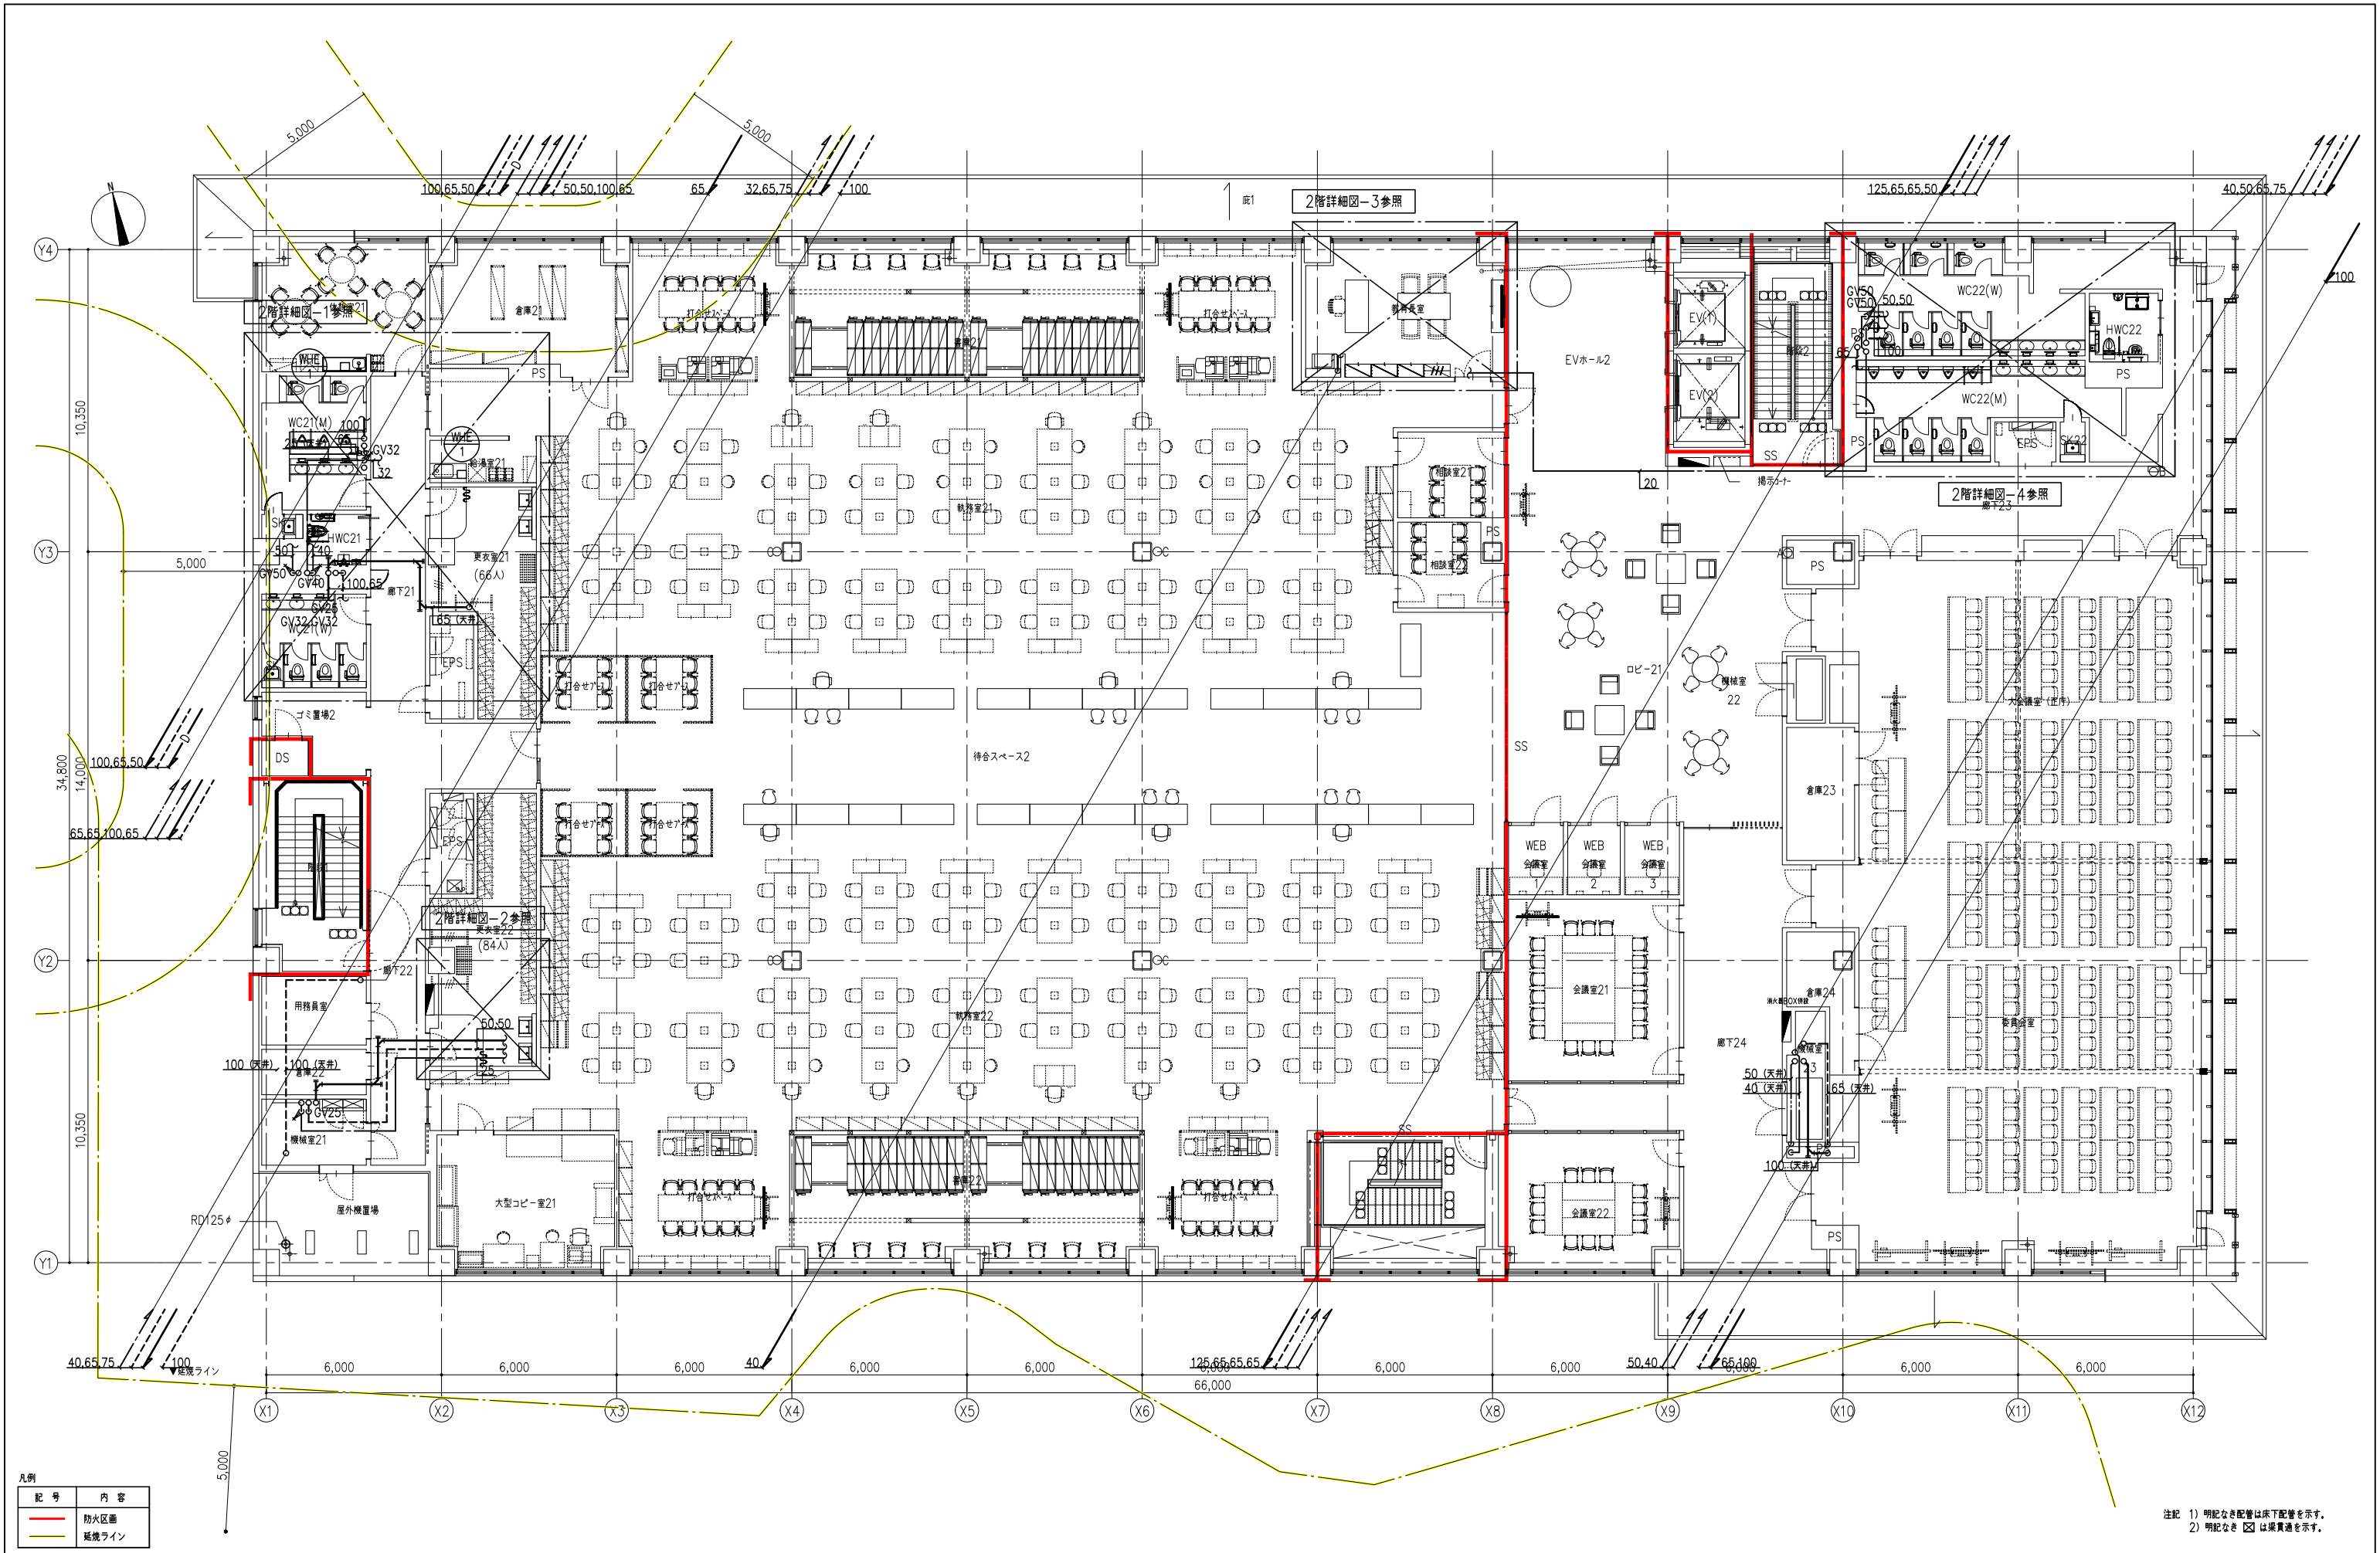

凡例	
記号	内容
—	防火区画
—	延焼ライン

注記 1) 明記なき配管は床下配管を示す。
2) 明記なき ☒ は渠貫通を示す。


工程名称 南相馬市新庁舎建設給排水衛生設備工事		設計者 一級建築士事務所 登録番号 宮城県知事登録 第17210248号 建設コンサルタント 登録番号 建26第843号		図例 MP-107
図面名 給排水衛生設備 2階平面図	縮尺 給排水衛生設備 2階平面図	設計者 一級建築士第315658号 飯柴耕一	監理者 一級建築士第323340号 高橋英雄 一級建築士第374585号 古川侑基	通し番号 -
設計番号 04632-010	作成日 -	縮尺 A1: 1/100 A3: 1/200	構造関係図面に適合することを確認した 一級建築士 第306020号 構造設計一級建築士 第5334号 増垣 進司	設備関係図面に適合することを確認した 一級建築士 第359849号 設備設計一級建築士 第4808号 渡邊 森

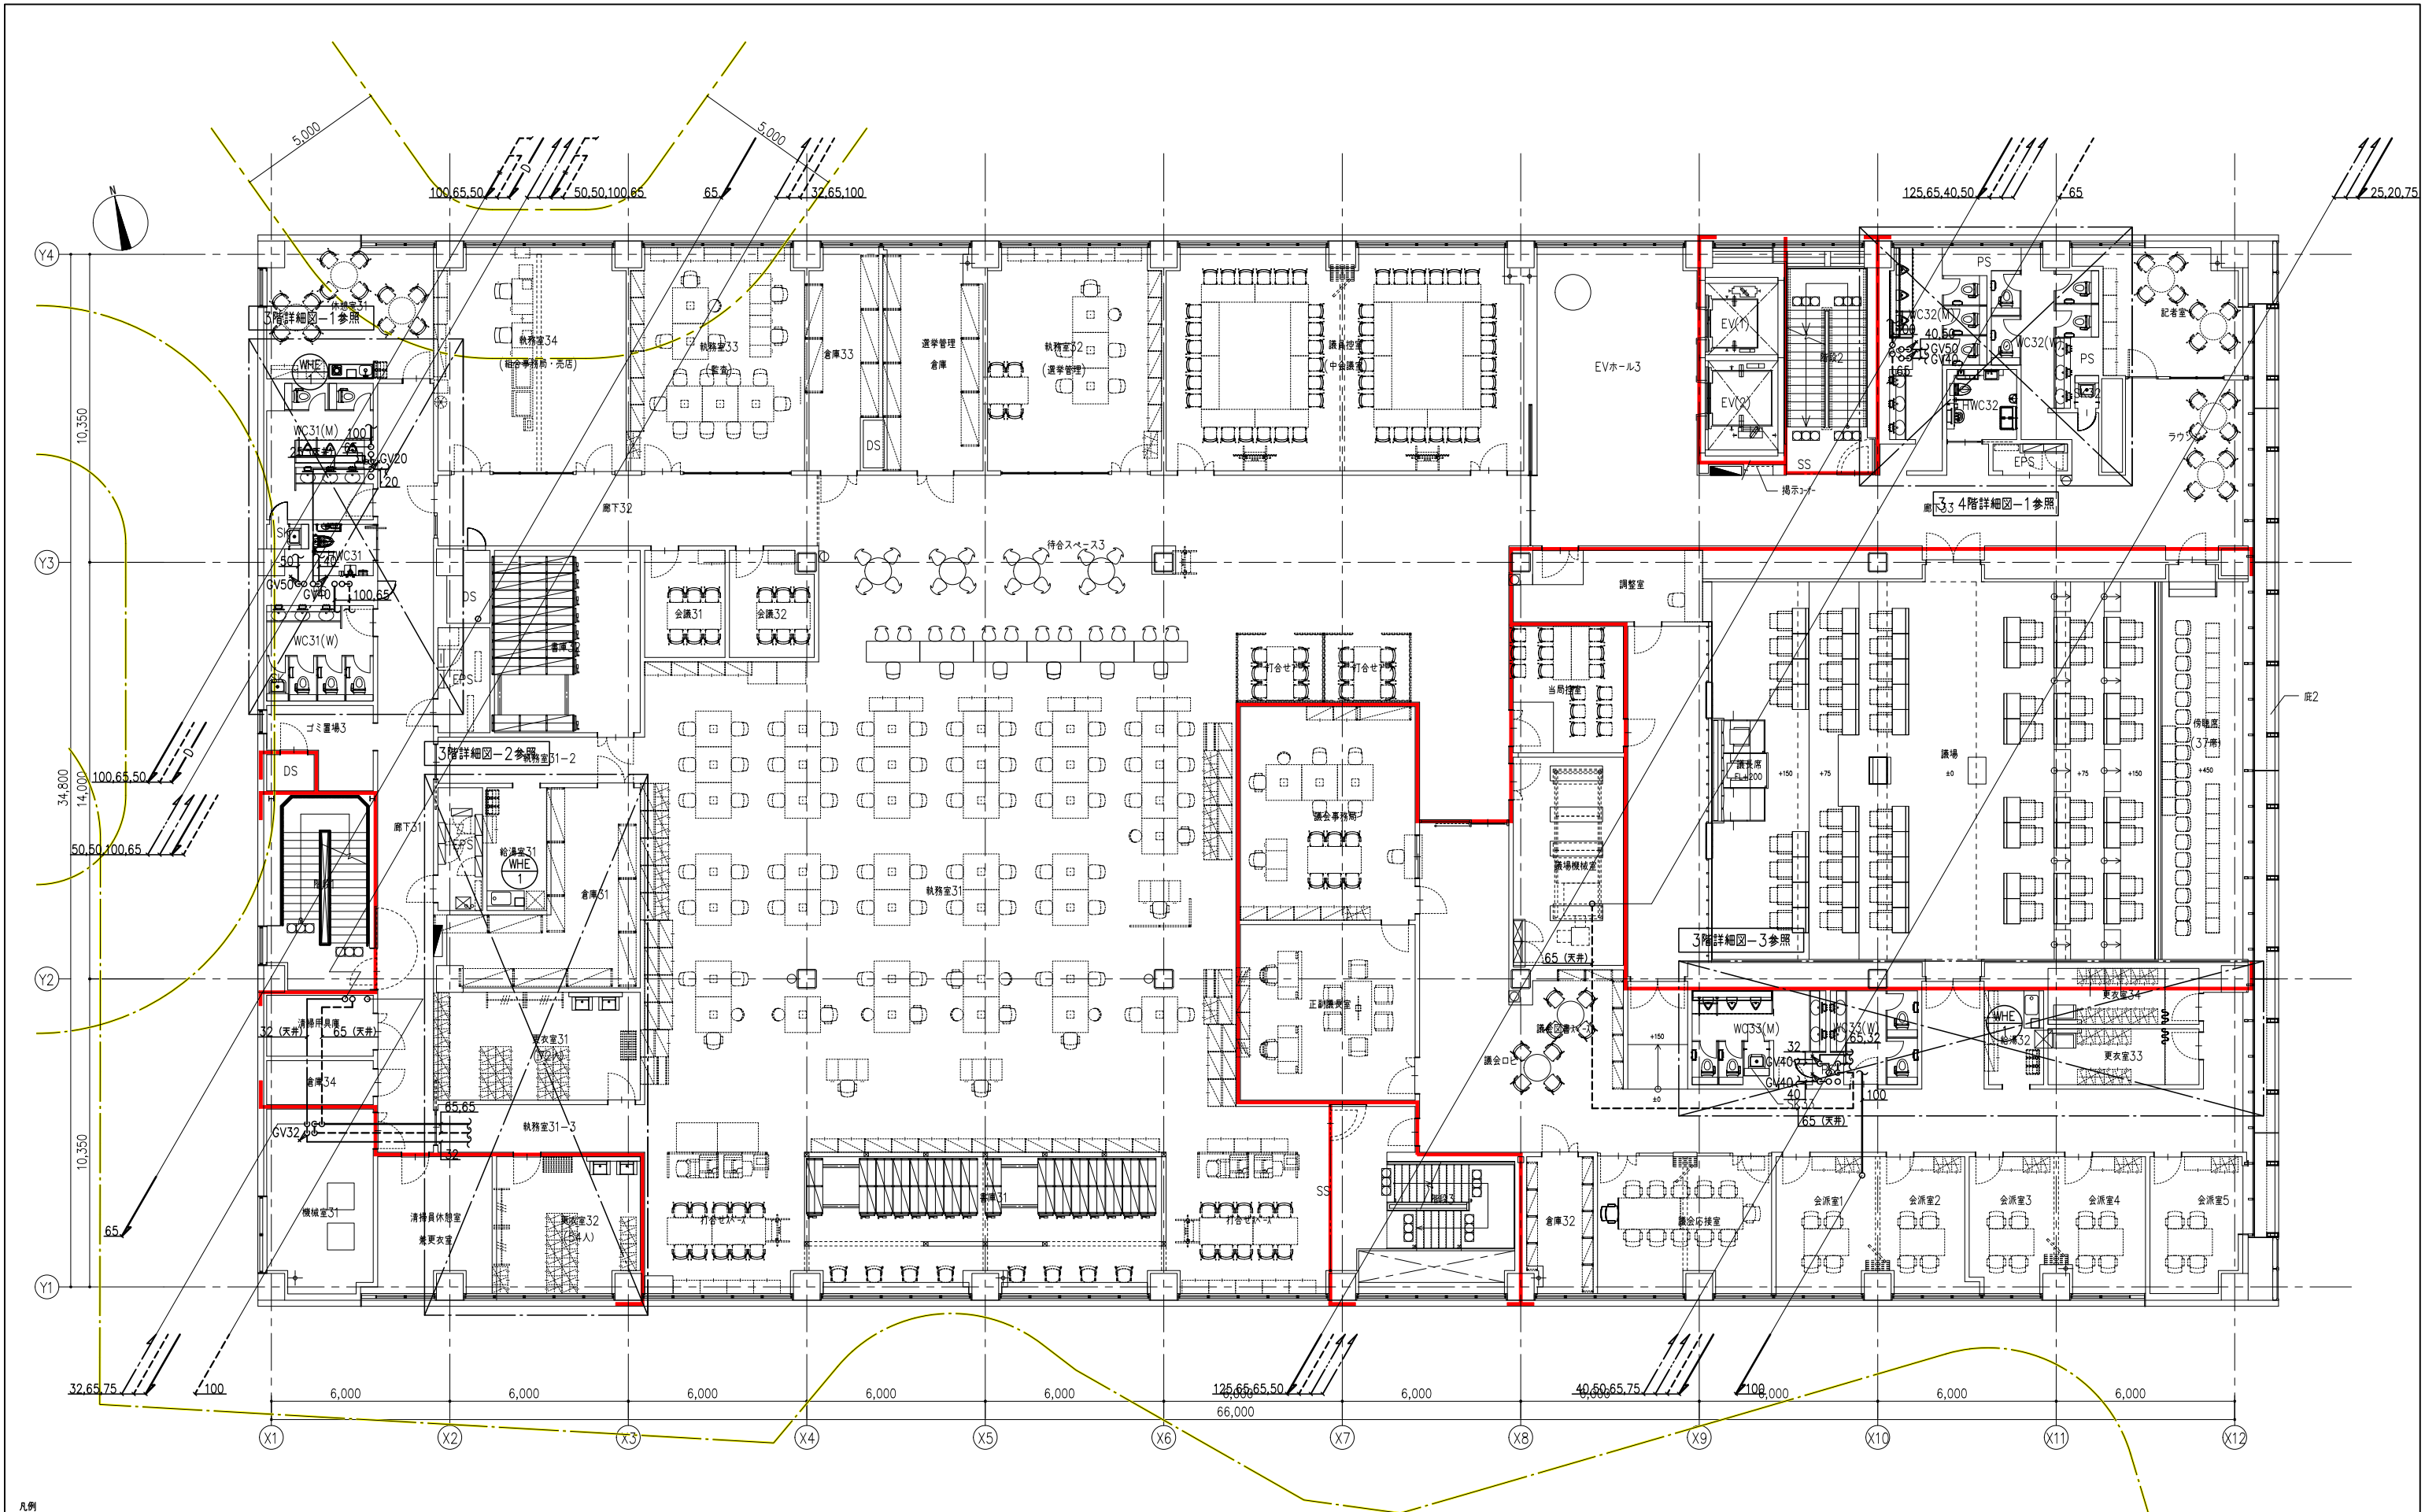


凡例	
記号	内容
—	防火区画
—	延焼ライン

注記 1) 明記なき配管は床下配管を示す。
2) 明記なき ☒ は実貫通を示す。


株式会社 佐藤総合計画		工事名称 南相馬市新庁舎建設給排水衛生設備工事		一級建築士事務所 登録番号 宮城県知事登録 第17210248号 建設コンサルタント 登録番号 建26第843号		図例 MP-108
図面名 給排水衛生設備 3階平面図		縮尺 A1: 1/100 A3: 1/200		設計者 一級建築士第315658号 飯柴耕一 一級建築士第306020号 構造設計一級建築士 第5334号 増垣 進司		設計者 一級建築士第323340号 高橋英雄 一級建築士第374585号 古川侑基 設備設計一級建築士 第359849号 設備設計一級建築士 第4808号 渡邊 森
設計番号 04632-010		作成日 -		構造関係図等に適合することを確認した 一級建築士 第306020号 構造設計一級建築士 第5334号 増垣 進司		構造関係図等に適合することを確認した 一級建築士第323340号 高橋英雄 一級建築士第374585号 古川侑基 設備設計一級建築士 第359849号 設備設計一級建築士 第4808号 渡邊 森

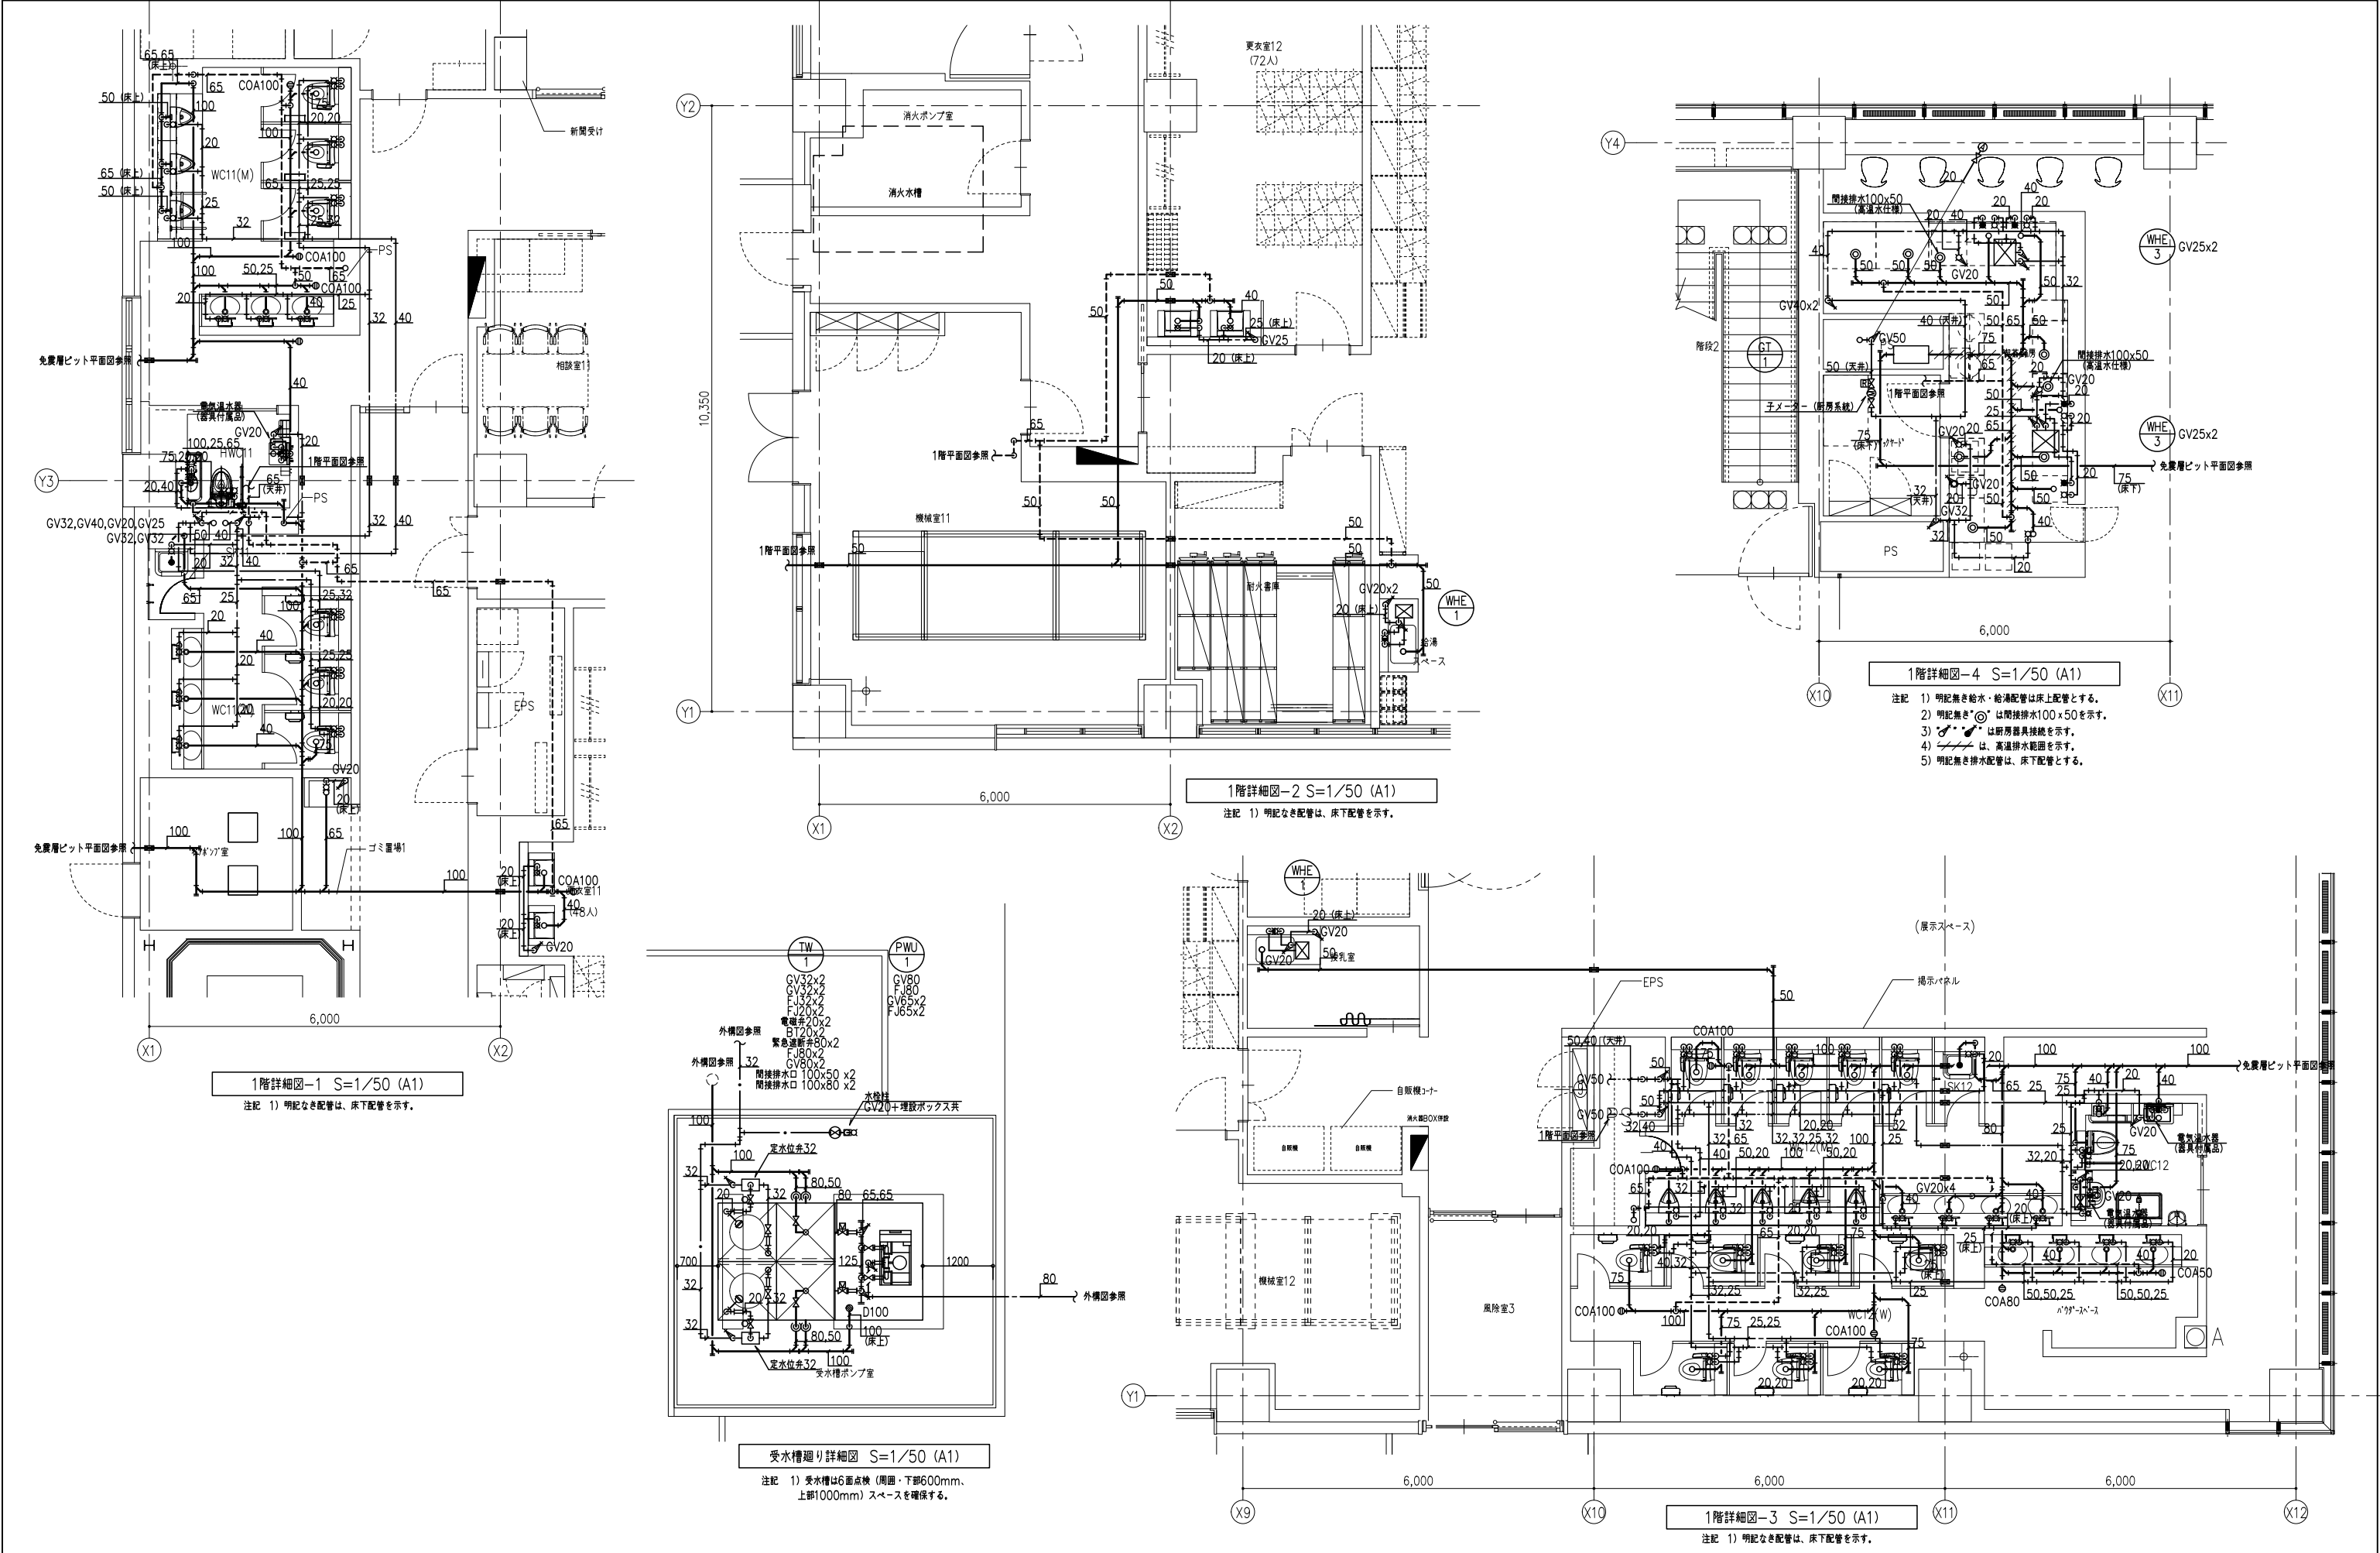

工事名称 南相馬市新庁舎建設給排水衛生設備工事				一般建築士事務所 登録番号 宮城県知事登録 第17210248号 建設コンサルタント 登録番号 建26第843号		棟別 MP-111
図面名 給排水衛生設備 詳細図 (1)	図番 04632-010	作成日 -	縮尺 A1 : 1/50 A3 : 1/100	経理 一般建築士第315658号 飯柴耕一 一般建築士第306020号 構造設計一般建築士 第5334号 増垣 進司	担当 一般建築士第323340号 高橋英雄 一般建築士第374585号 古川侑基 設備設計一般建築士 第359849号 設備設計一般建築士 第4808号 渡邊 森	通し番号 -

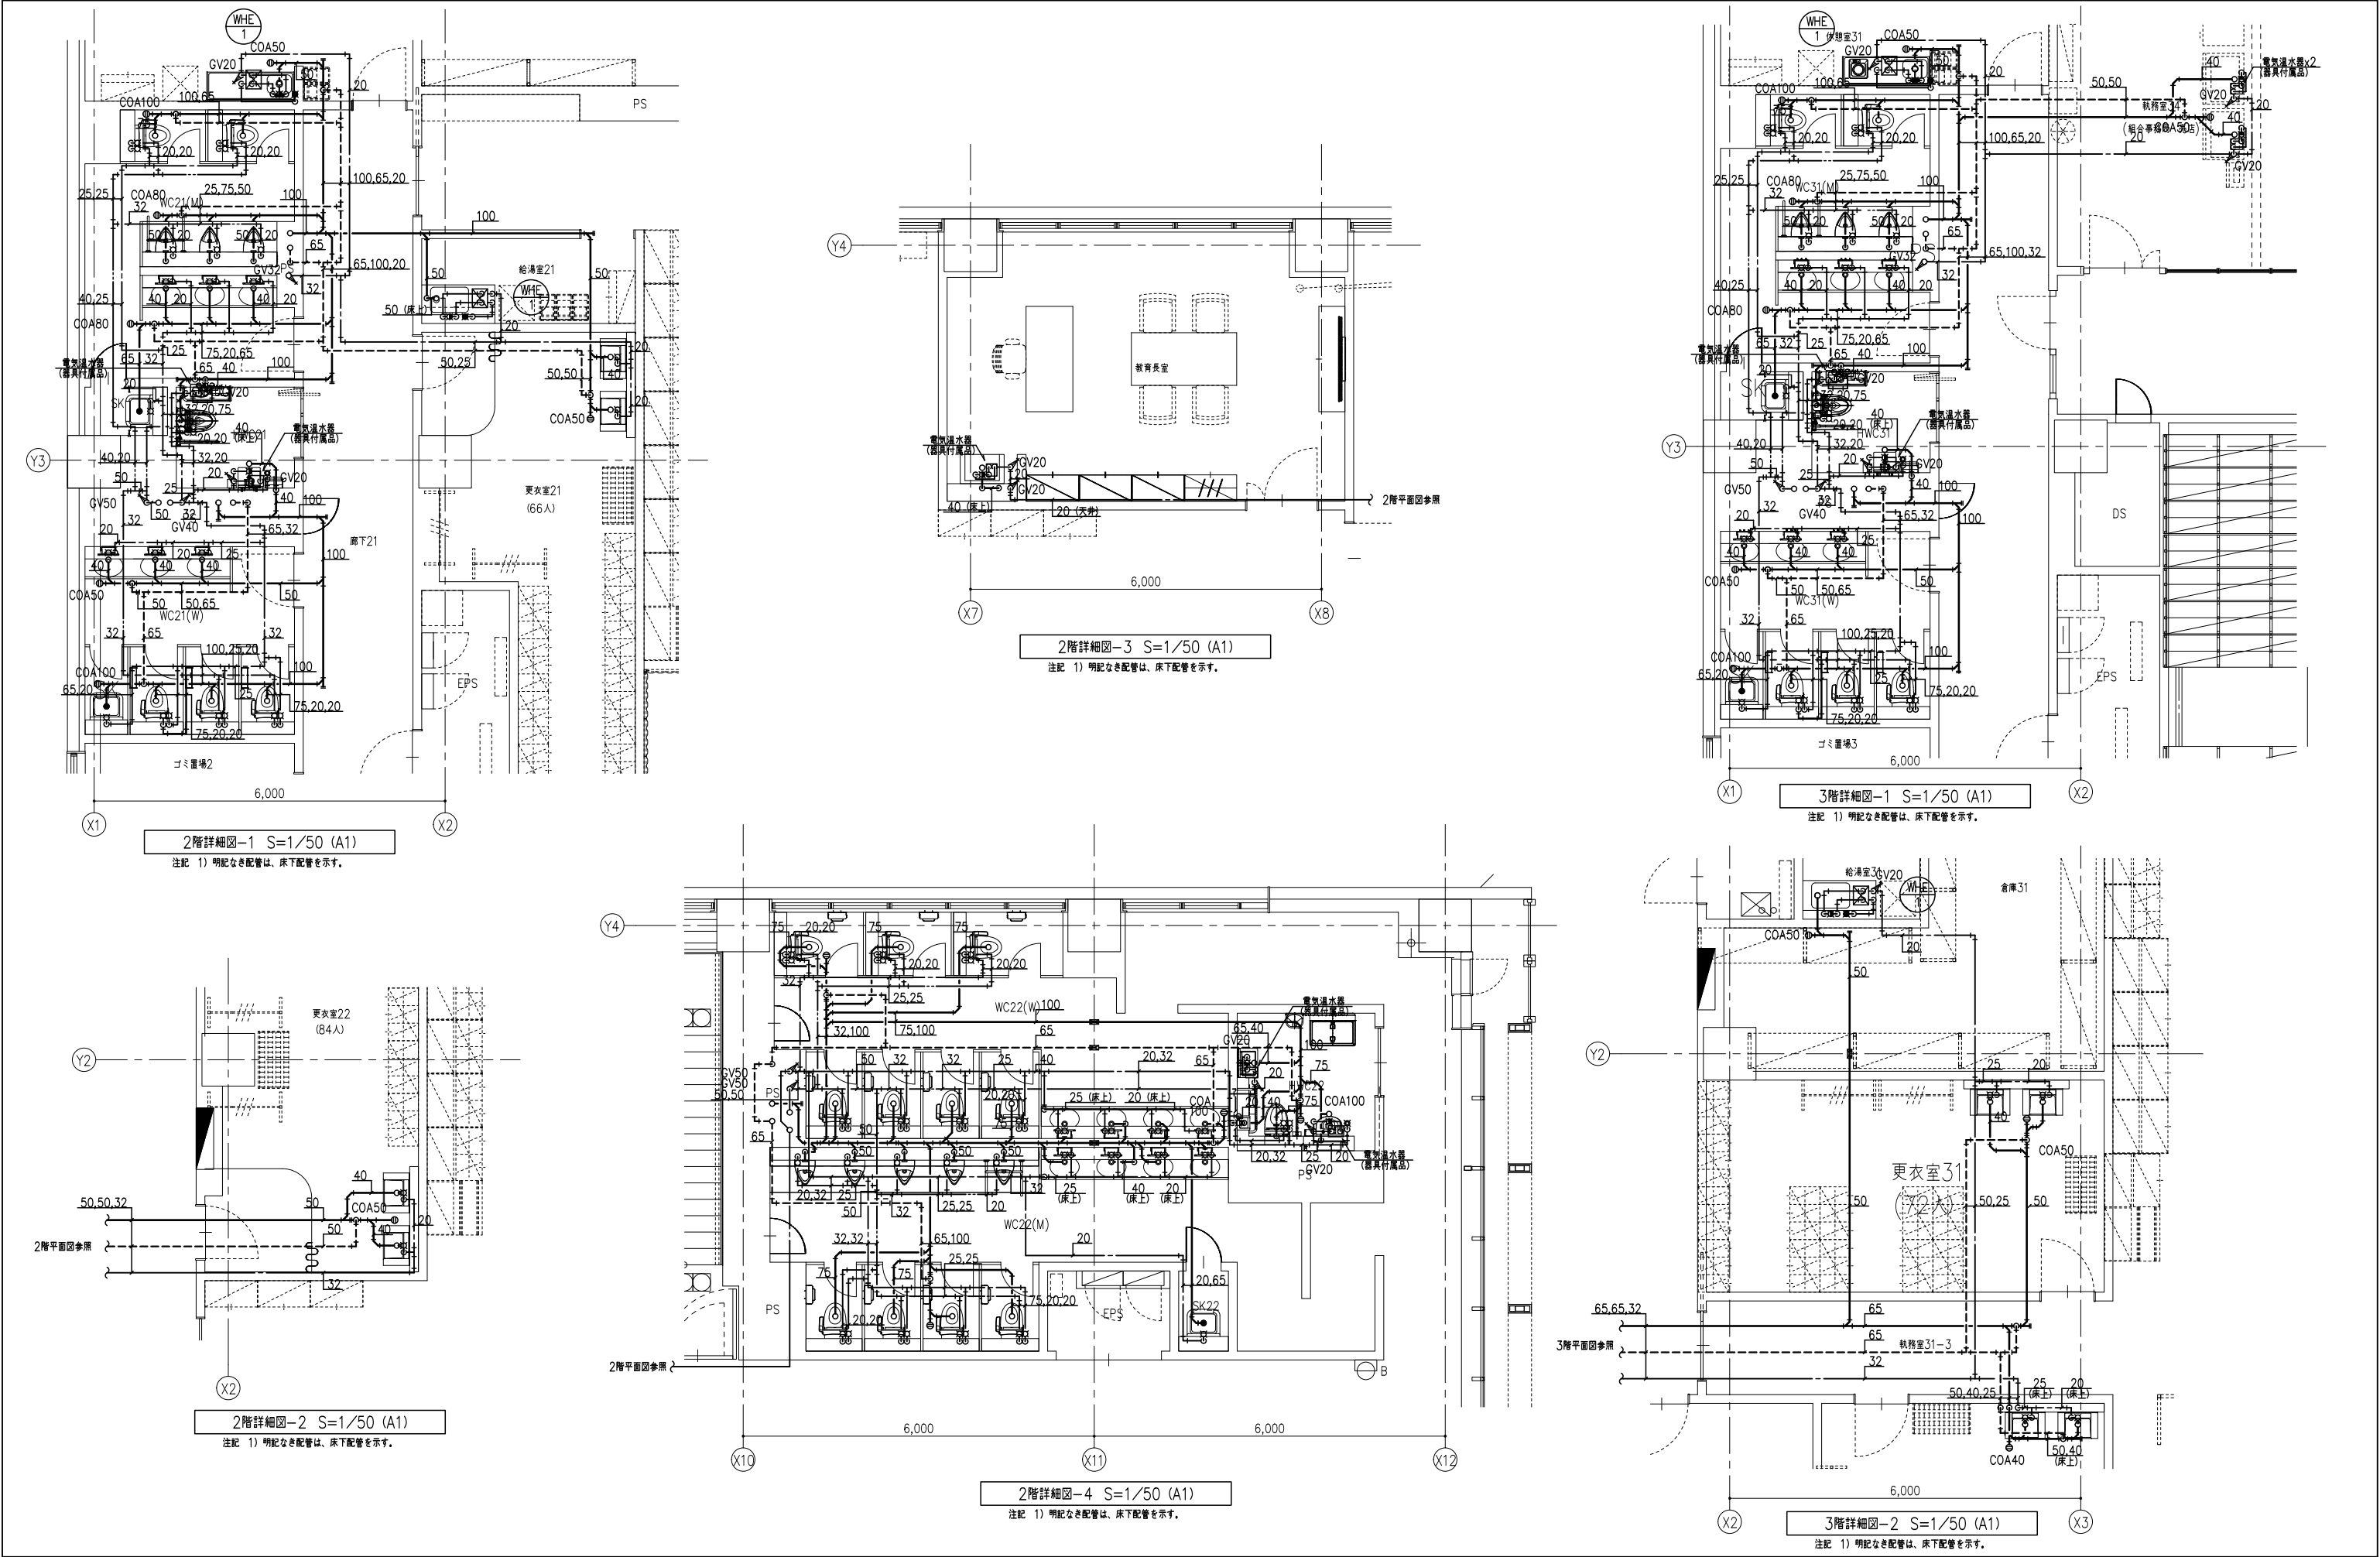


				AXS 株式会社 佐藤総合計画		工事名称 南相馬市新庁舎建設給排水衛生設備工事		一級建築士事務所 登録番号 宮城県知事登録 第17210248号 建設コンサルタント 登録番号 建26第843号		図例 MP-112
				図面名 給排水衛生設備 詳細図 (2)		図面 一級建築士第315658号 飯柴耕一 一級建築士第374585号 古川侑基		図面 一級建築士第323340号 高橋英雄 一級建築士第374585号 古川侑基		消し番号
				設計番号 04632-010		作成日 A1 : 1/50 A3 : 1/100		構造関係図面に適合することを確認した 一級建築士 第306020号 構造設計一級建築士 第5334号 増垣 進司		設備関係図面に適合することを確認した 一級建築士 第359849号 設備設計一級建築士 第4808号 渡邊 森

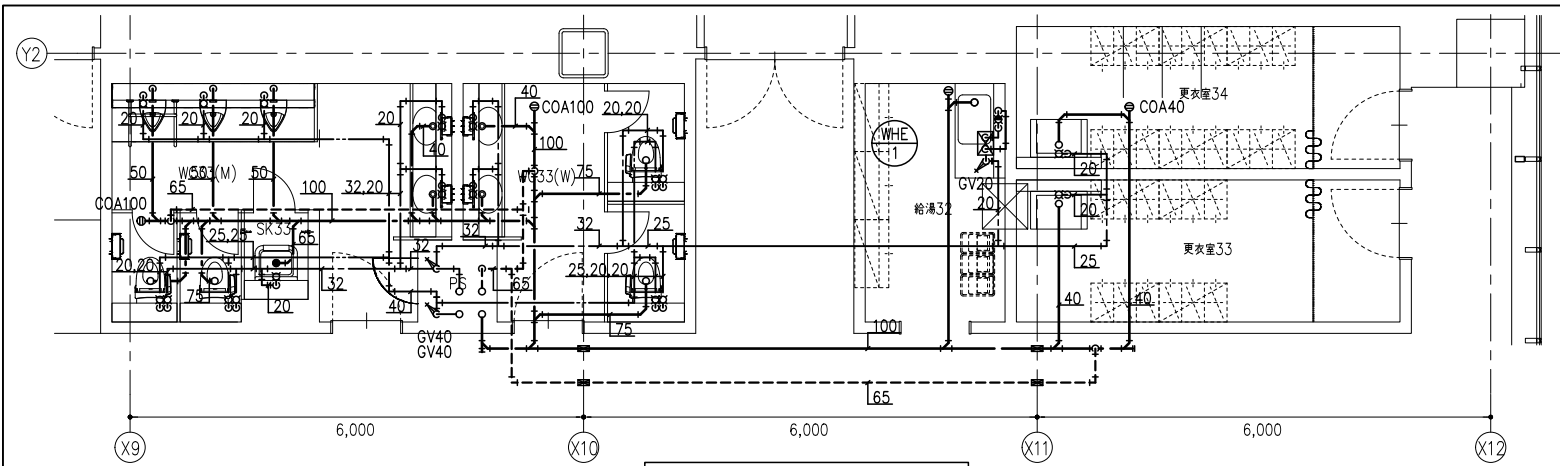


3階詳細図-3参照 S=1/50 (A1)

注記 1) 明記なき配管は、床下配管を示す。

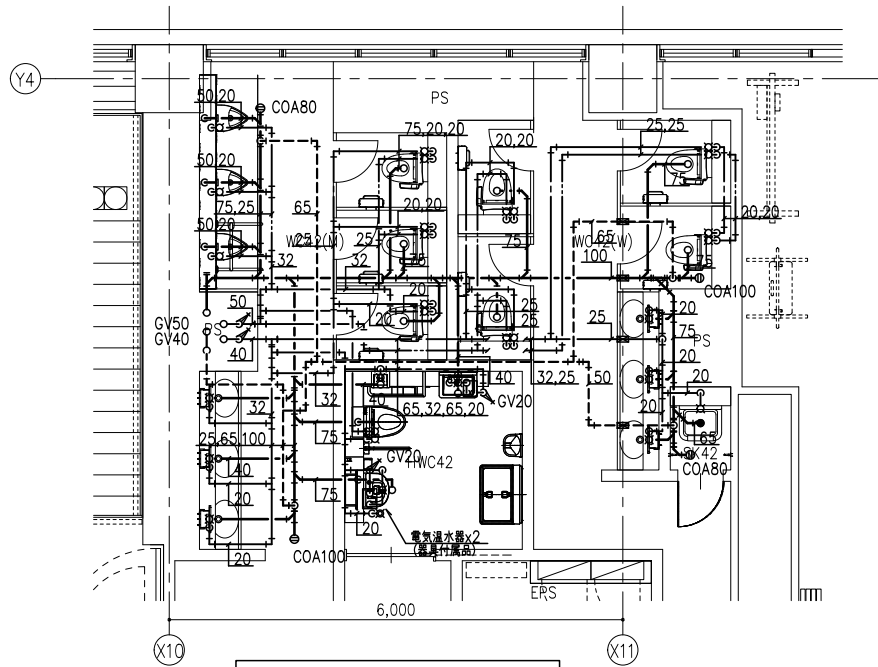


3・4階詳細図-1 S=1/50 (A1)

注記 1) 明記なき配管は、床下配管を示す。

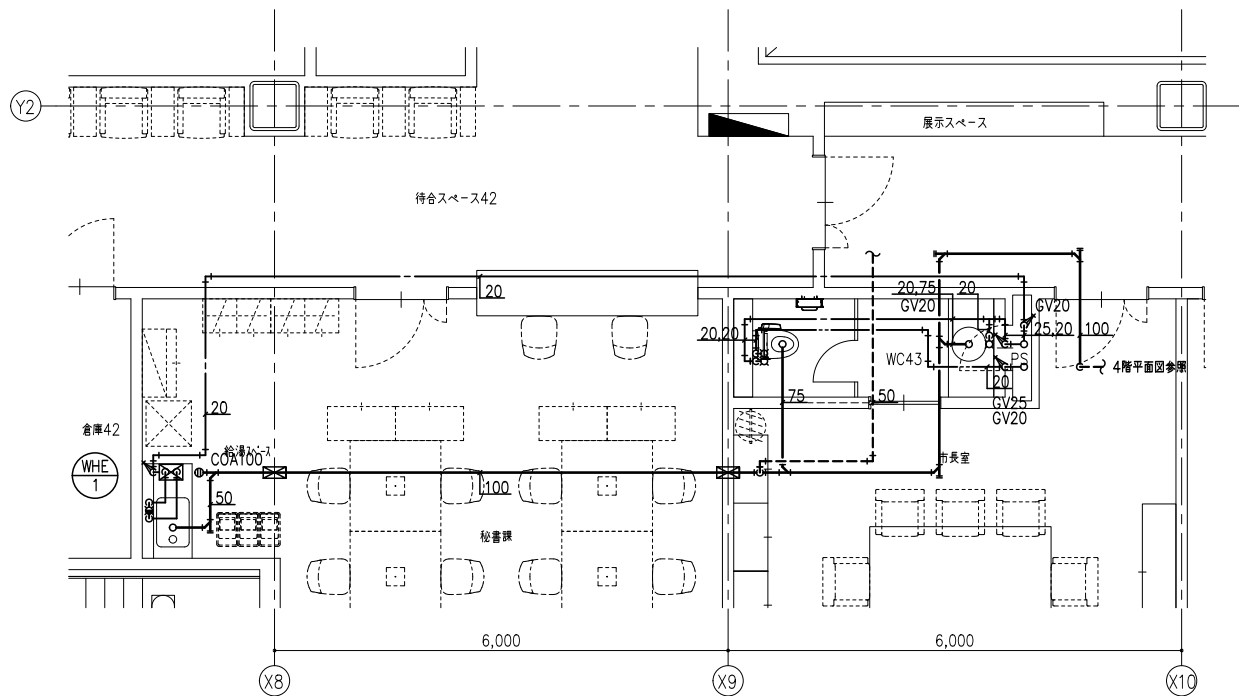

4階詳細図-2 S=1/50 (A1)

注記 1) 明記なき配管は、床下配管を示す。

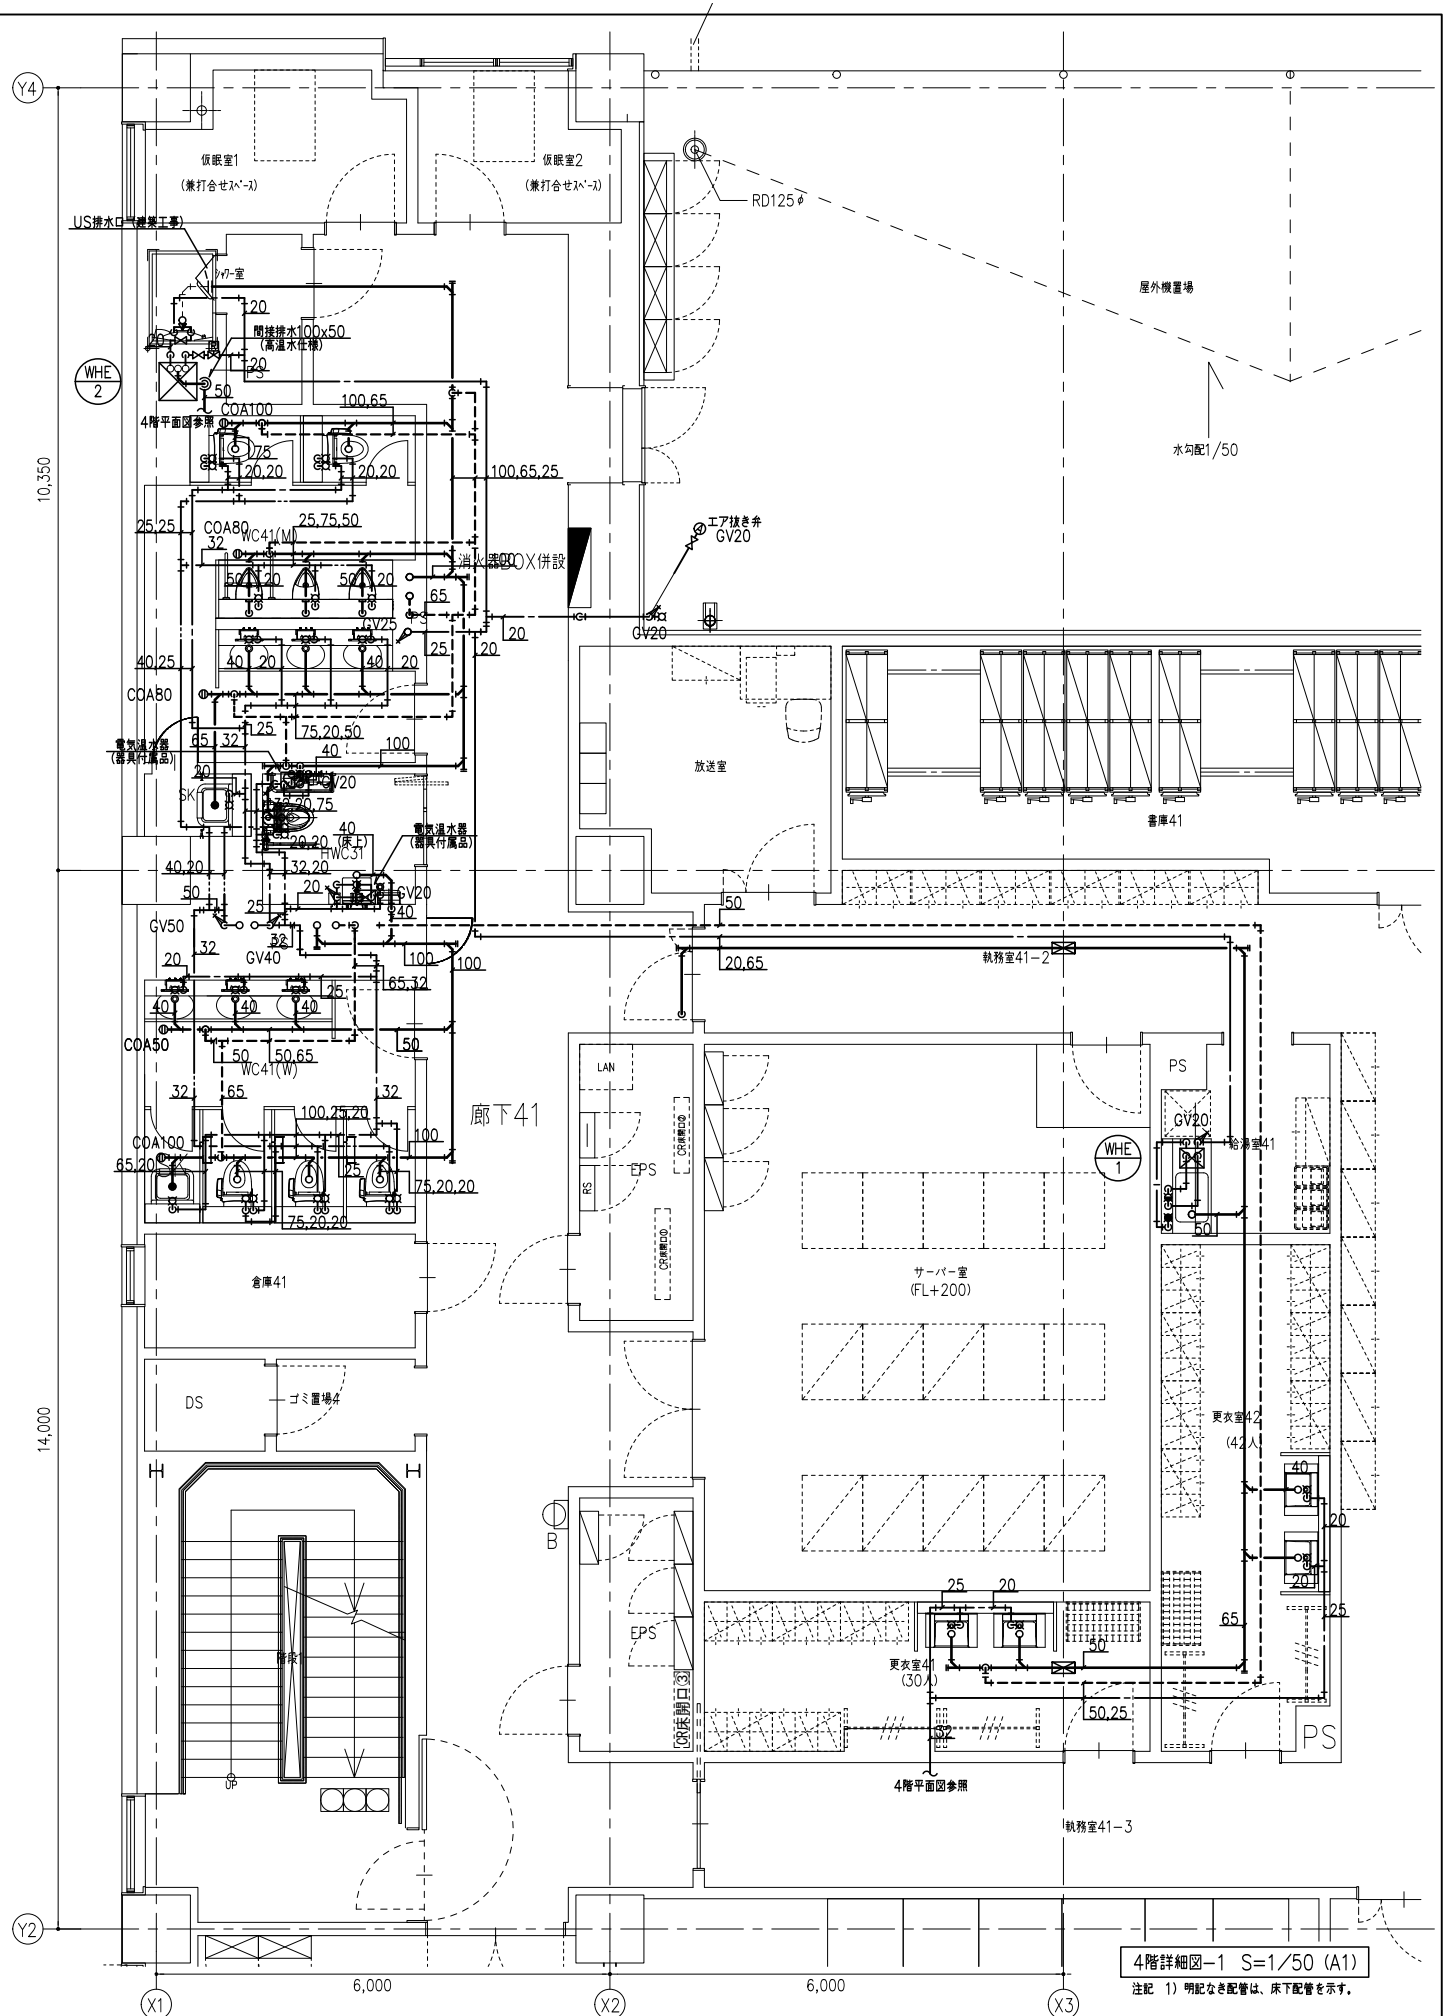

4階詳細図-1 S=1/50 (A1)

注記 1) 明記なき配管は、床下配管を示す。

工程名称 南相馬市新庁舎建設給排水衛生設備工事				一级建築士事務所 登録番号 宮城県知事登録 第17210248号 建設コンサルタント 登録番号 建26第843号		図例 MP-113
図面名称 給排水衛生設備 詳細図 (3)				総括 一级建築士第315658号 飯柴 耕一	担当 一级建築士第323340号 高橋 英雄 一级建築士第374585号 古川 侑基	通し番号
設計番号 04632-010				作成日 -	縮尺 A1 : 1/50 A3 : 1/100	構造関係図等に適合することを確認した 一级建築士 第306020号 構造設計一级建築士 第5334号 増垣 進司
株式会社 佐藤総合計画				設備関係図等に適合することを確認した 一级建築士 第359849号 設備設計一级建築士 第4808号 渡邊 森		