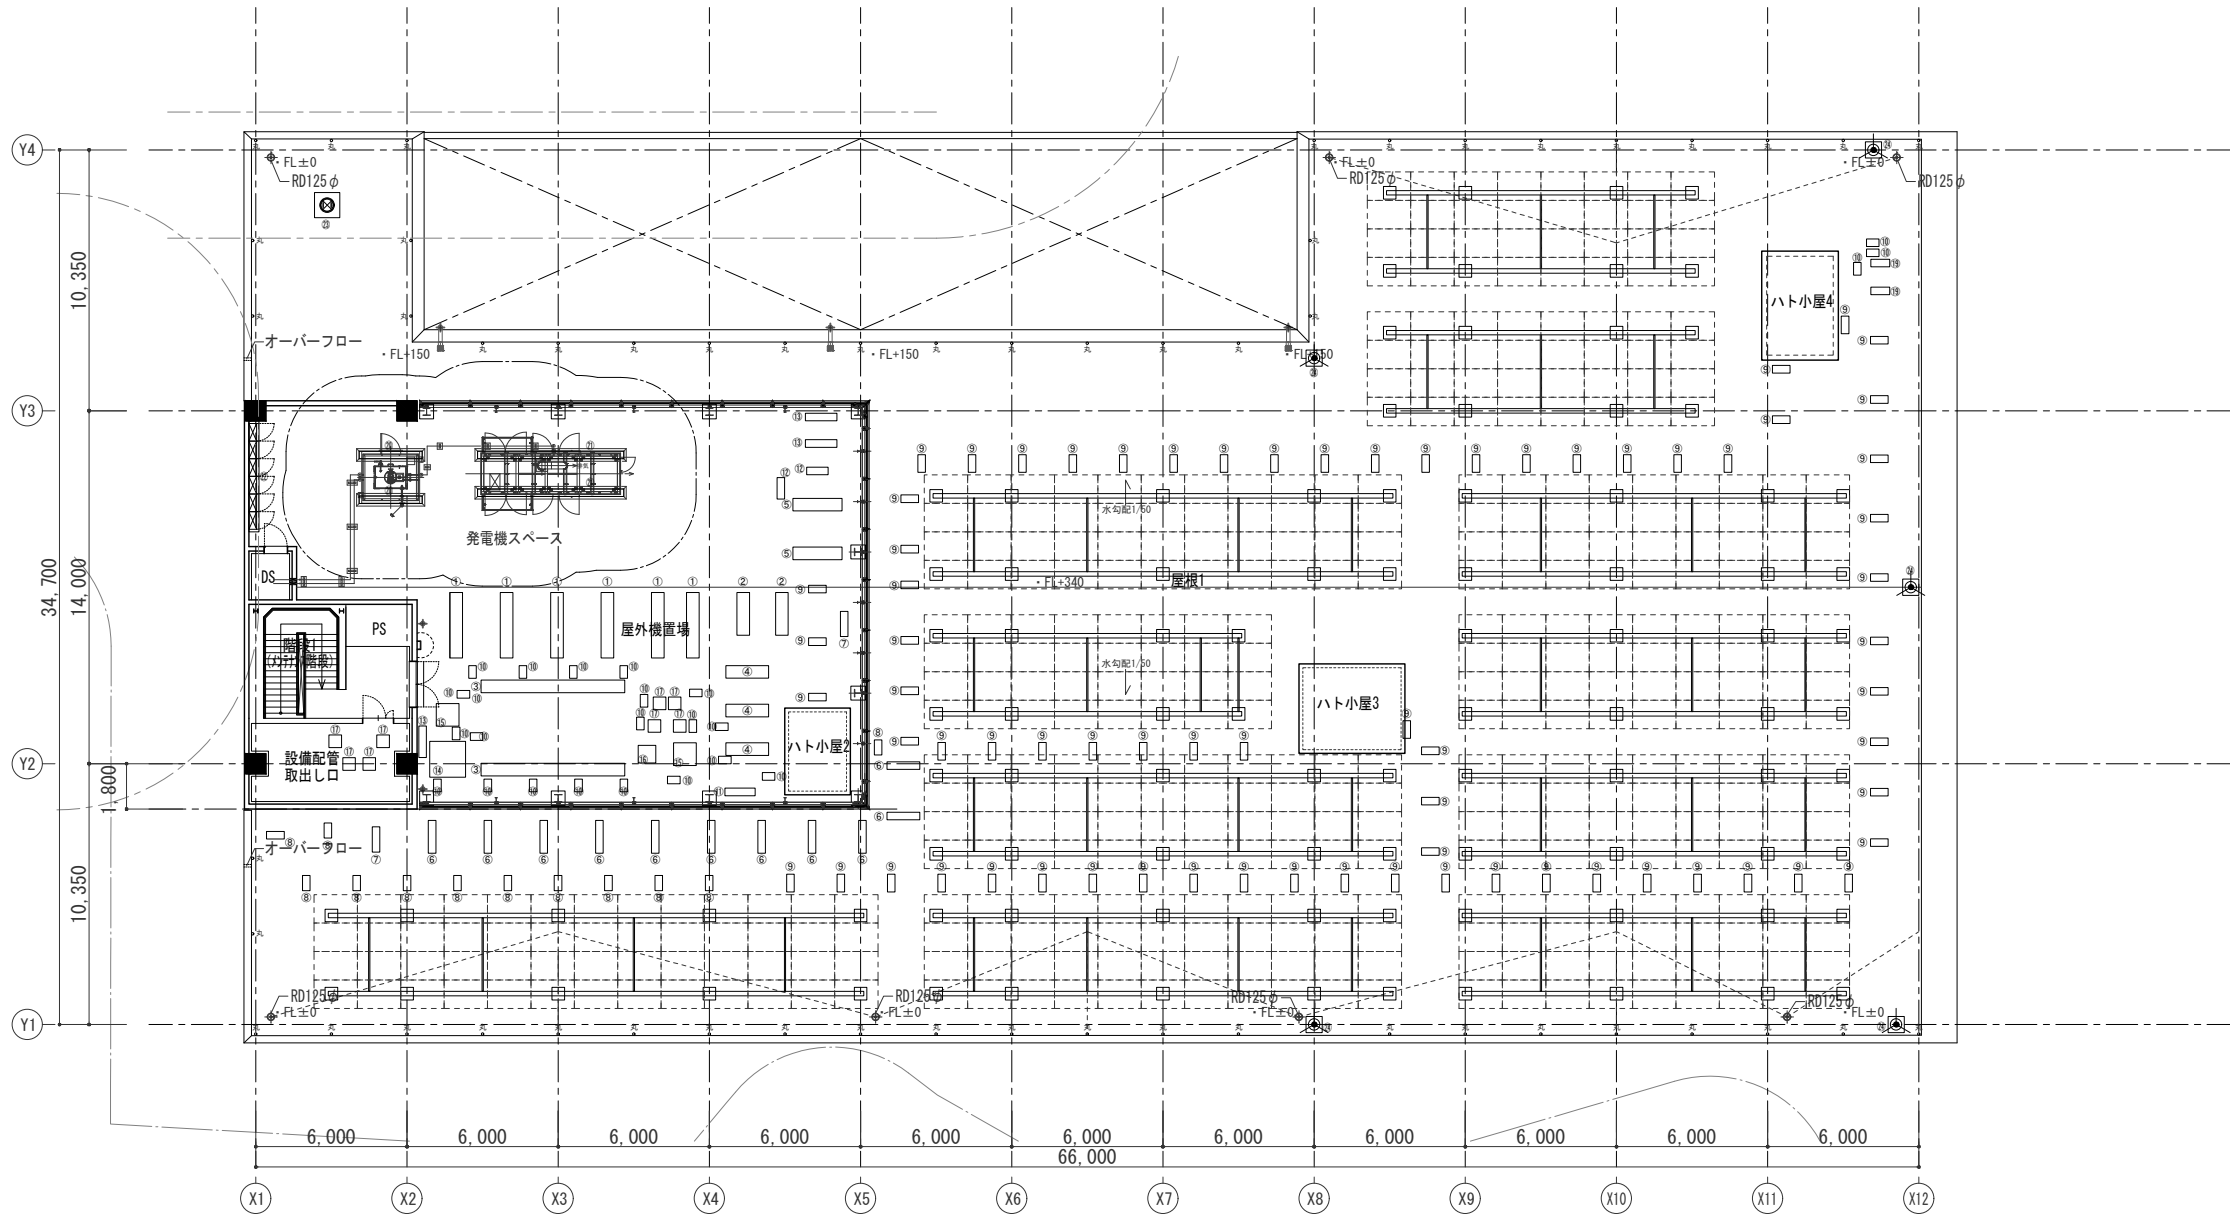
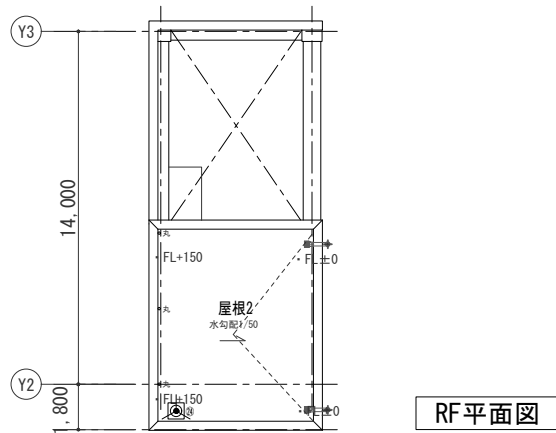


PHF平面図

■4F基礎リスト

基礎No.	基礎サイズ	数 量	基礎No.	基礎サイズ	数 量	基礎No.	基礎サイズ	数 量	基礎No.	基礎サイズ	数 量
①	500×2600×H500	6	⑨	300×700×H300	72	⑪	500×500×H150	8	太陽光	700×700×H500	114
②	500×1,700×H150	2	⑩	300×500×H300	23	⑫	-	-			
③	500×5,700×H500	2	⑪	300×1,200×H300	1	⑬	750×300×H500	2			
④	1,700×500×H500	3	⑫	300×850×H300	2	⑭	2,700×500×H500	1			
⑤	500×1,950×H500	1	⑬	300×1,250×H300	3	⑮	6,000×500×H500	2			
⑥	300×1,300×H300	11	⑭	1,420×1,420×H150	1	⑯	4,400×400×H500	1			
⑦	300×1,000×H300	2	⑮	900×900×H150	2	⑰	1,000×1,000×H500	1			
⑧	300×600×H300	12	⑯	700×700×H150	1	⑱	600×600×H500	5			

	EXPJ	エクスパンションジョイント	FL+000	フロア基準レベルとの関係	+TD	堅礎	SS	防火シャッター
凡例		人通口600φ		SUS製床点検口600角 (防臭・防水仕様)		鉄鉄製ドレン	SS	防火シャッター (シートシャッター)
		SUSタラップW400×4段@300		鉄鉄製マンホールφ600φ (防臭・防水仕様)		室内SUSグレーチング		消火器ボックス (ボックスのみ建築工事)
		釜場 サイズ表示 (600H)		点字板 (注意喚起・誘導)		ドアガード	A	全埋込み型
		※雨水の管理・使用水等には通気孔φ100φを2ヶ所ずつ設ける		屋内消火栓 (消火器付)	φA	SUS自在丸環 φ19 径100	B	半埋込み型
		※オーバーフロー管: SUS製 50φ					C	床置き型

	工事名称				一級建築士事務所 登録番号 宮城県知事登録 第22210181号 建設コンサルタント 登録番号 建01第843号				種別 MP-012	
	南相馬市新庁舎建設給排水衛生設備工事									
図面名	P H階・R階平面図				総括	一級建築士第315658号 飯坂緒一 一級建築士第323340号 高橋英雄 一級建築士第374585号 古川佑憲				通し番号
設計番号	04632-010				作成日	-				
株式会社 佐藤総合計画					縮尺	A1 S=1/150 A3 S=1/300				
					構造関係関係図に添付することを確認した 一級建築士 第306020号 構造設計一級建築士 第5334号 松垣 進司 設備設計一級建築士 第359849号 設備設計一級建築士 第4808号 渡邊 森					