




[illegible]

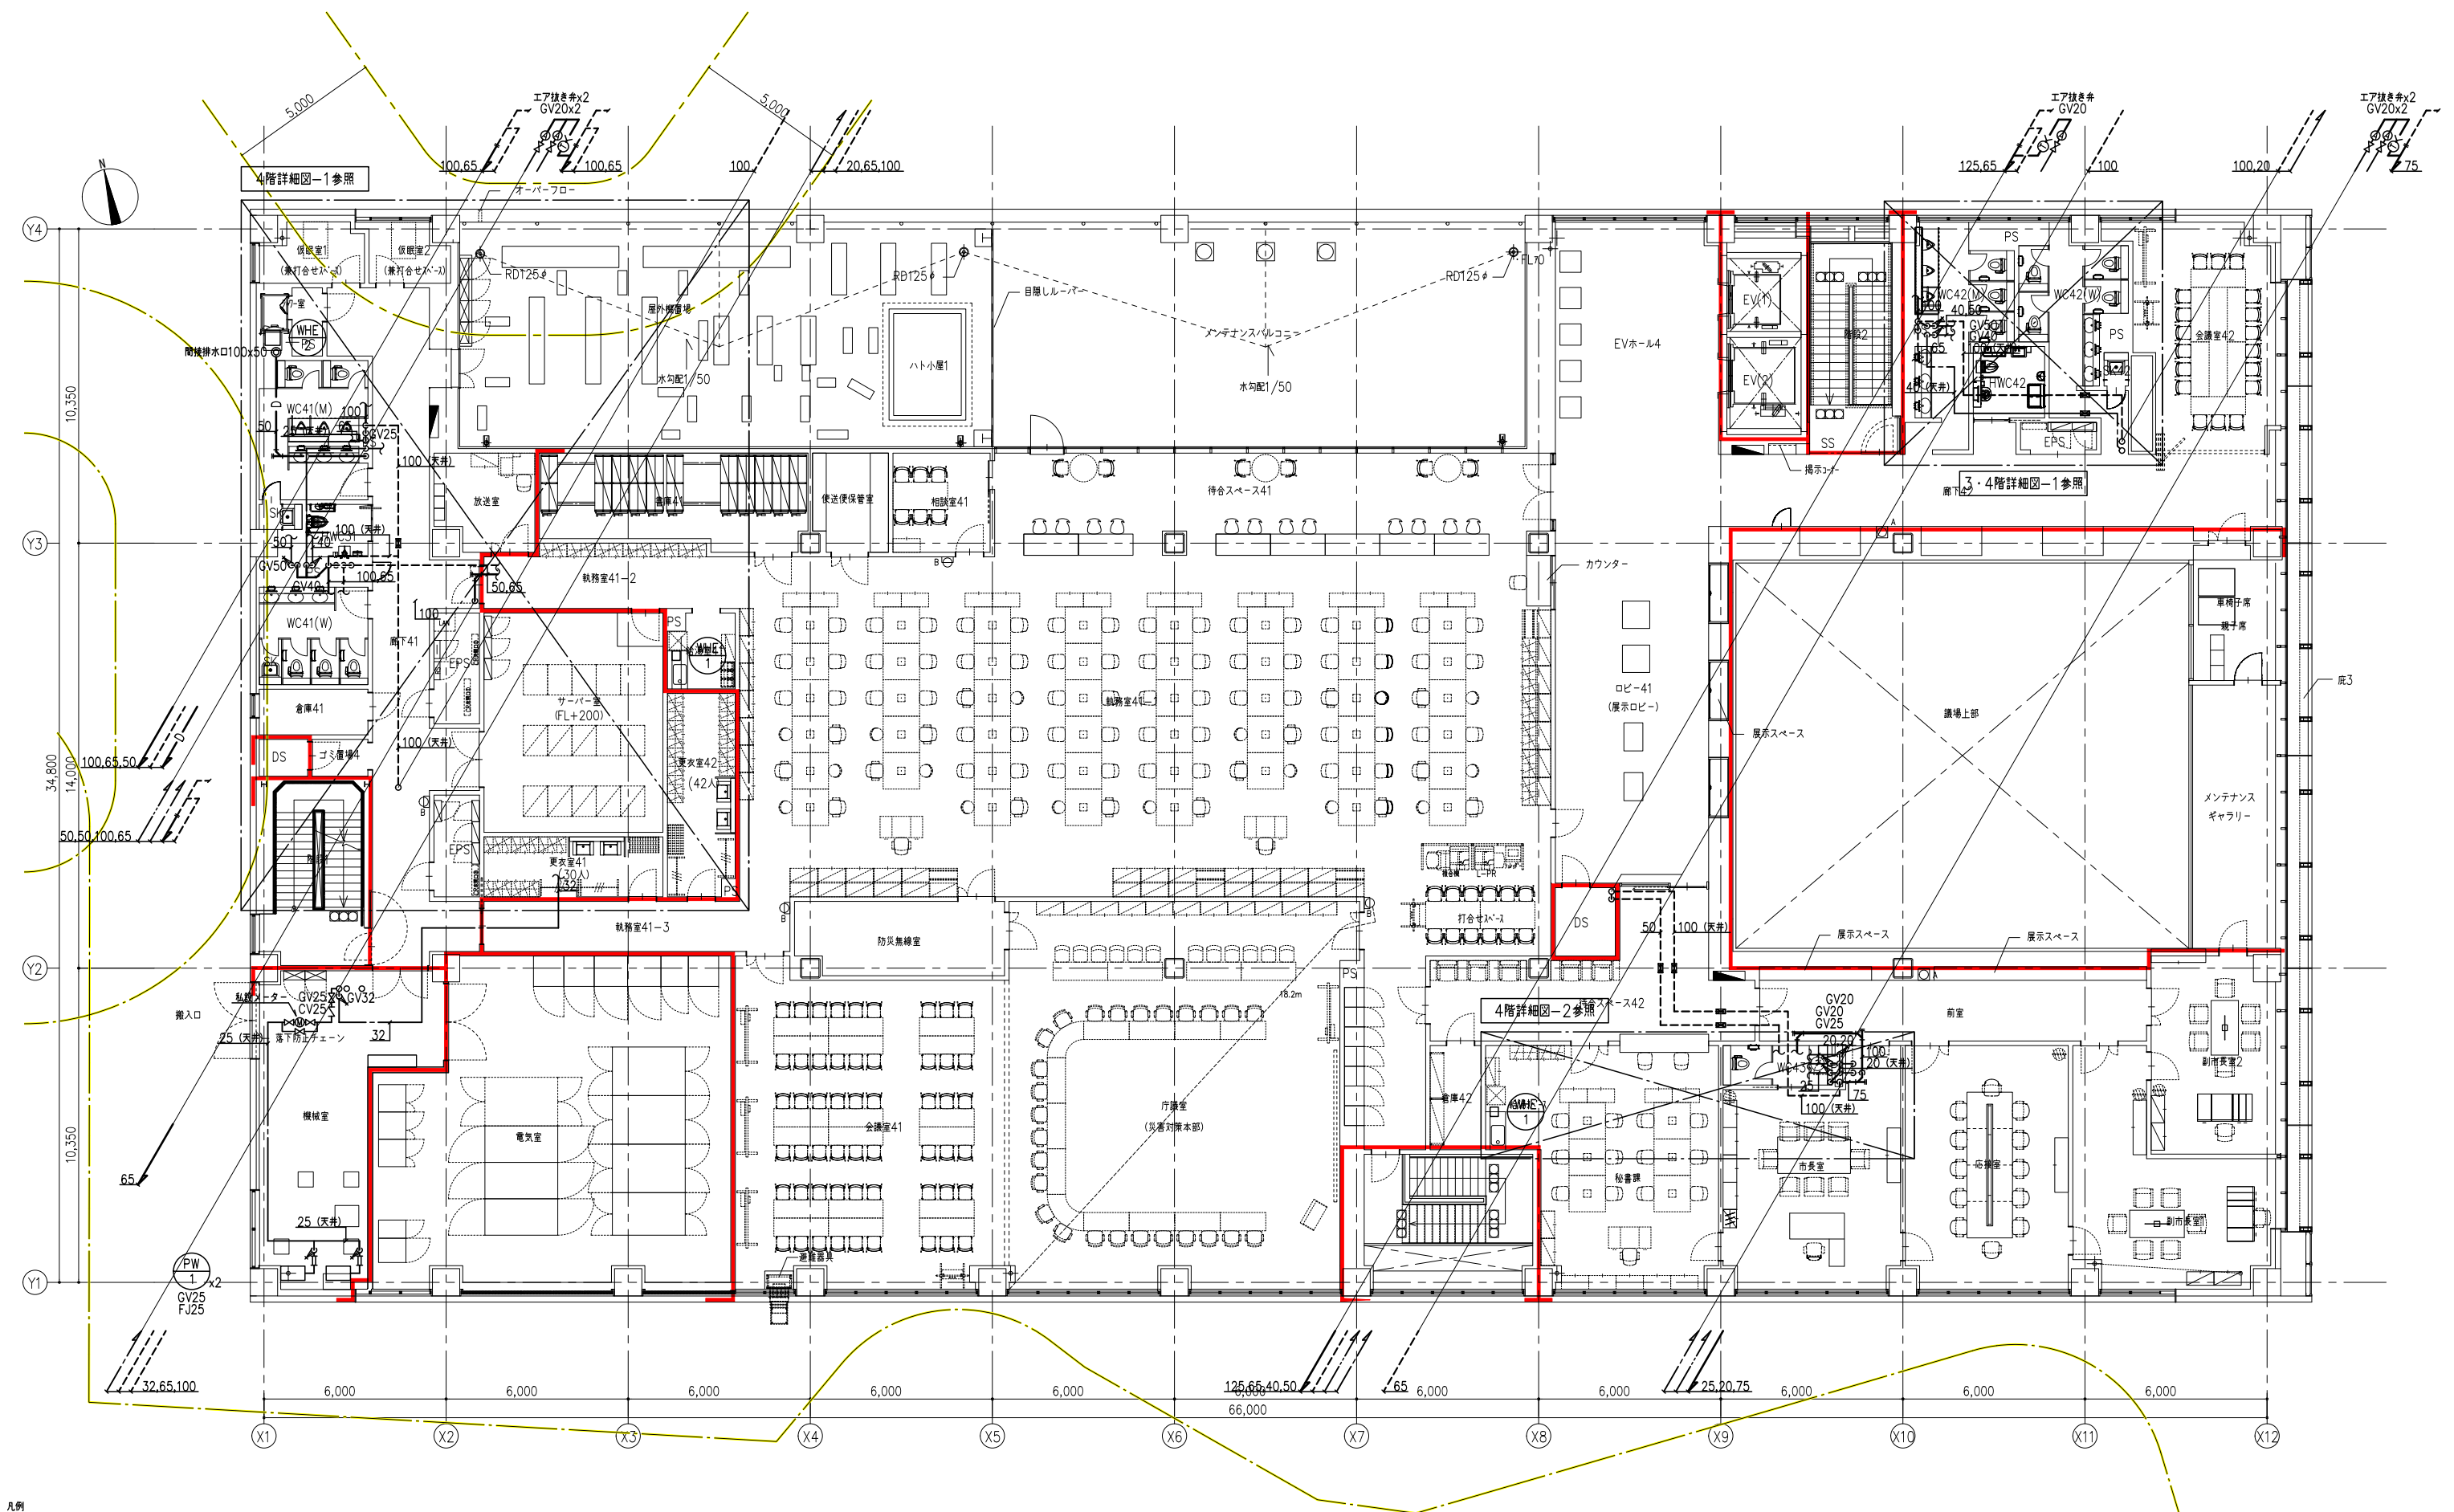


凡例	
記号	内容
—	防火区画
—	延焼ライン

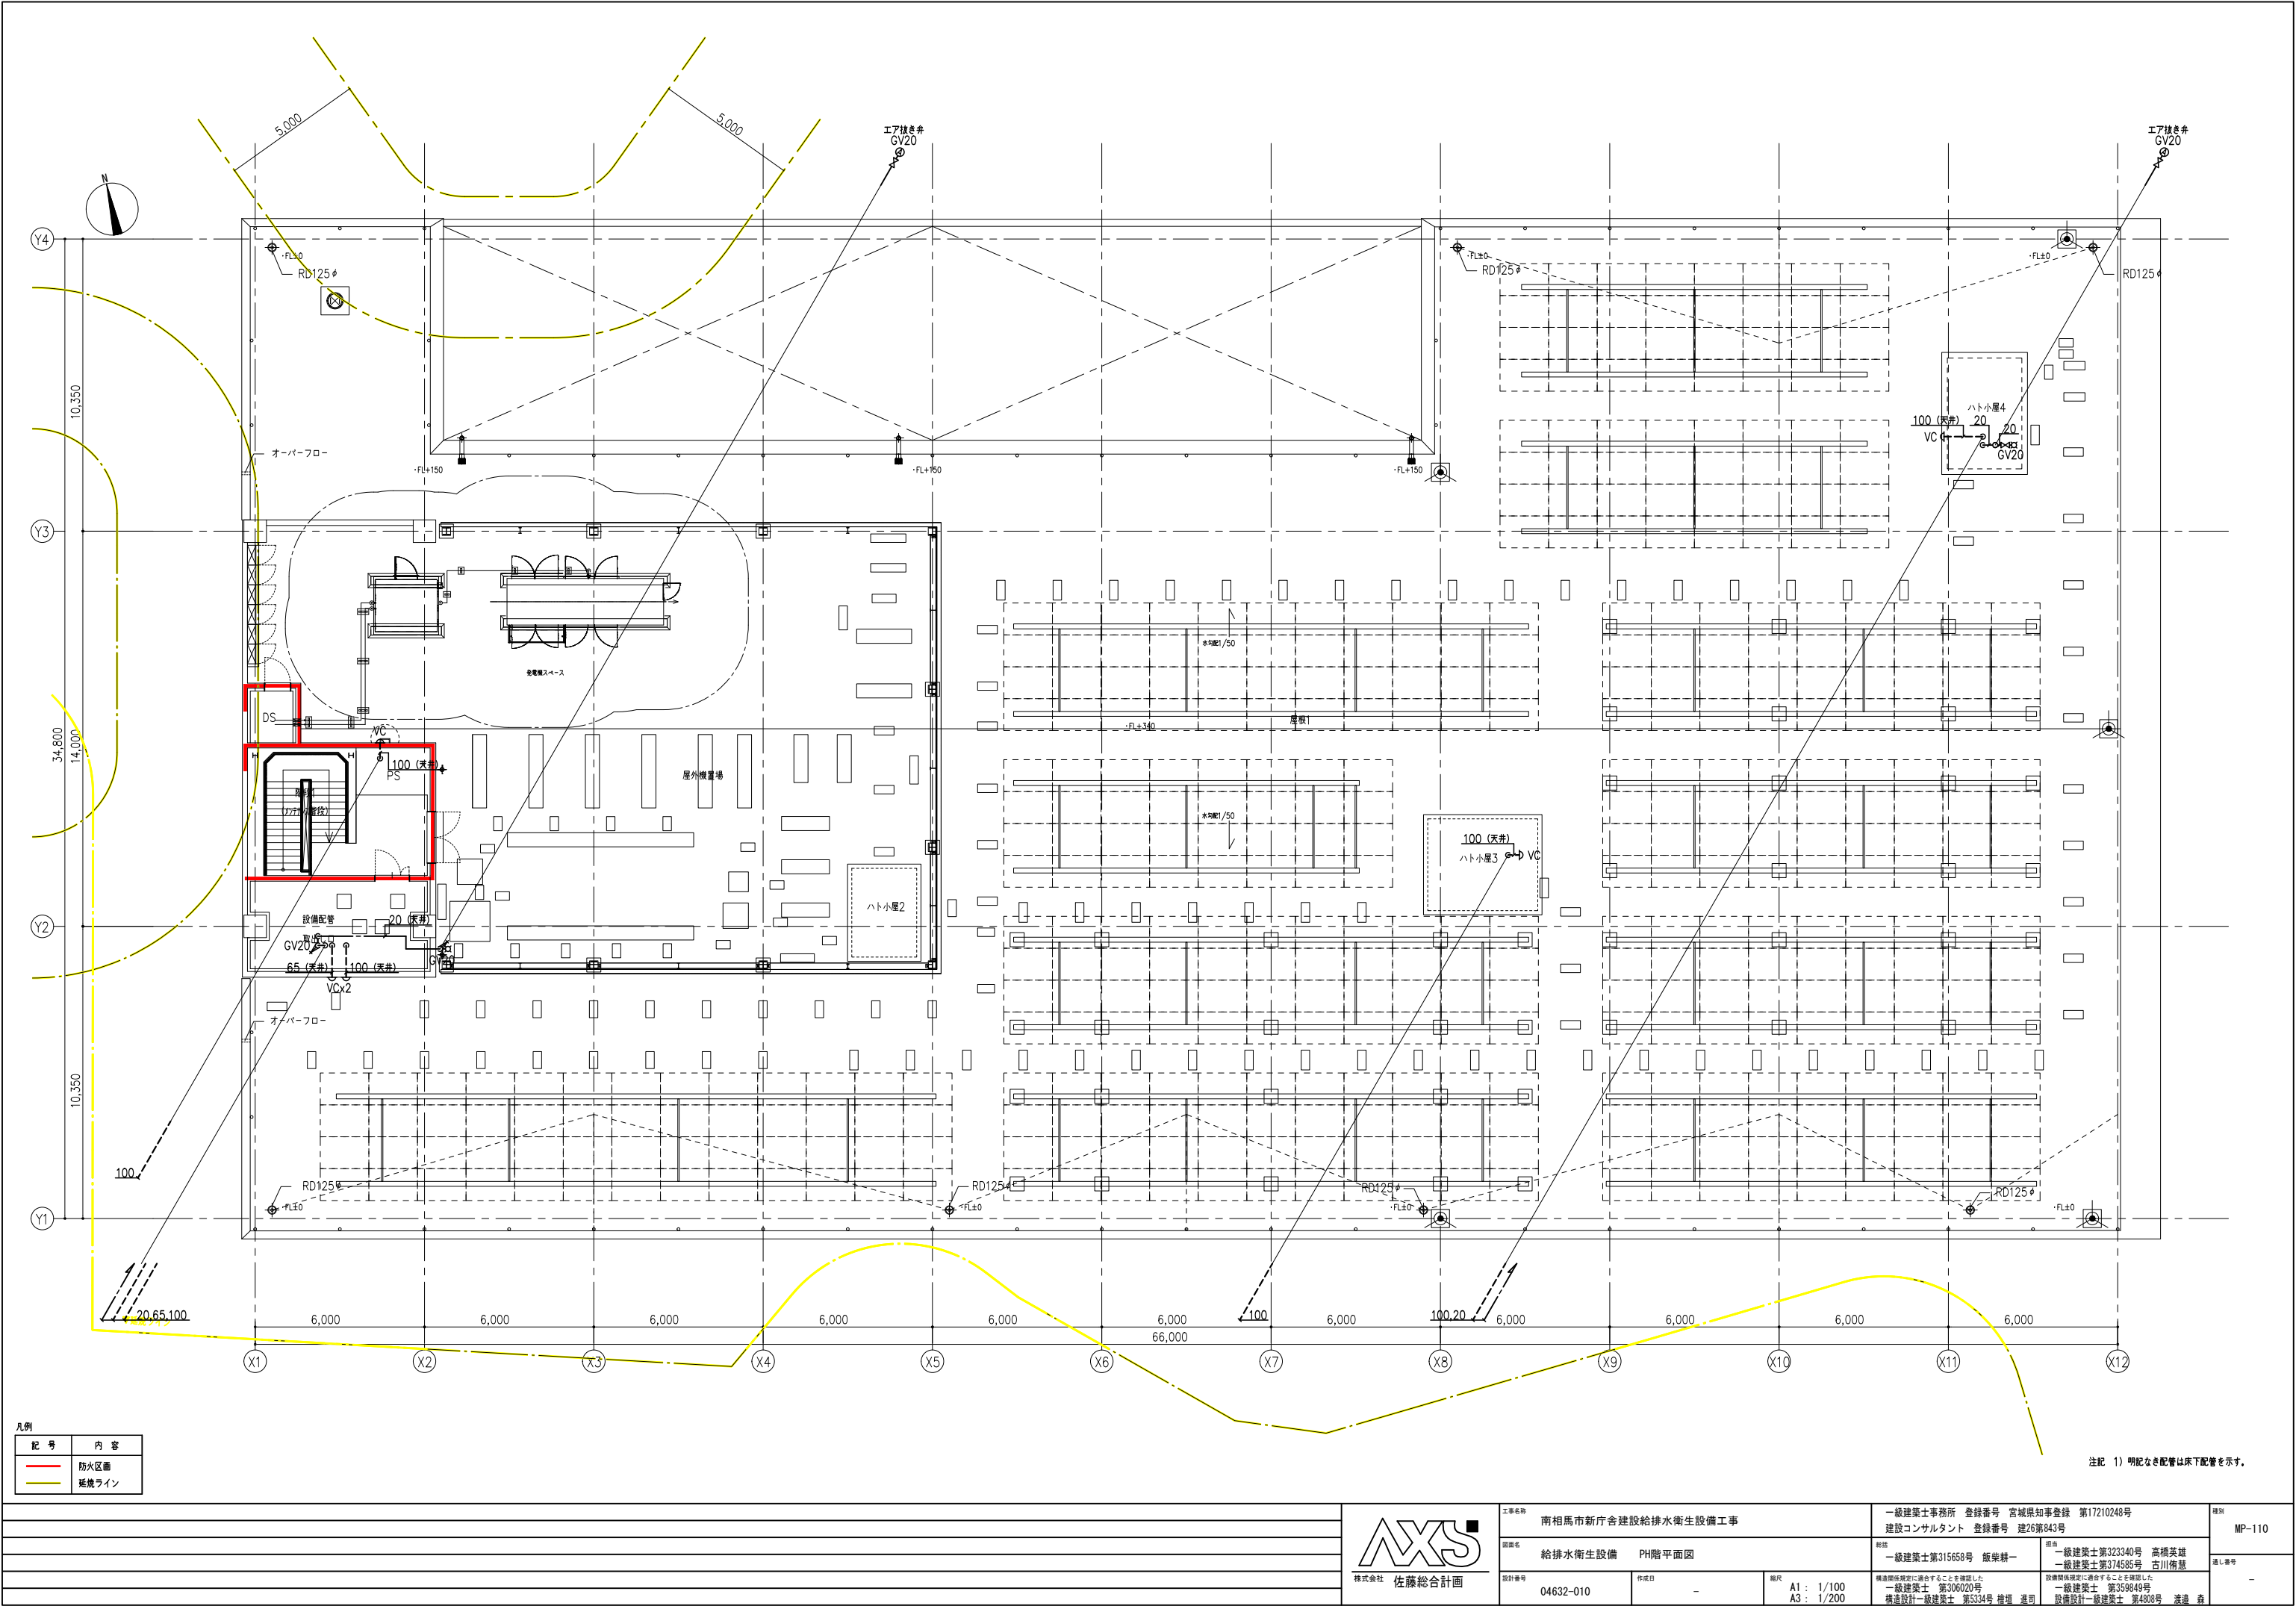

工事名称 南相馬市新庁舎建設給排水衛生設備工事		一級建築士事務所 登録番号 宮城県知事登録 第17210248号 建設コンサルタント 登録番号 建26第843号		種別 MP-110
図面名 給排水衛生設備 PH階平面図	設計者 一級建築士第315658号 飯柴耕一	担当 一級建築士第323340号 高橋英雄 一級建築士第374585号 古川衛基	通し番号 -	
設計番号 04632-010	作成日 -	縮尺 A1 : 1/100 A3 : 1/200	構造関係図等に適合することを確認した 一級建築士 第306020号 構造設計一級建築士 第5334号 増垣 進司	設備関係図等に適合することを確認した 一級建築士 第359849号 設備設計一級建築士 第4808号 渡邊 森

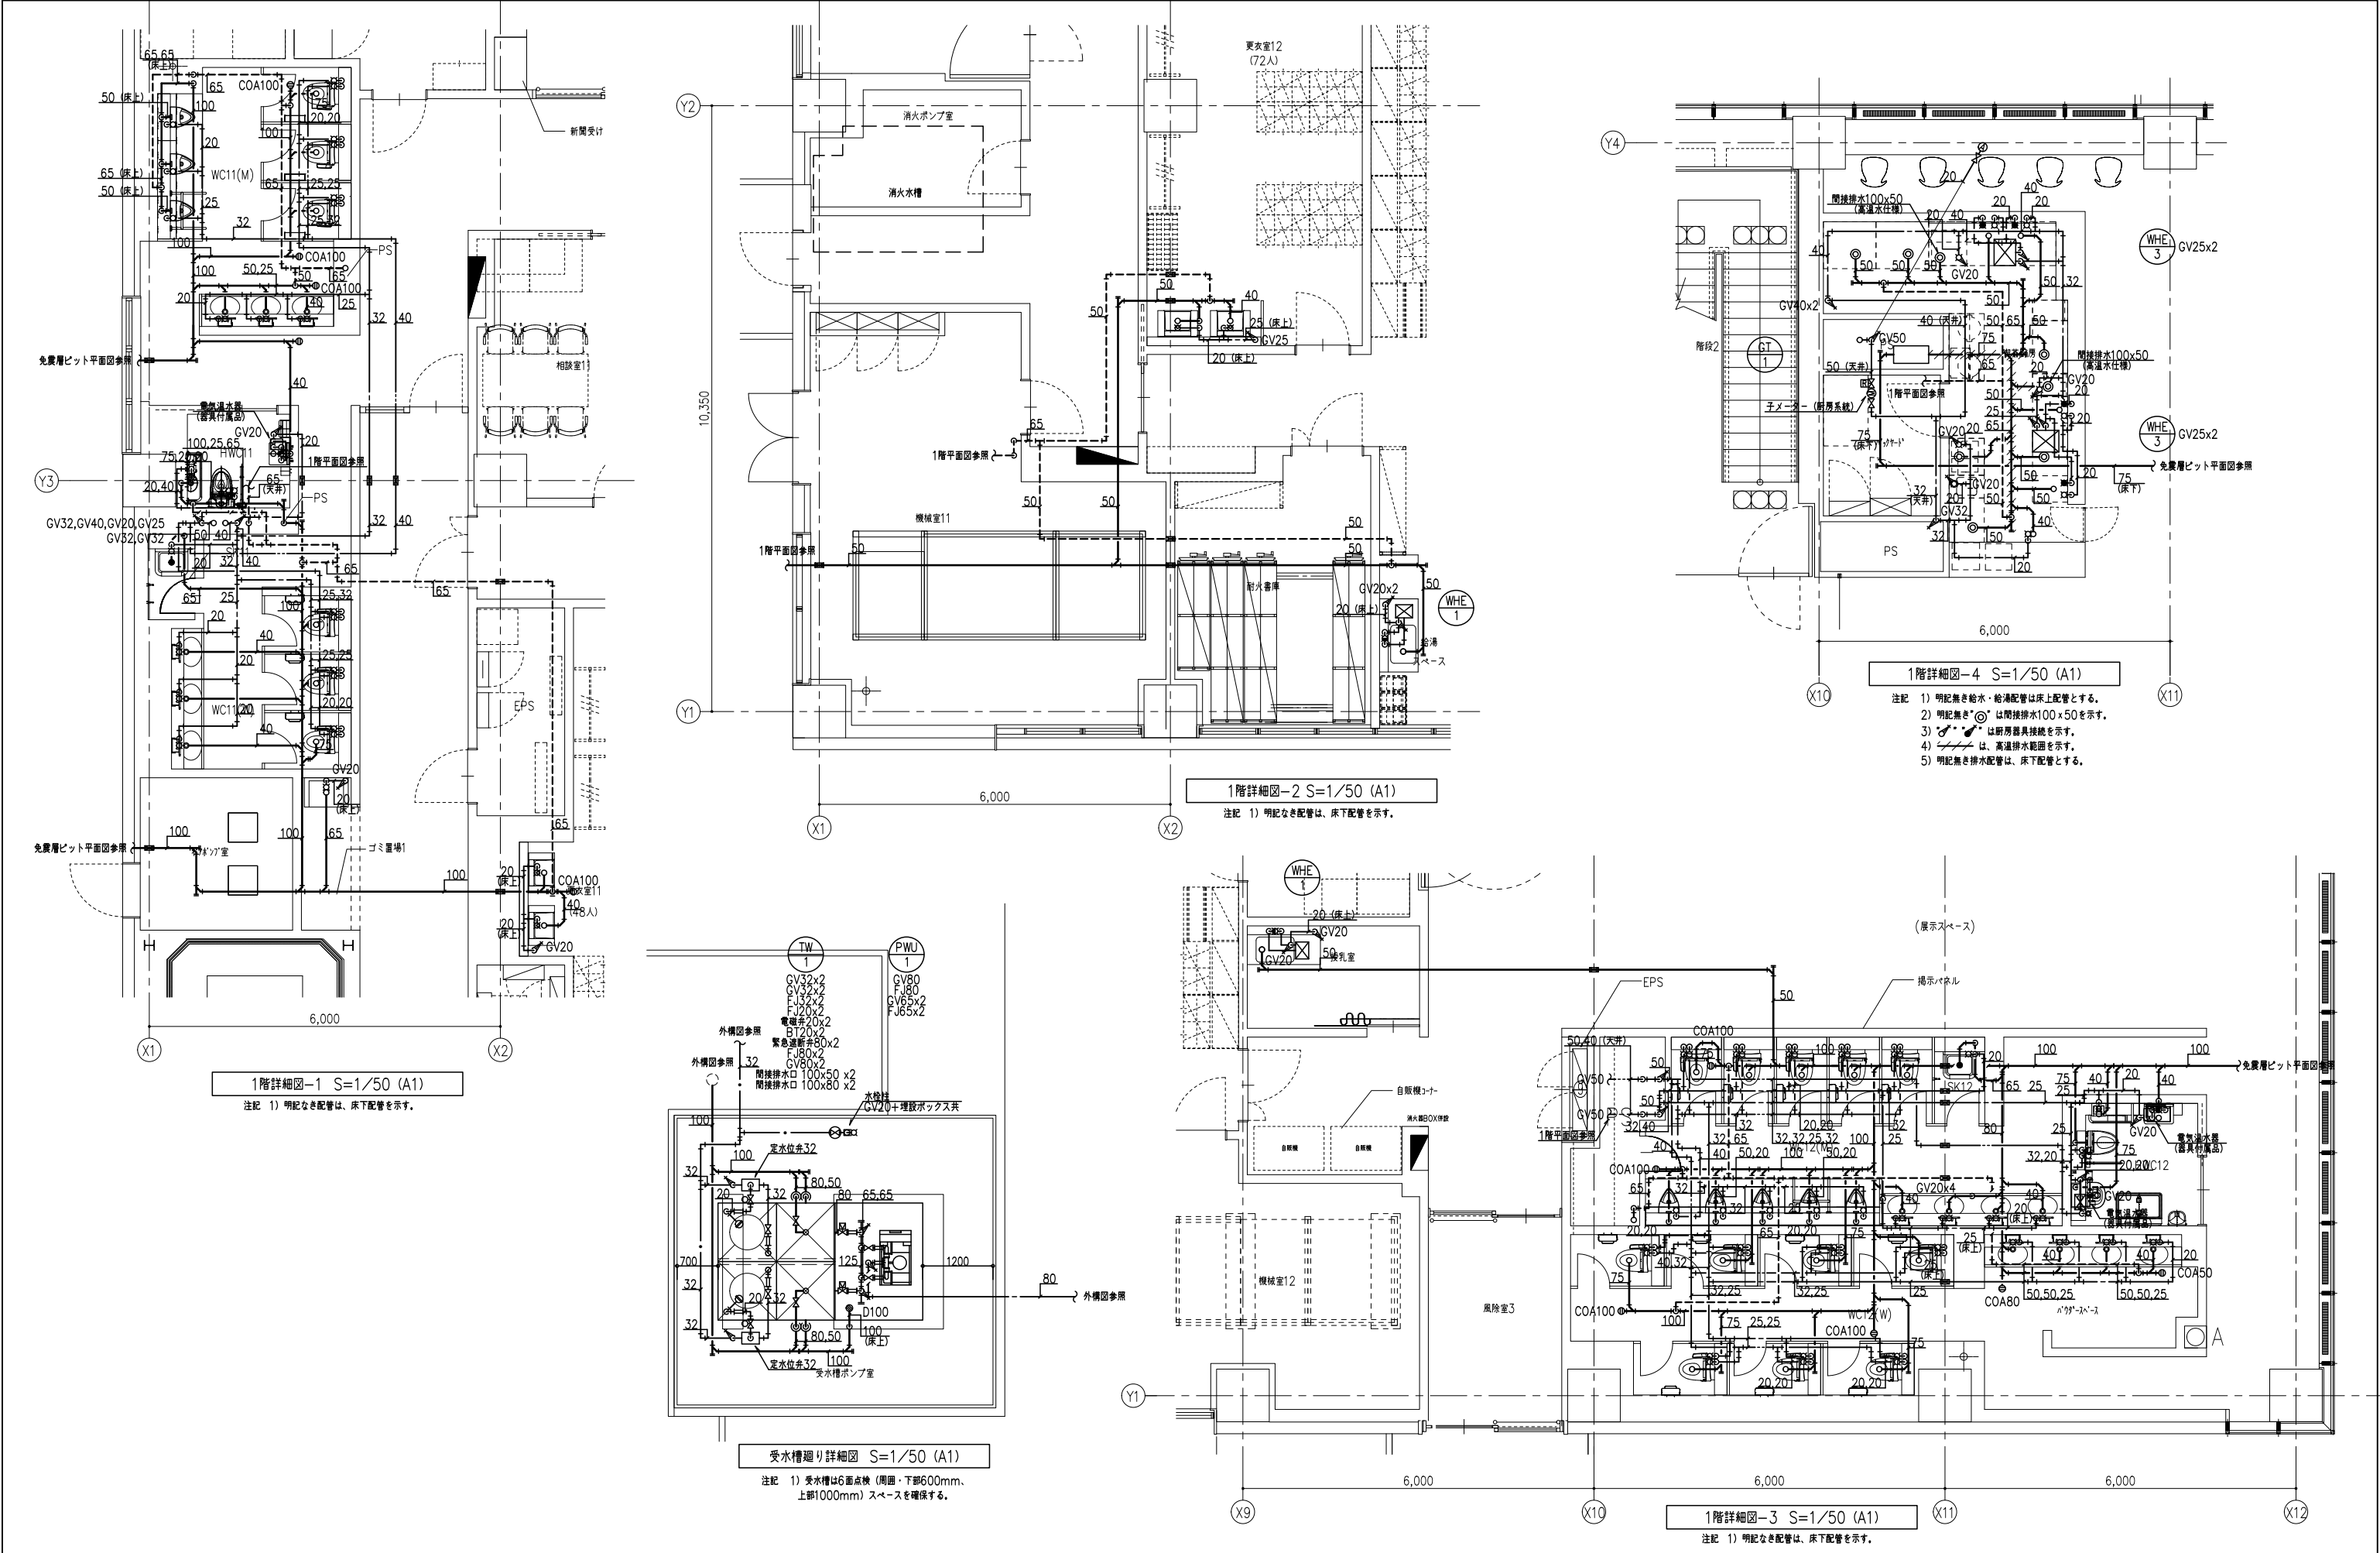


工程名称 南相馬市新庁舎建設給排水衛生設備工事				一般建築士事務所 登録番号 宮城県知事登録 第17210248号 建設コンサルタント 登録番号 建26第843号		棟別 MP-111
図面名称 給排水衛生設備 詳細図 (1)	図面番 04632-010	作成日 -	縮尺 A1 : 1/50 A3 : 1/100	経理 一般建築士第315658号 飯柴耕一 一般建築士第306020号 構造設計一般建築士 第5334号 増垣 進司	担当 一般建築士第323340号 高橋英雄 一般建築士第374585号 古川侑基 設備設計一般建築士 第359849号 設備設計一般建築士 第4808号 渡邊 森	通し番号 -

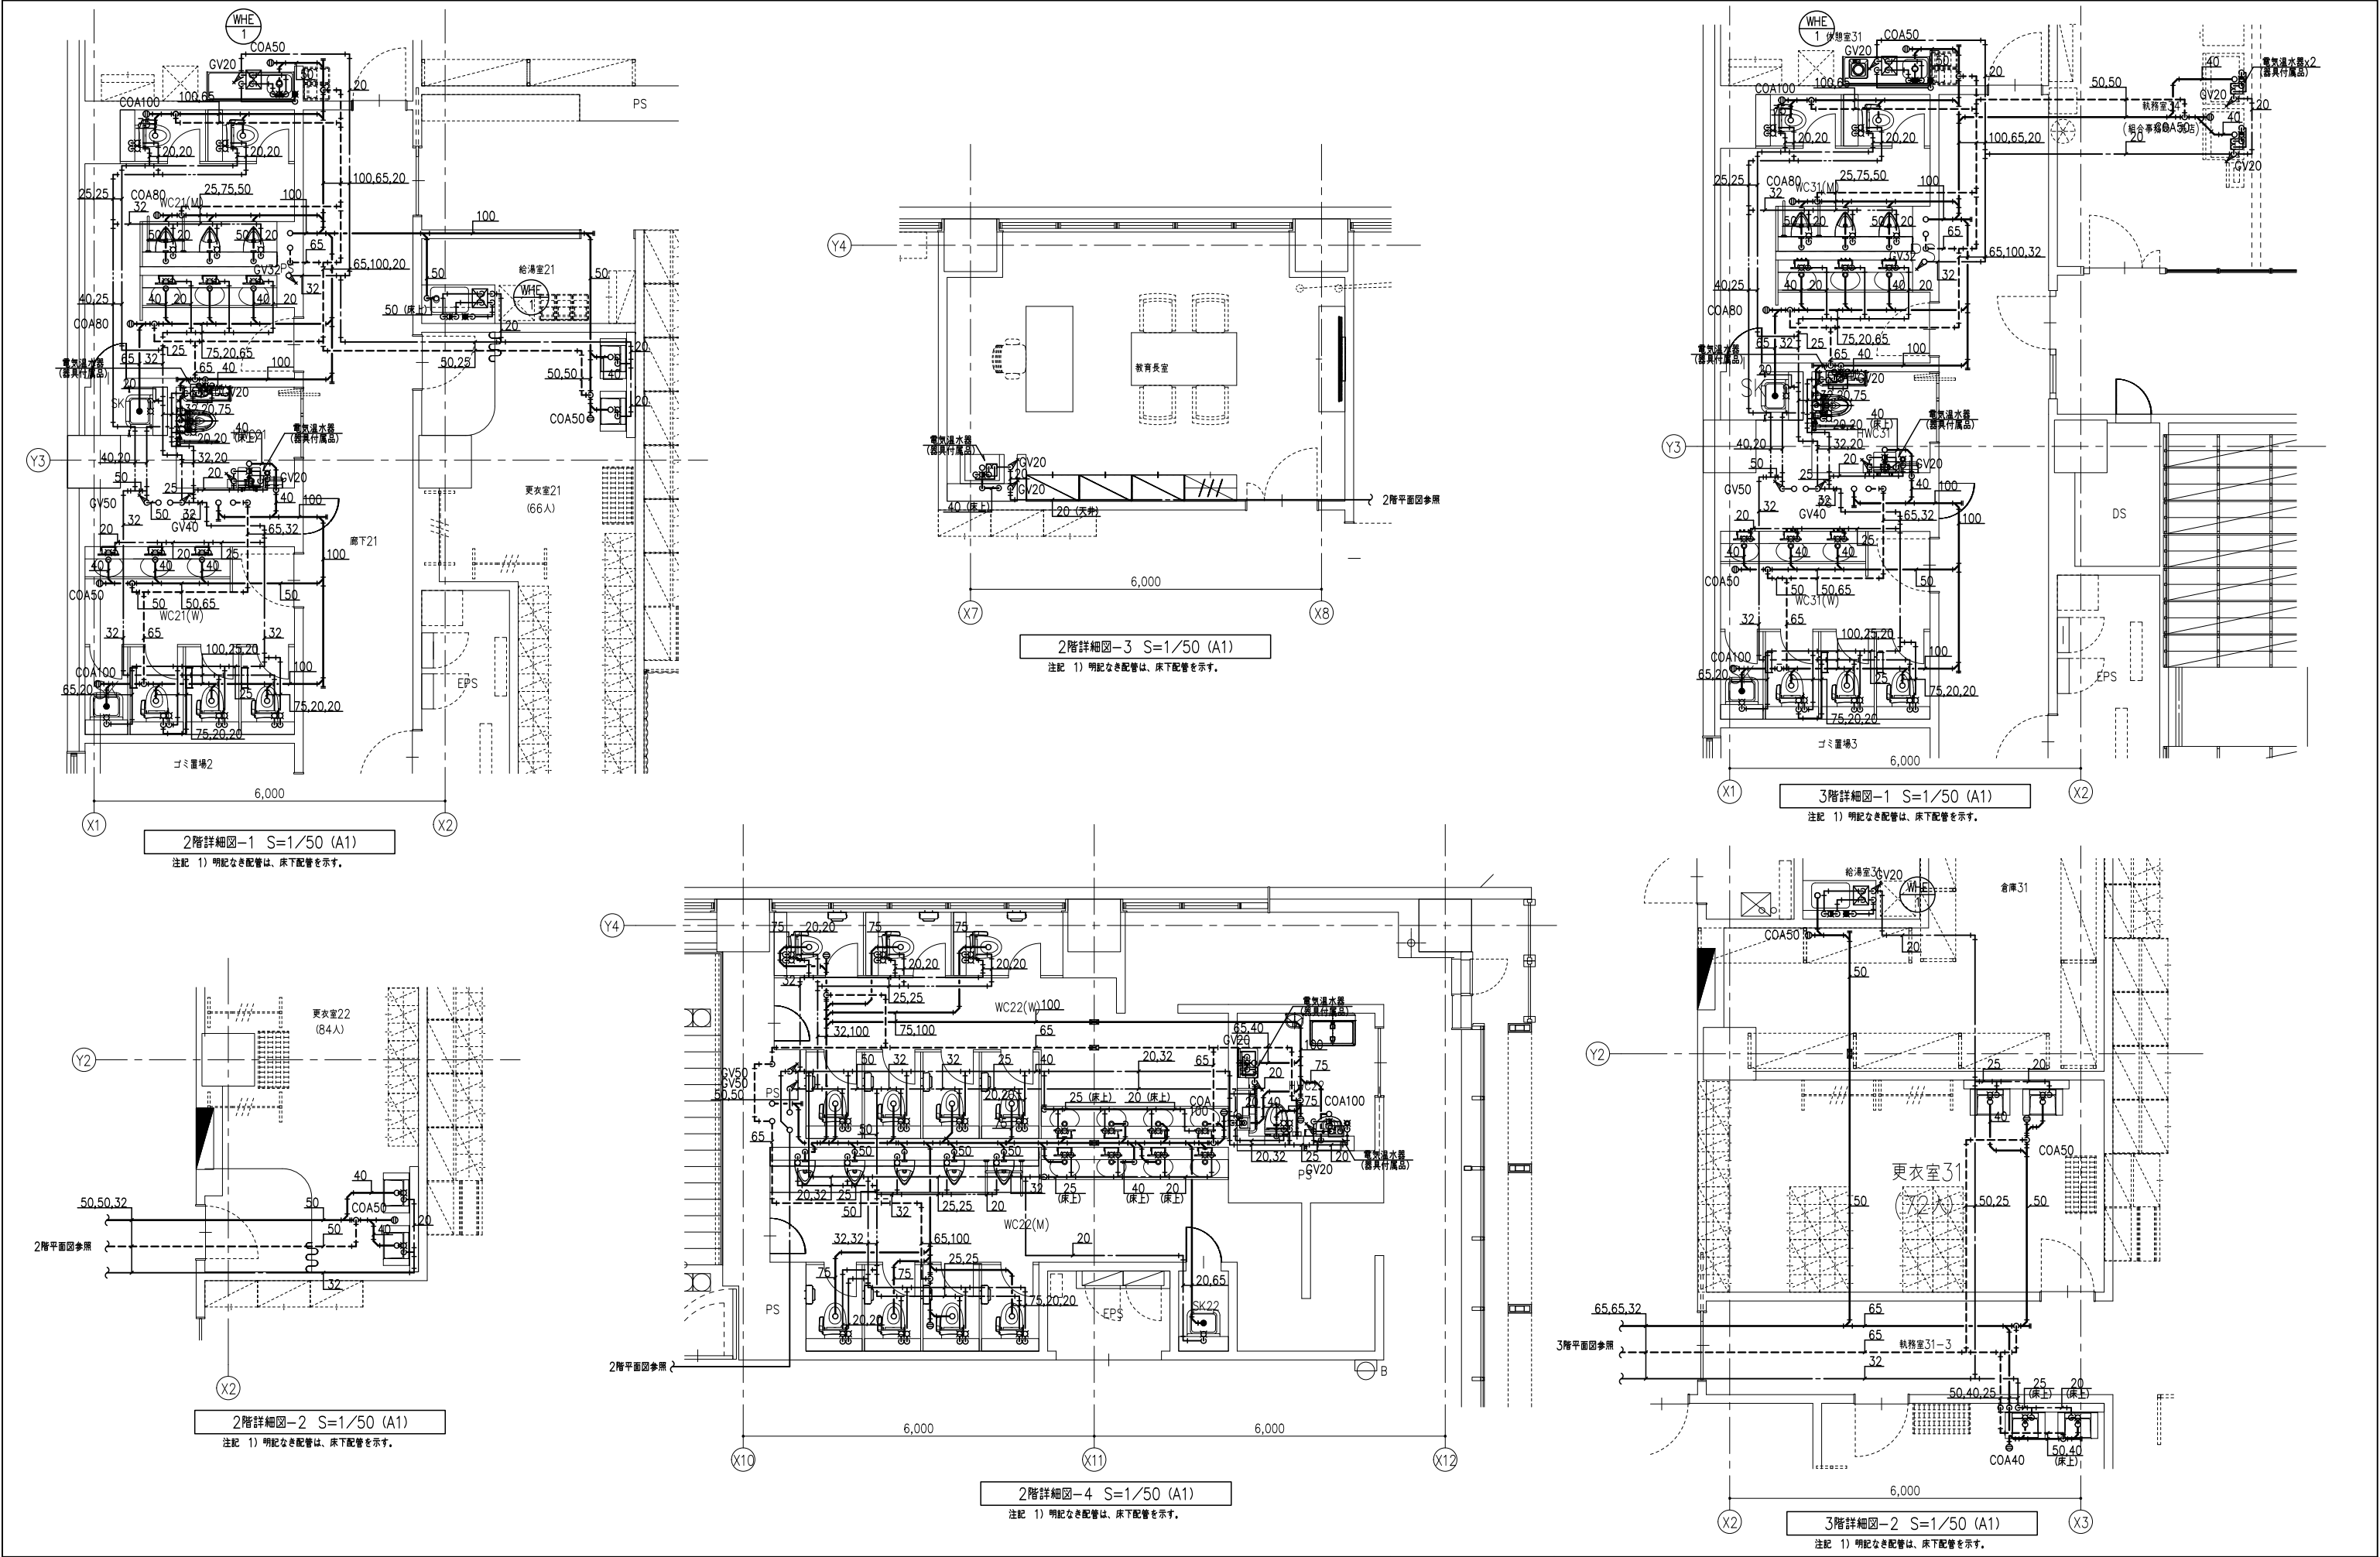


工程名称 南相馬市新庁舎建設給排水衛生設備工事				一級建築士事務所 登録番号 宮城県知事登録 第17210248号 建設コンサルタント 登録番号 建26第843号		図例 MP-112
図面名称 給排水衛生設備 詳細図 (2)	設計者 一級建築士第315658号 飯柴耕一	担当 一級建築士第323340号 高橋英雄 一級建築士第374585号 古川侑基	設計 一級建築士第306020号 構造設計一級建築士 第5334号 増垣 進司	設備 設備関係図面に適合することを確認した 設備設計一級建築士 第359849号 設備設計一級建築士 第4808号 渡邊 森	通し番号 -	
設計番号 04632-010	作成日 -	縮尺 A1 : 1/50 A3 : 1/100				



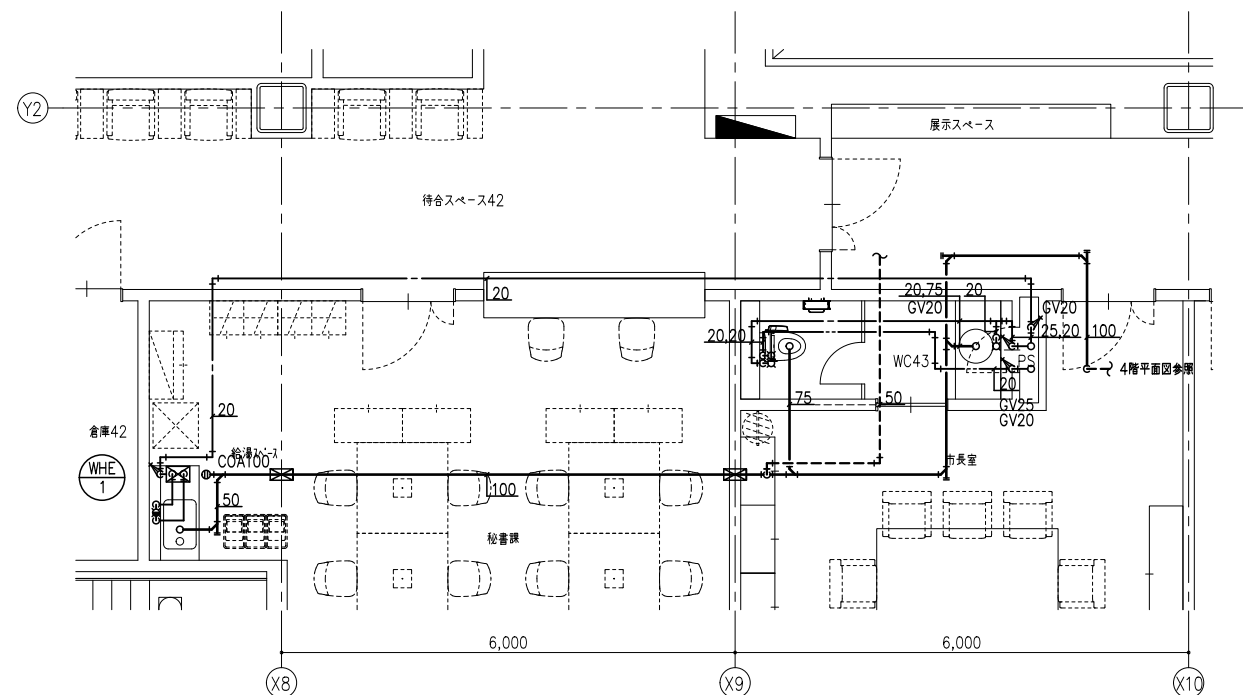


4階詳細図-2 S=1/50 (A1)

注記 1) 明記なき配管は、床下配管を示す。

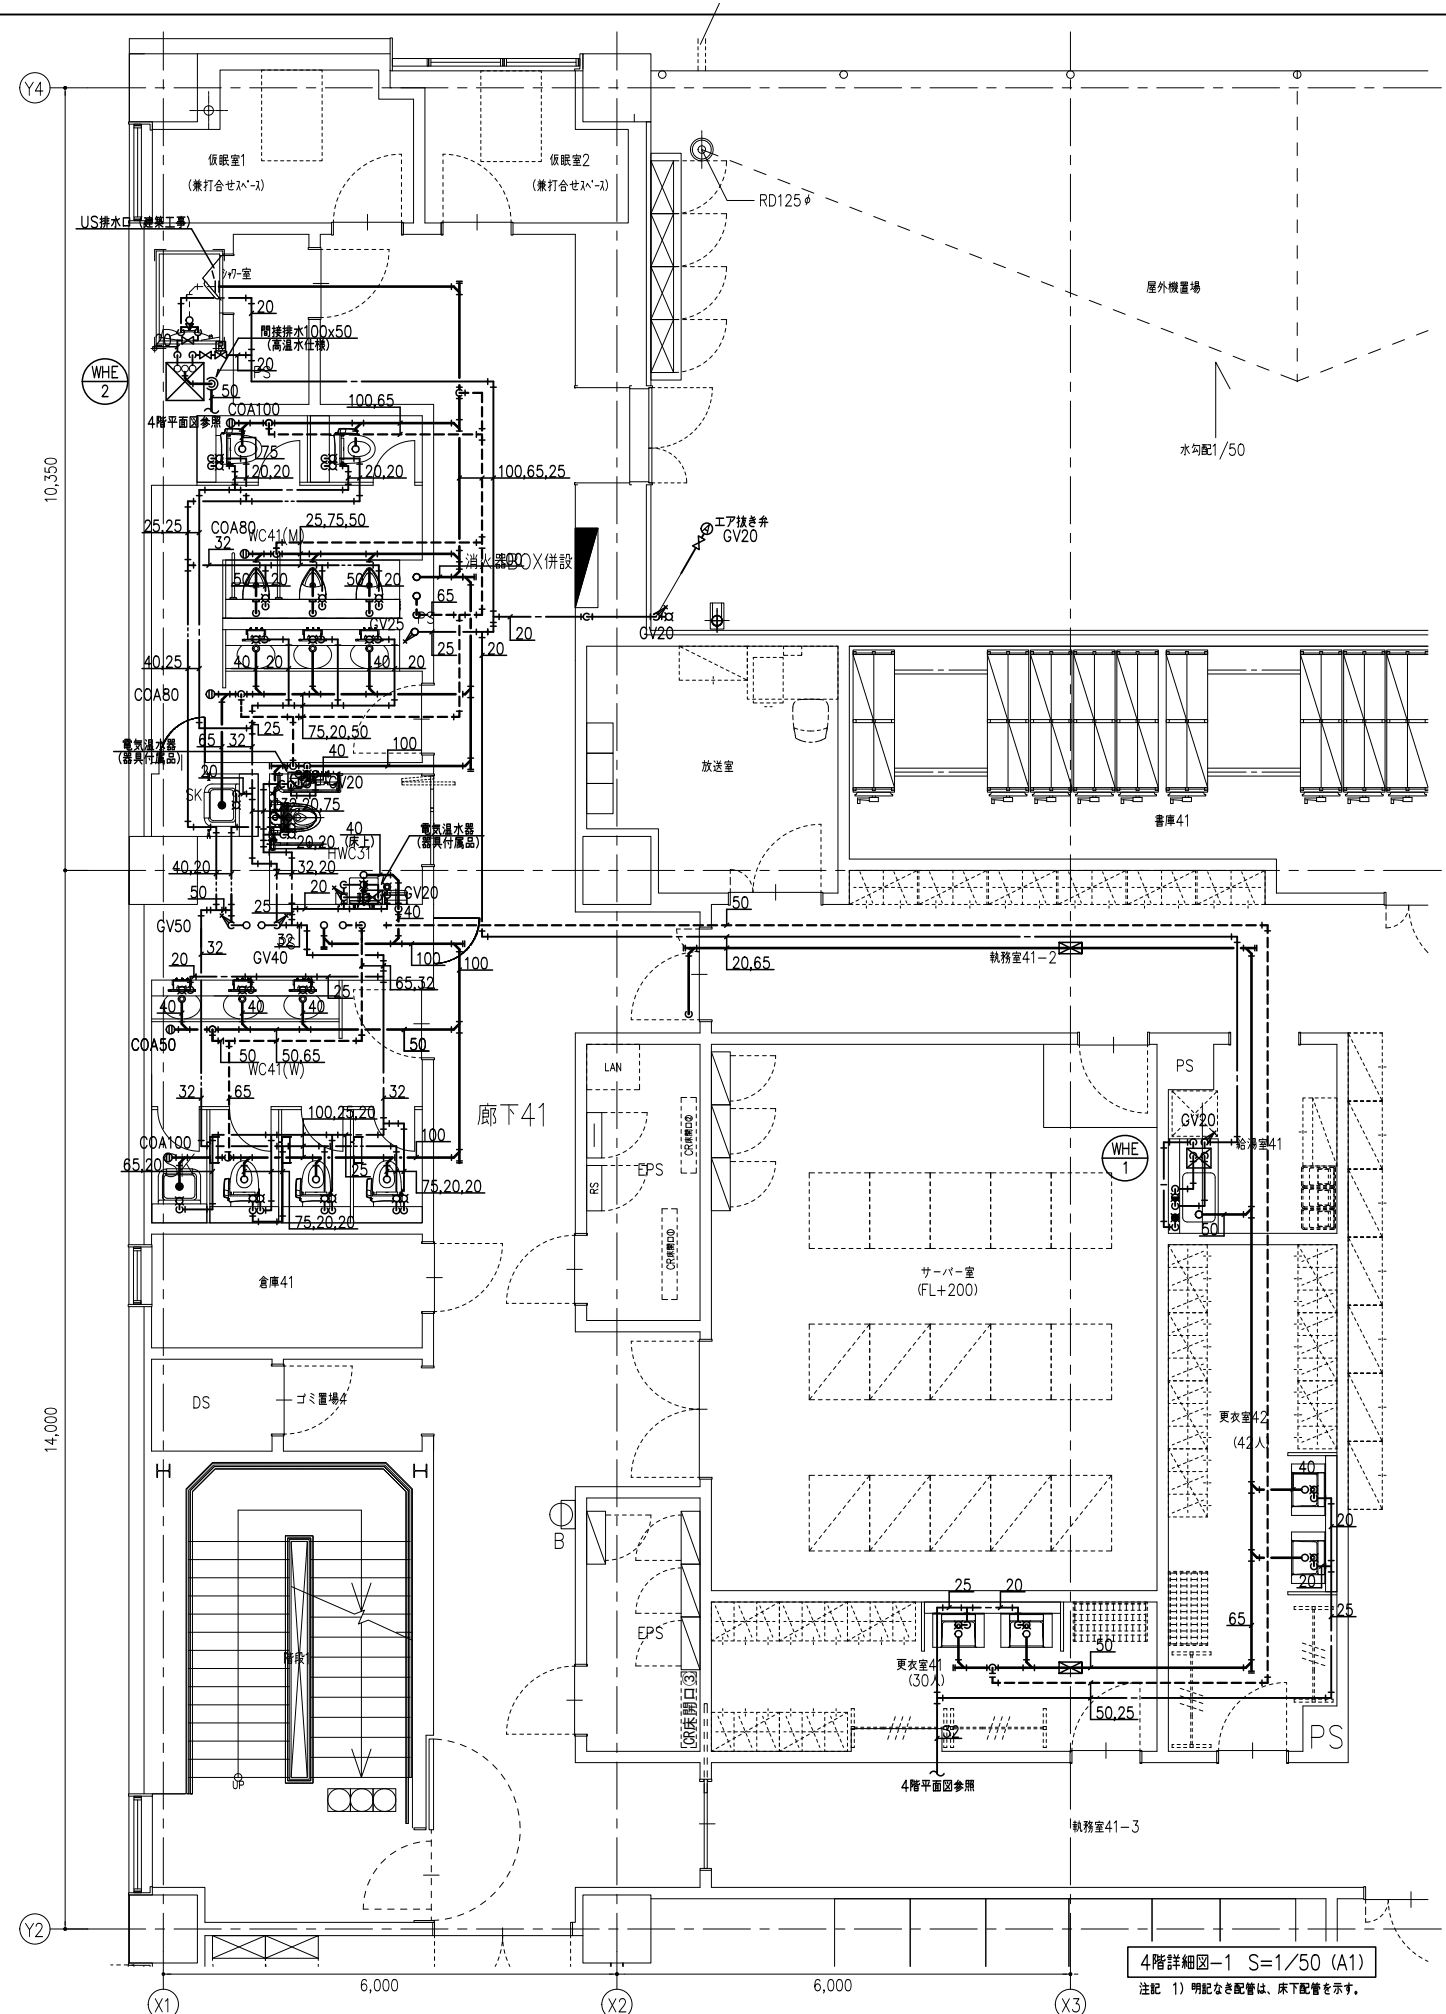

4階詳細図-1 S=1/50 (A1)


注記 1) 明記なき配管は、床下配管を示す。

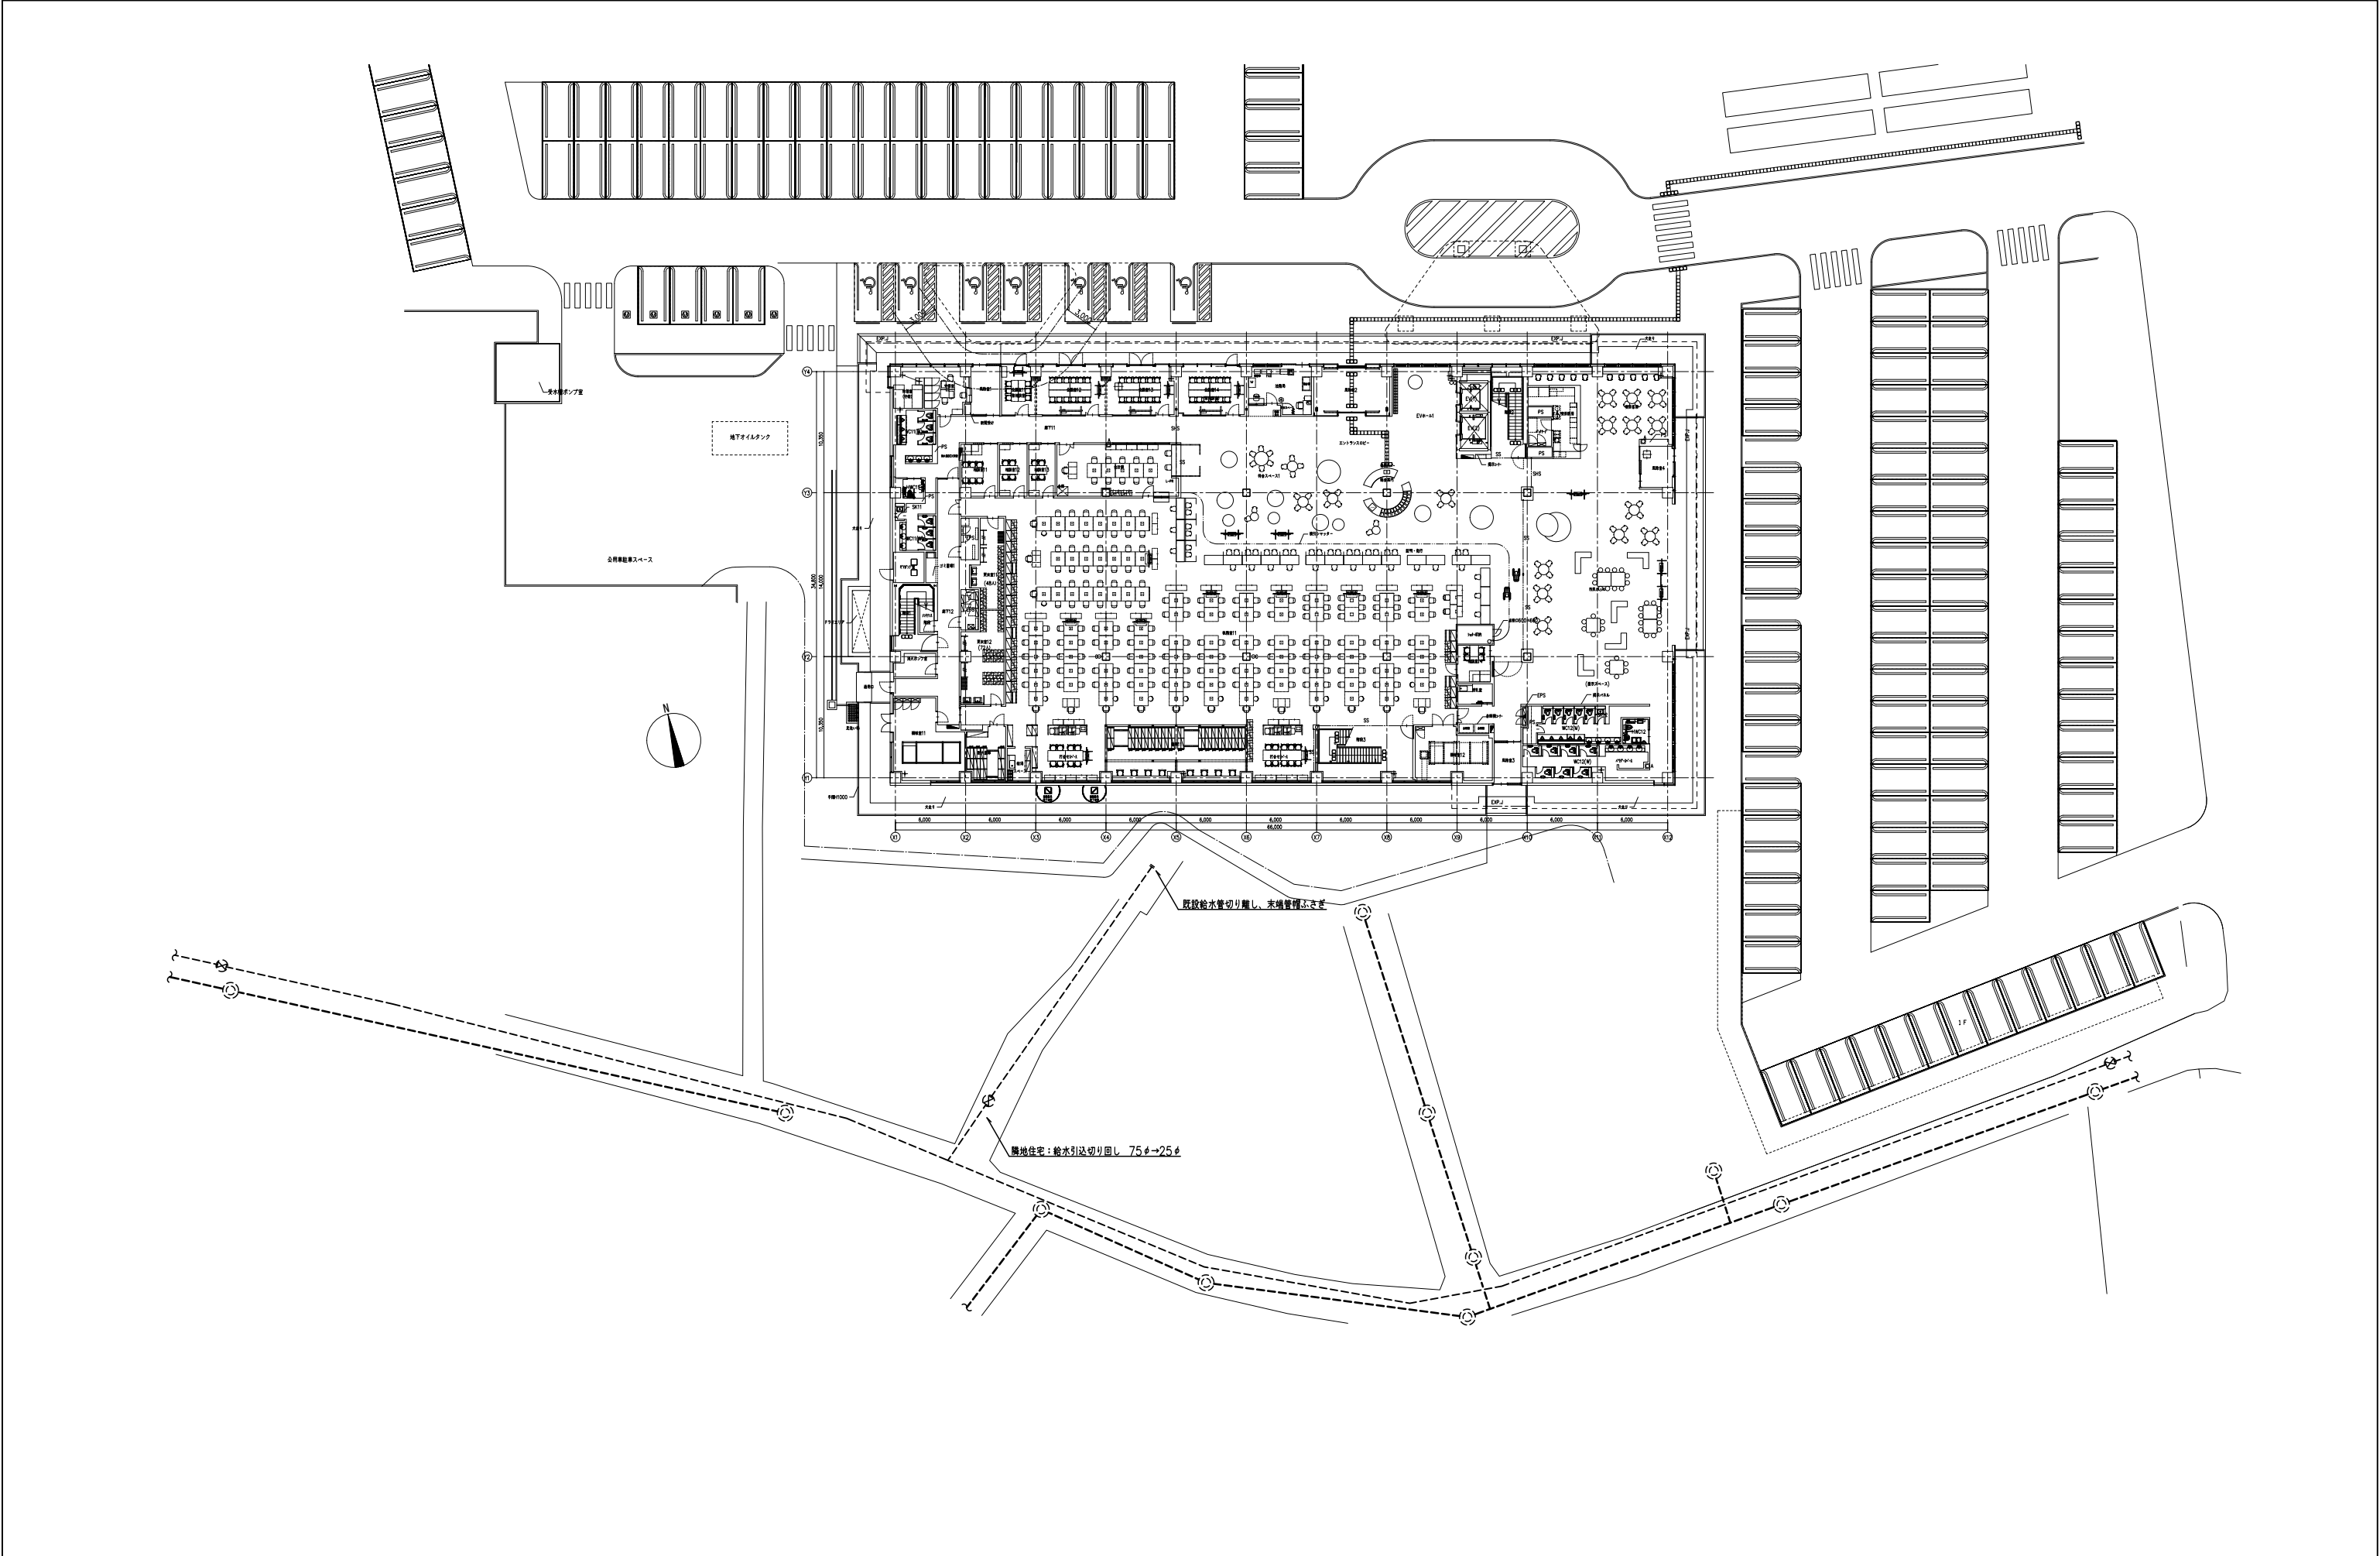


				工事名称 南相馬市新庁舎建設給排水衛生設備工事		設計 一級建築士事務所 登録番号 宮城県知事登録 第17210248号 建設コンサルタント 登録番号 建26第843号		種別 MP-114
				図面名 給排水衛生設備 外構図 (2)		担当 一級建築士第315658号 飯柴耕一 一級建築士第323340号 高橋英雄 一級建築士第374585号 古川侑慧		通し番号
				設計番号 04632-010	作成日 -	縮尺 A1 : 1/250 A3 : 1/500	構造関係図等に適合することを確認した 一級建築士 第306020号 構造設計一級建築士 第5334号 増垣 進司	設備関係図等に適合することを確認した 一級建築士 第359849号 設備設計一級建築士 第4808号 渡邊 森

配管材リスト


記号	種類	ダクト材	備考
— X —	消火	配管用炭素鋼鋼管（白）	

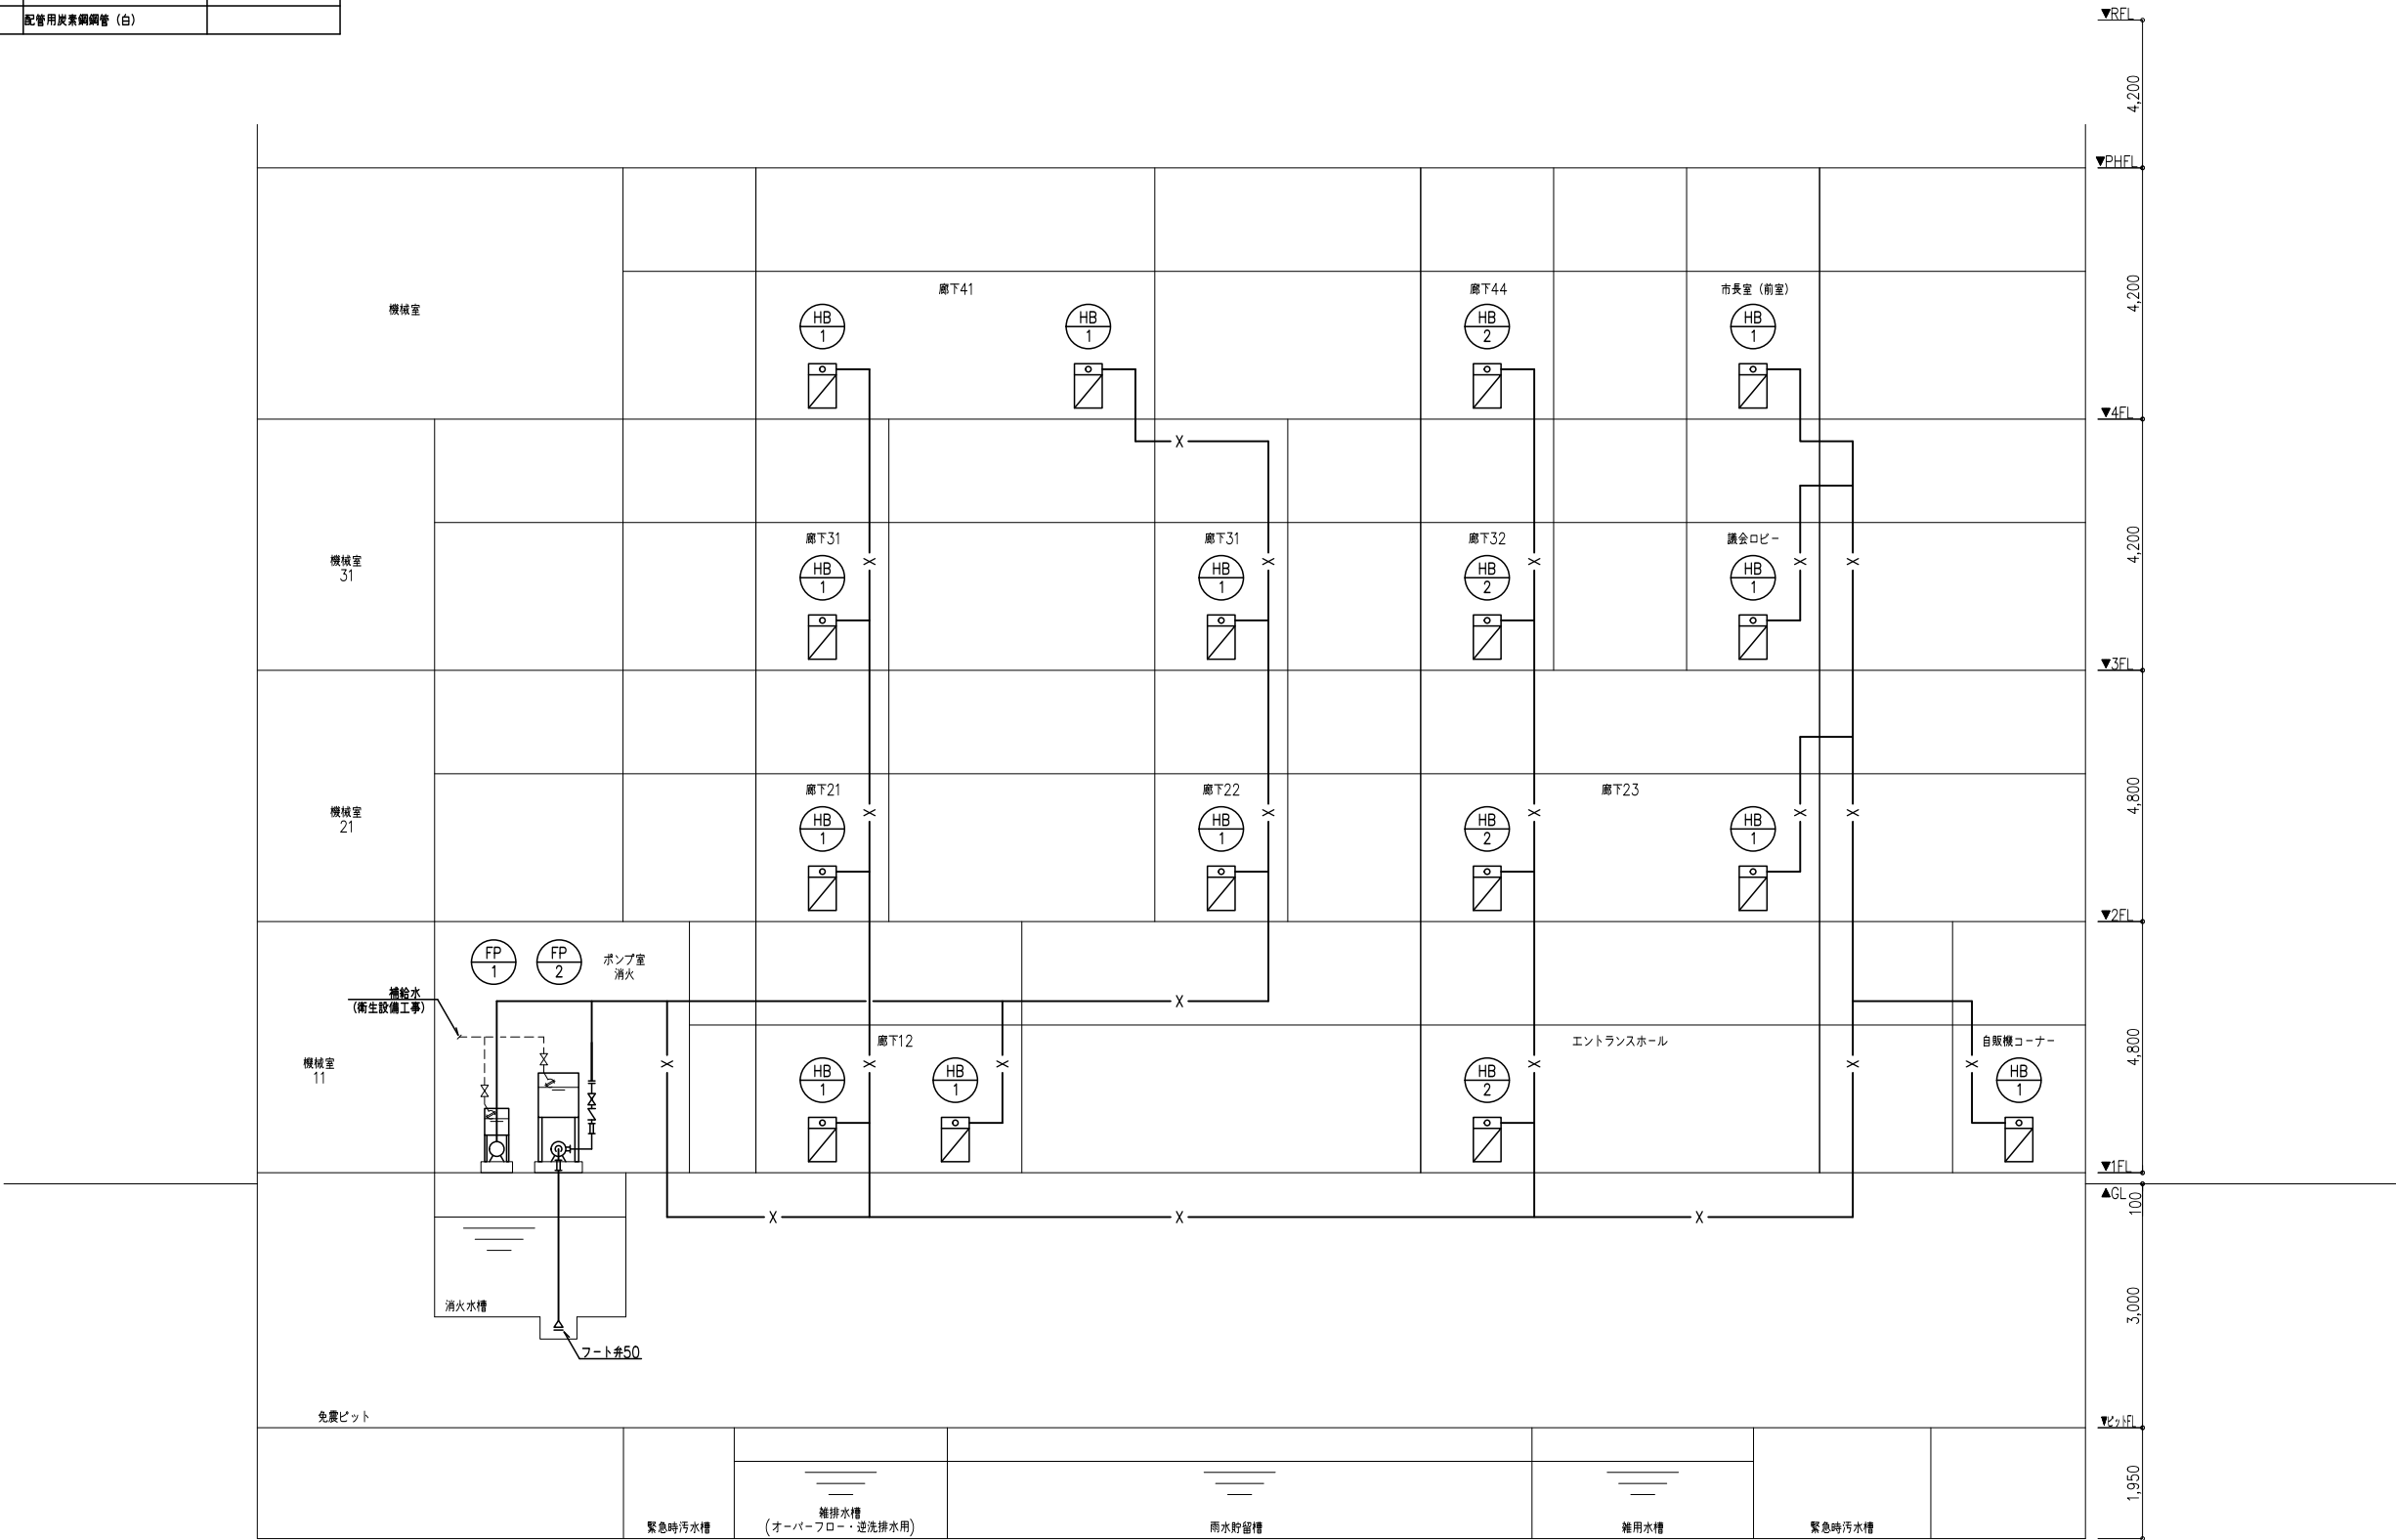

											工事名称 南相馬市新庁舎建設給排水衛生設備工事		一級建築士事務所 登録番号 宮城県知事登録 第17210248号 建設コンサルタント 登録番号 建26第843号		種別 MP-201
											図面名 消火設備 系統図	図番 一級建築士第323340号 高橋英雄 一級建築士第374585号 古川侑慧	通し番号 —		
設計番号 04632-010		作成日 —	縮尺 A1 : N. S A3 : N. S	構造関係図表に適合することを確認した。 一級建築士 第306020号 構造設計一級建築士 第5334号 増垣 進司 設備設計一級建築士 第4808号 渡邊 森						設備関係図表に適合することを確認した。 一級建築士 第359849号 設備設計一級建築士 第4808号 渡邊 森		—			
株式会社 佐藤総合計画															

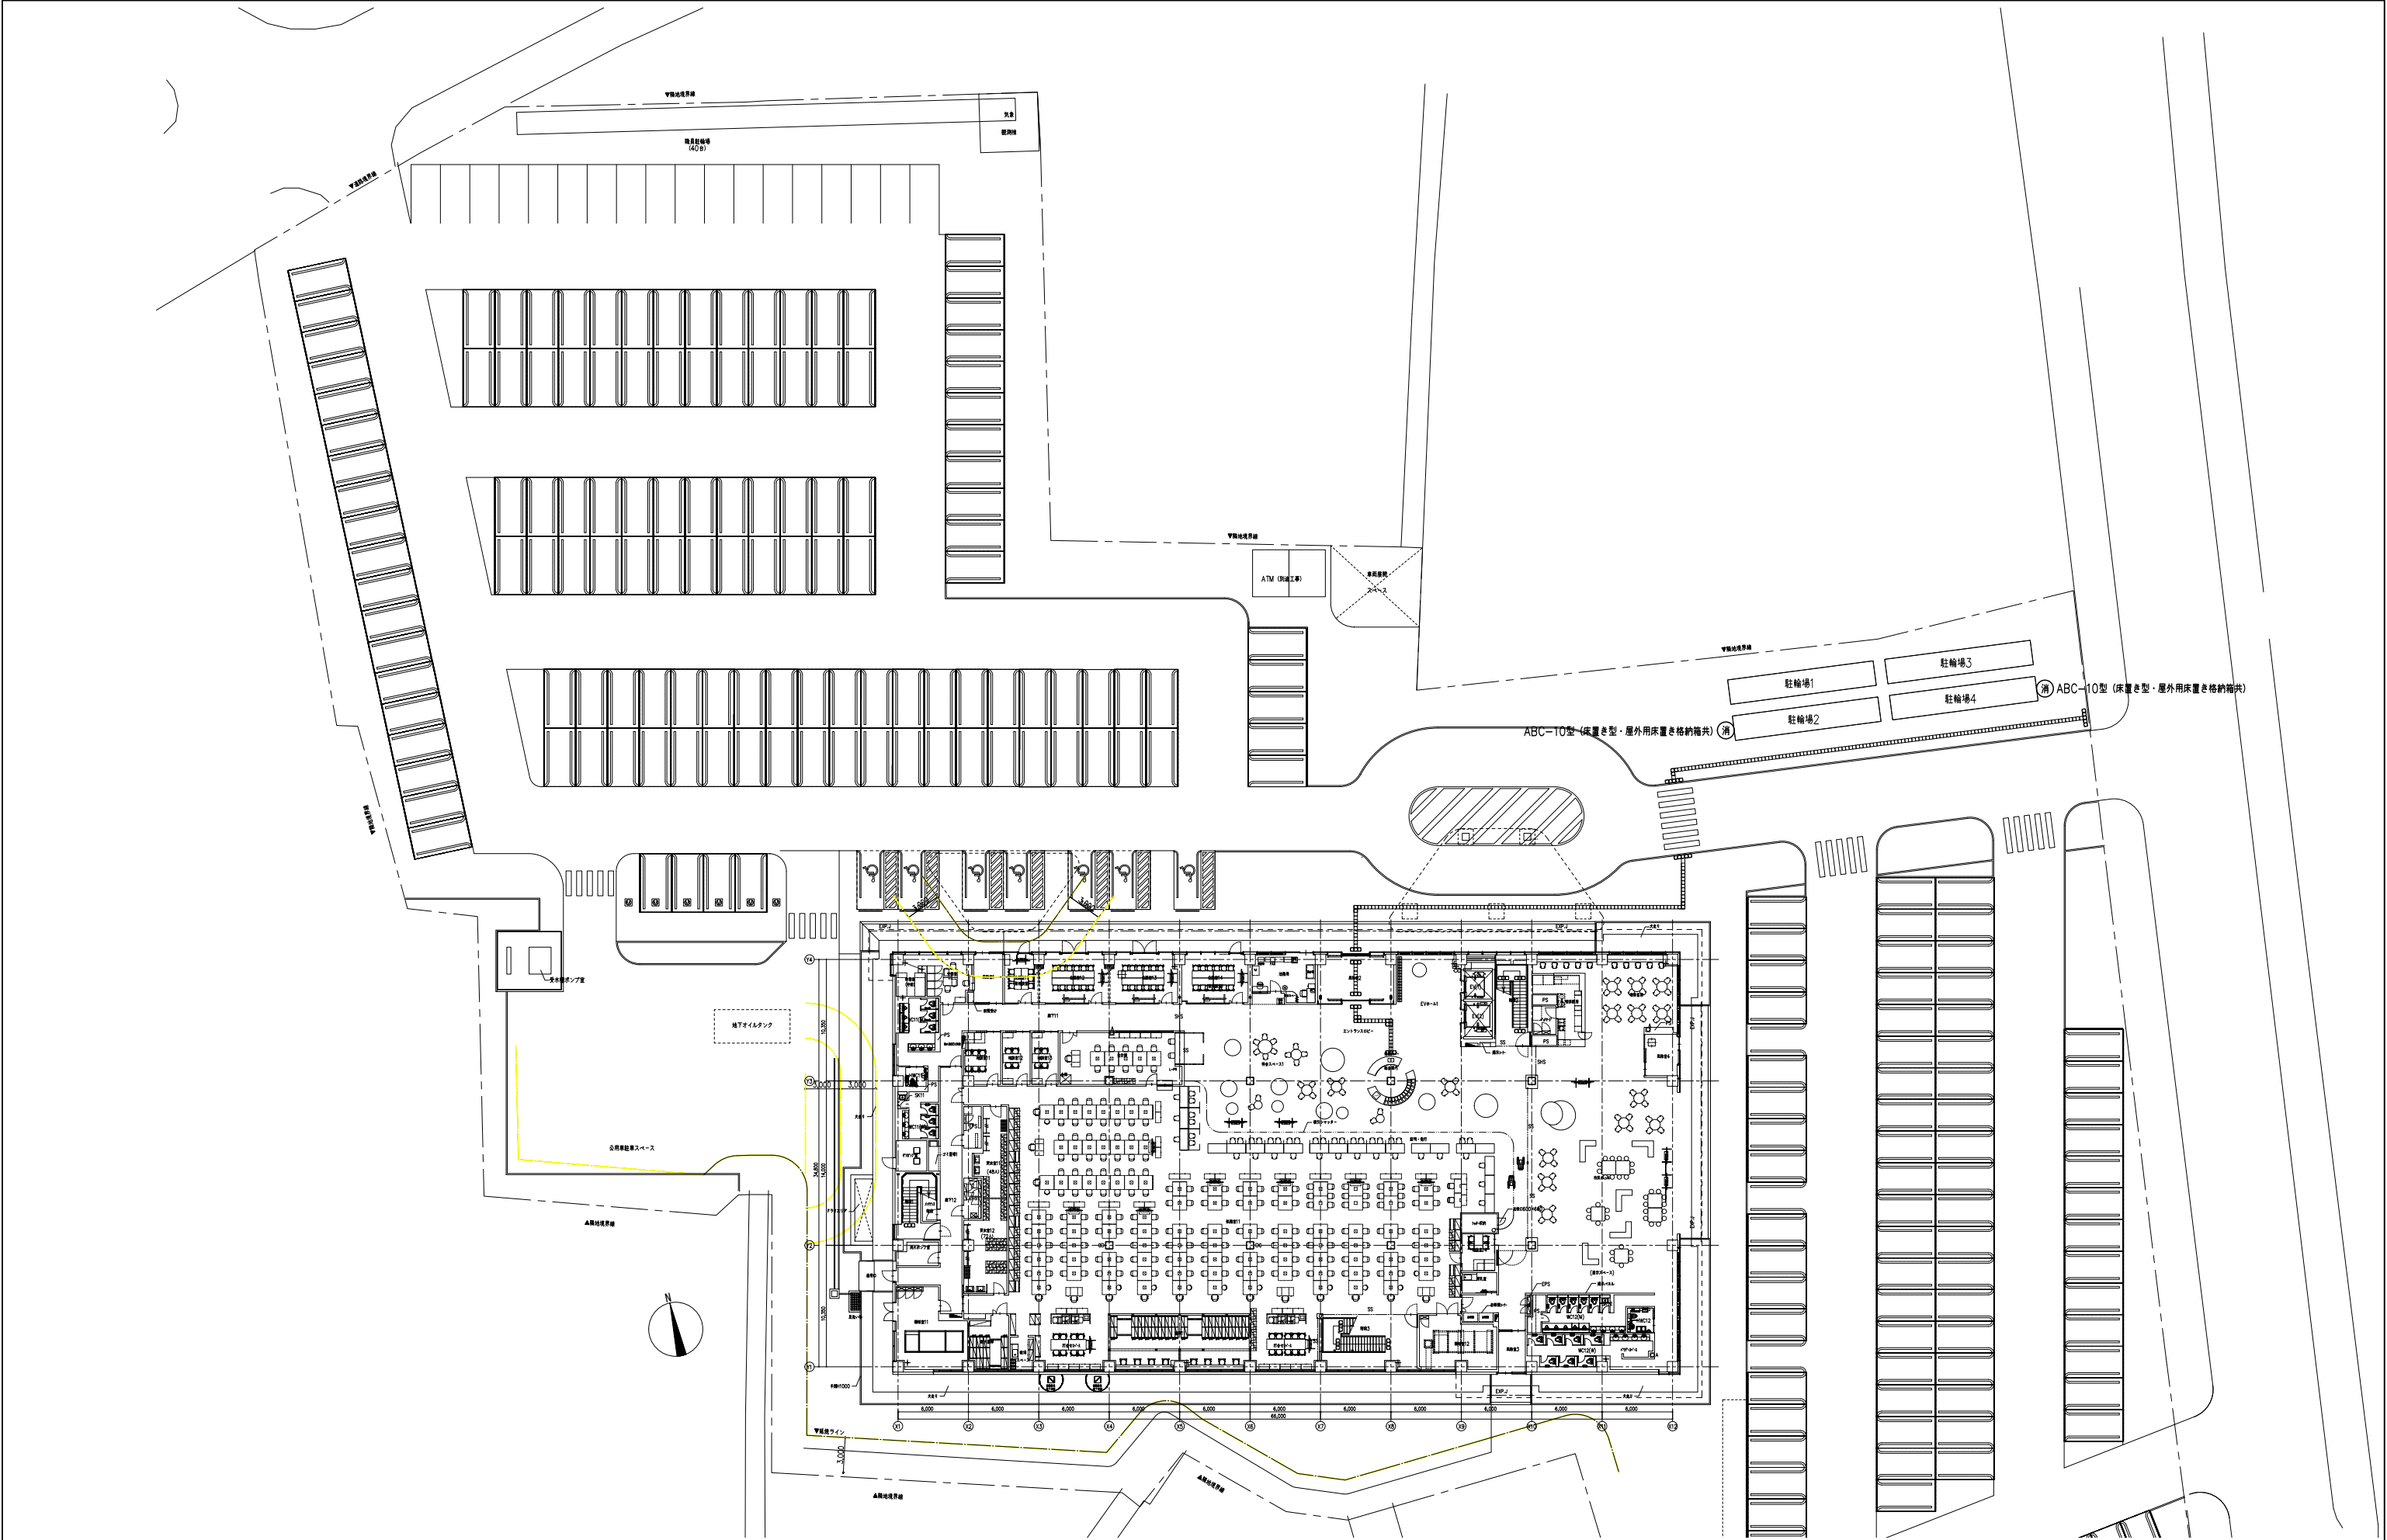

				 株式会社 佐藤総合計画		工事名称 南相馬市新庁舎建設給排水衛生設備工事		一級建築士事務所 登録番号 宮城県知事登録 第17210248号 建設コンサルタント 登録番号 建26第843号		種別 MP-202
図面名 消火設備 外構図		図尺 一級建築士第315658号 飯柴耕一 一級建築士第323340号 高橋英雄 一級建築士第374585号 古川侑基				通し番号				
設計番号 04632-010		作業目 -	細尺 A1 : 1/250 A3 : 1/500	構造関係規定に適合することを確認した 一級建築士 第306020号 構造設計一級建築士 第5334号 増垣 進司		設備関係規定に適合することを確認した 一級建築士 第359849号 設備設計一級建築士 第4808号 渡邊 森		-		

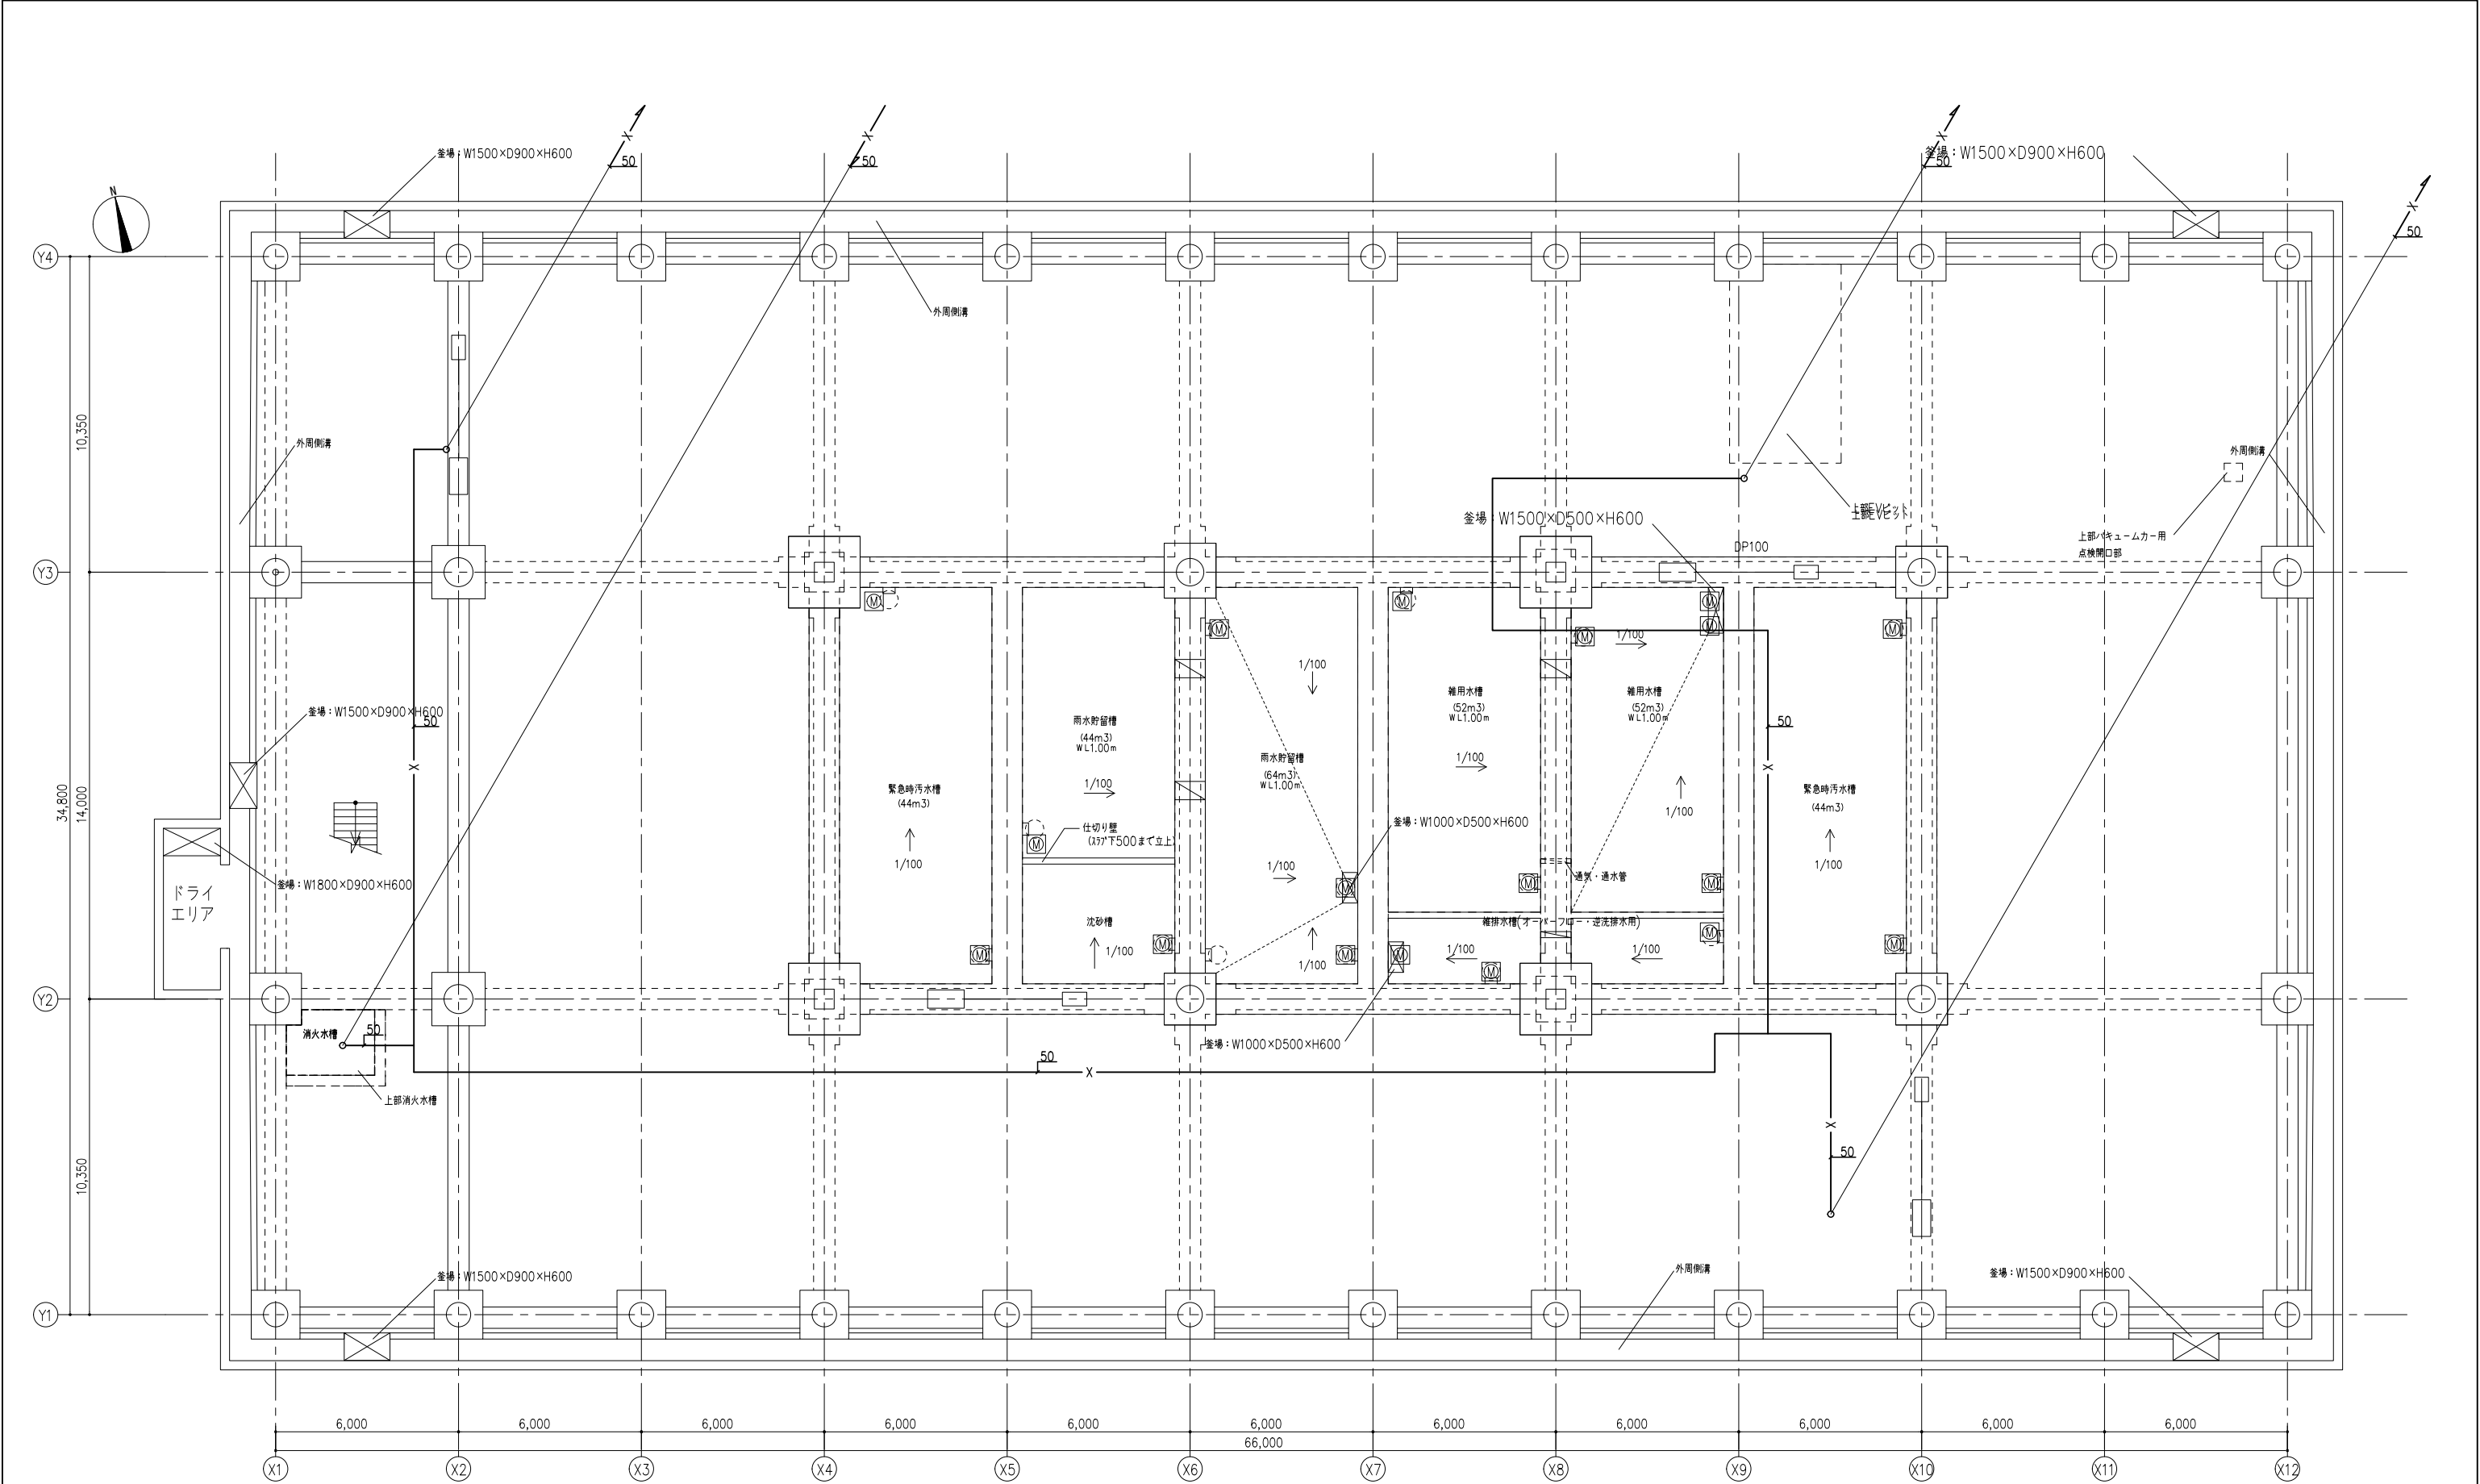

注記 1) 明記なき配管は建物側での支持を示す。

				 株式会社 佐藤総合計画	工事名称 南相馬市新庁舎建設給排水衛生設備工事			一級建築士事務所 登録番号 宮城県知事登録 第17210248号 建設コンサルタント 登録番号 建26第843号			種別
					図面名 消火設備 免震層ピット平面図			照会 一級建築士第323340号 高橋英雄 一級建築士第374585号 古川侑基			MP-203
					設計番号 04632-010			飯柴耕一 一級建築士第315658号			消し番号
					作成日 -			一級建築士 第306020号 一級建築士 第359849号 構造設計一級建築士 第5334号 増垣 進司 設備設計一級建築士 第4808号 渡邊 森			-
					縮尺 A1 : 1/100 A3 : 1/200			設備関係規定に適合することを確認した			

